



PROGETTO DI RIQUALIFICAZIONE
DELL'EDIFICIO "EX BOCCIODROMO"
COMUNALE

*Completamento della riqualificazione degli
impianti sportivi comunali, mediante
ristrutturazione del bocciodromo comunale con
trasformazione in palestra polifunzionale ed
efficientamento energetico della struttura*

PERIZIA DI VARIANTE E SUPPLETTIVA

Committente
Comune di Lagnasco
Piazza Umberto I n.2 - 12030 - Lagnasco (CN)

Indirizzo del cantiere
Lagnasco (CN)
Via Luigi Dalmazzo s.n.

Progettisti
FTI Coordinamento Generale Progetto
Progetto Architettonico
Coordinamento Sicurezza (CSP e CSE)
Direzione Lavori
Arch. Alessandro MELLANO
Corso Nizza n.42 - 12100 - Cuneo

EQ Progetto Impianti Meccanici
Ing. Massimo GHIBAUDO
EQ INGEGNERIA
Via Dronero n.13/a - 12022 - Busca (CN)



SALVO GIOLITTI Progetto Impianti Elettrici e Speciali
P.I. Flavio Michele GIOLITTI
Via Europa n.7 - 12039 - Verzuolo (CN)

NOVAC Progetto Strutturale
Ing. Roberto ACCASTELLI
Studio Tecnico Associato NOV.AC
Via Cuneo n.21 - 12033 - Moretta (CN)


Tavola n.
7a

Elaborato
Piante - PROGETTO APPROVATO
scala 1:100

Data
settembre 2024

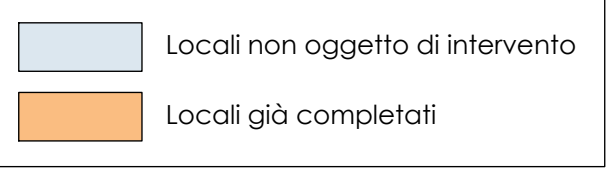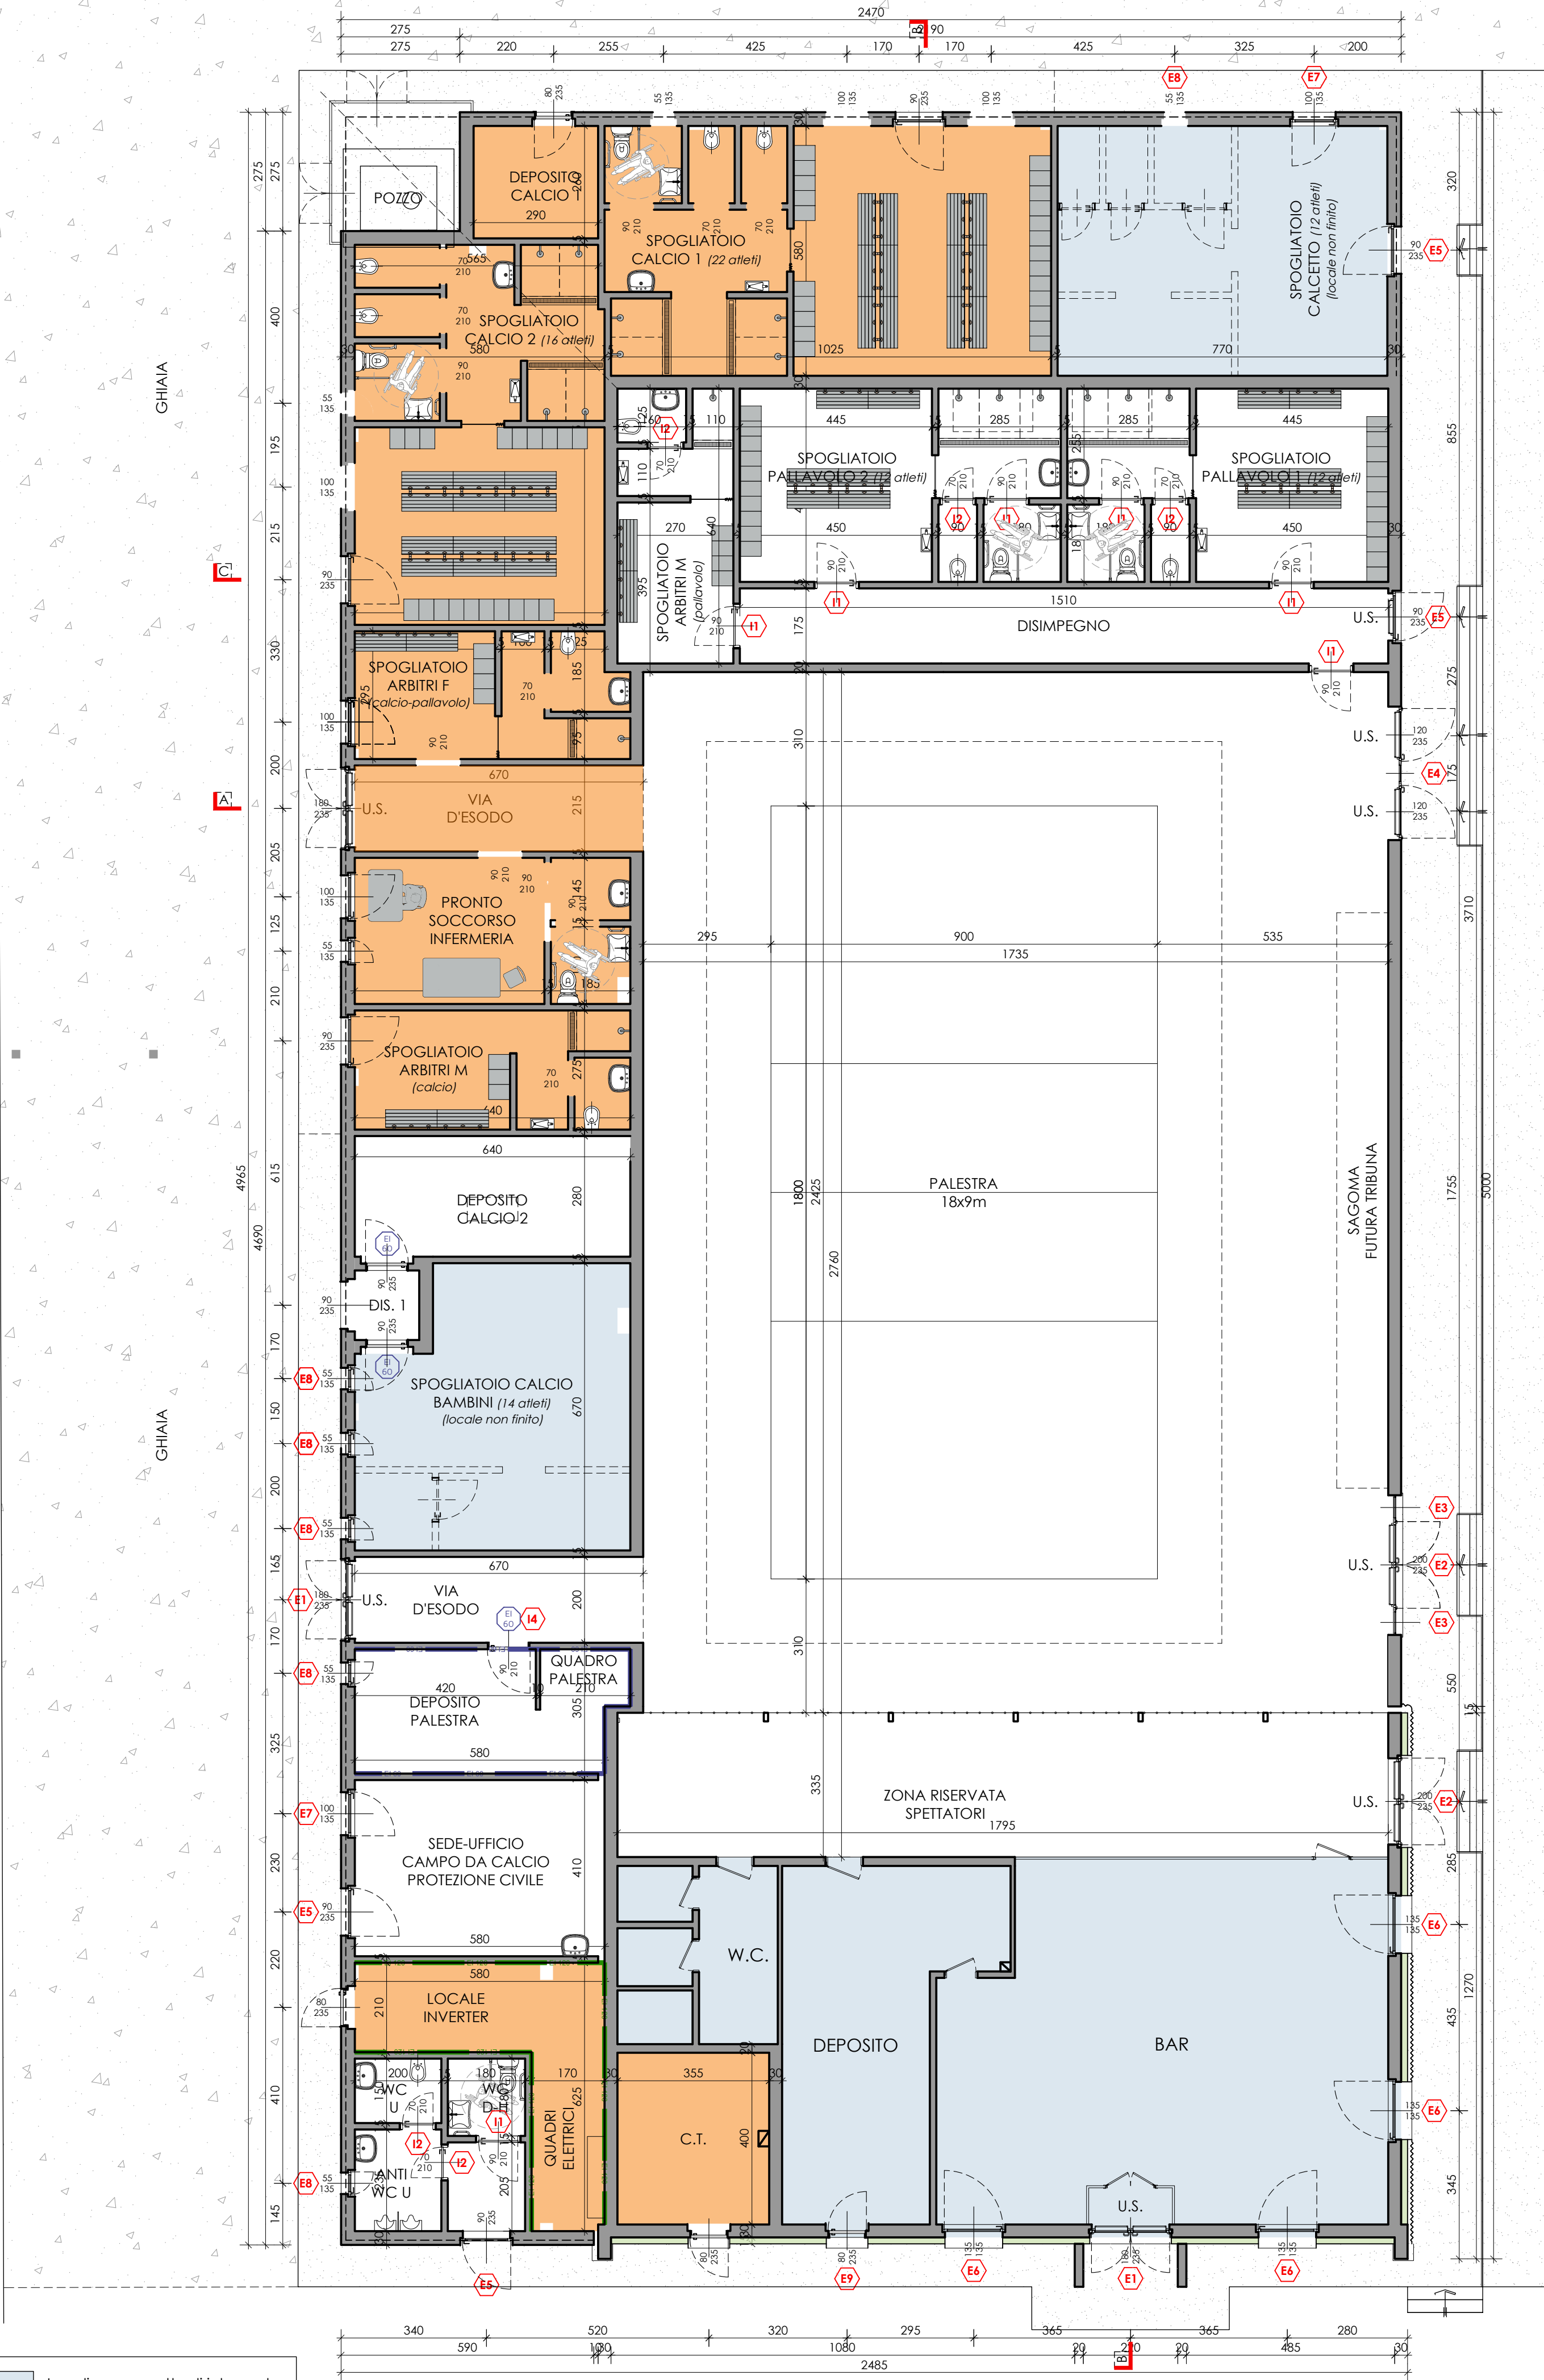

Pianta PIANO TERRENO

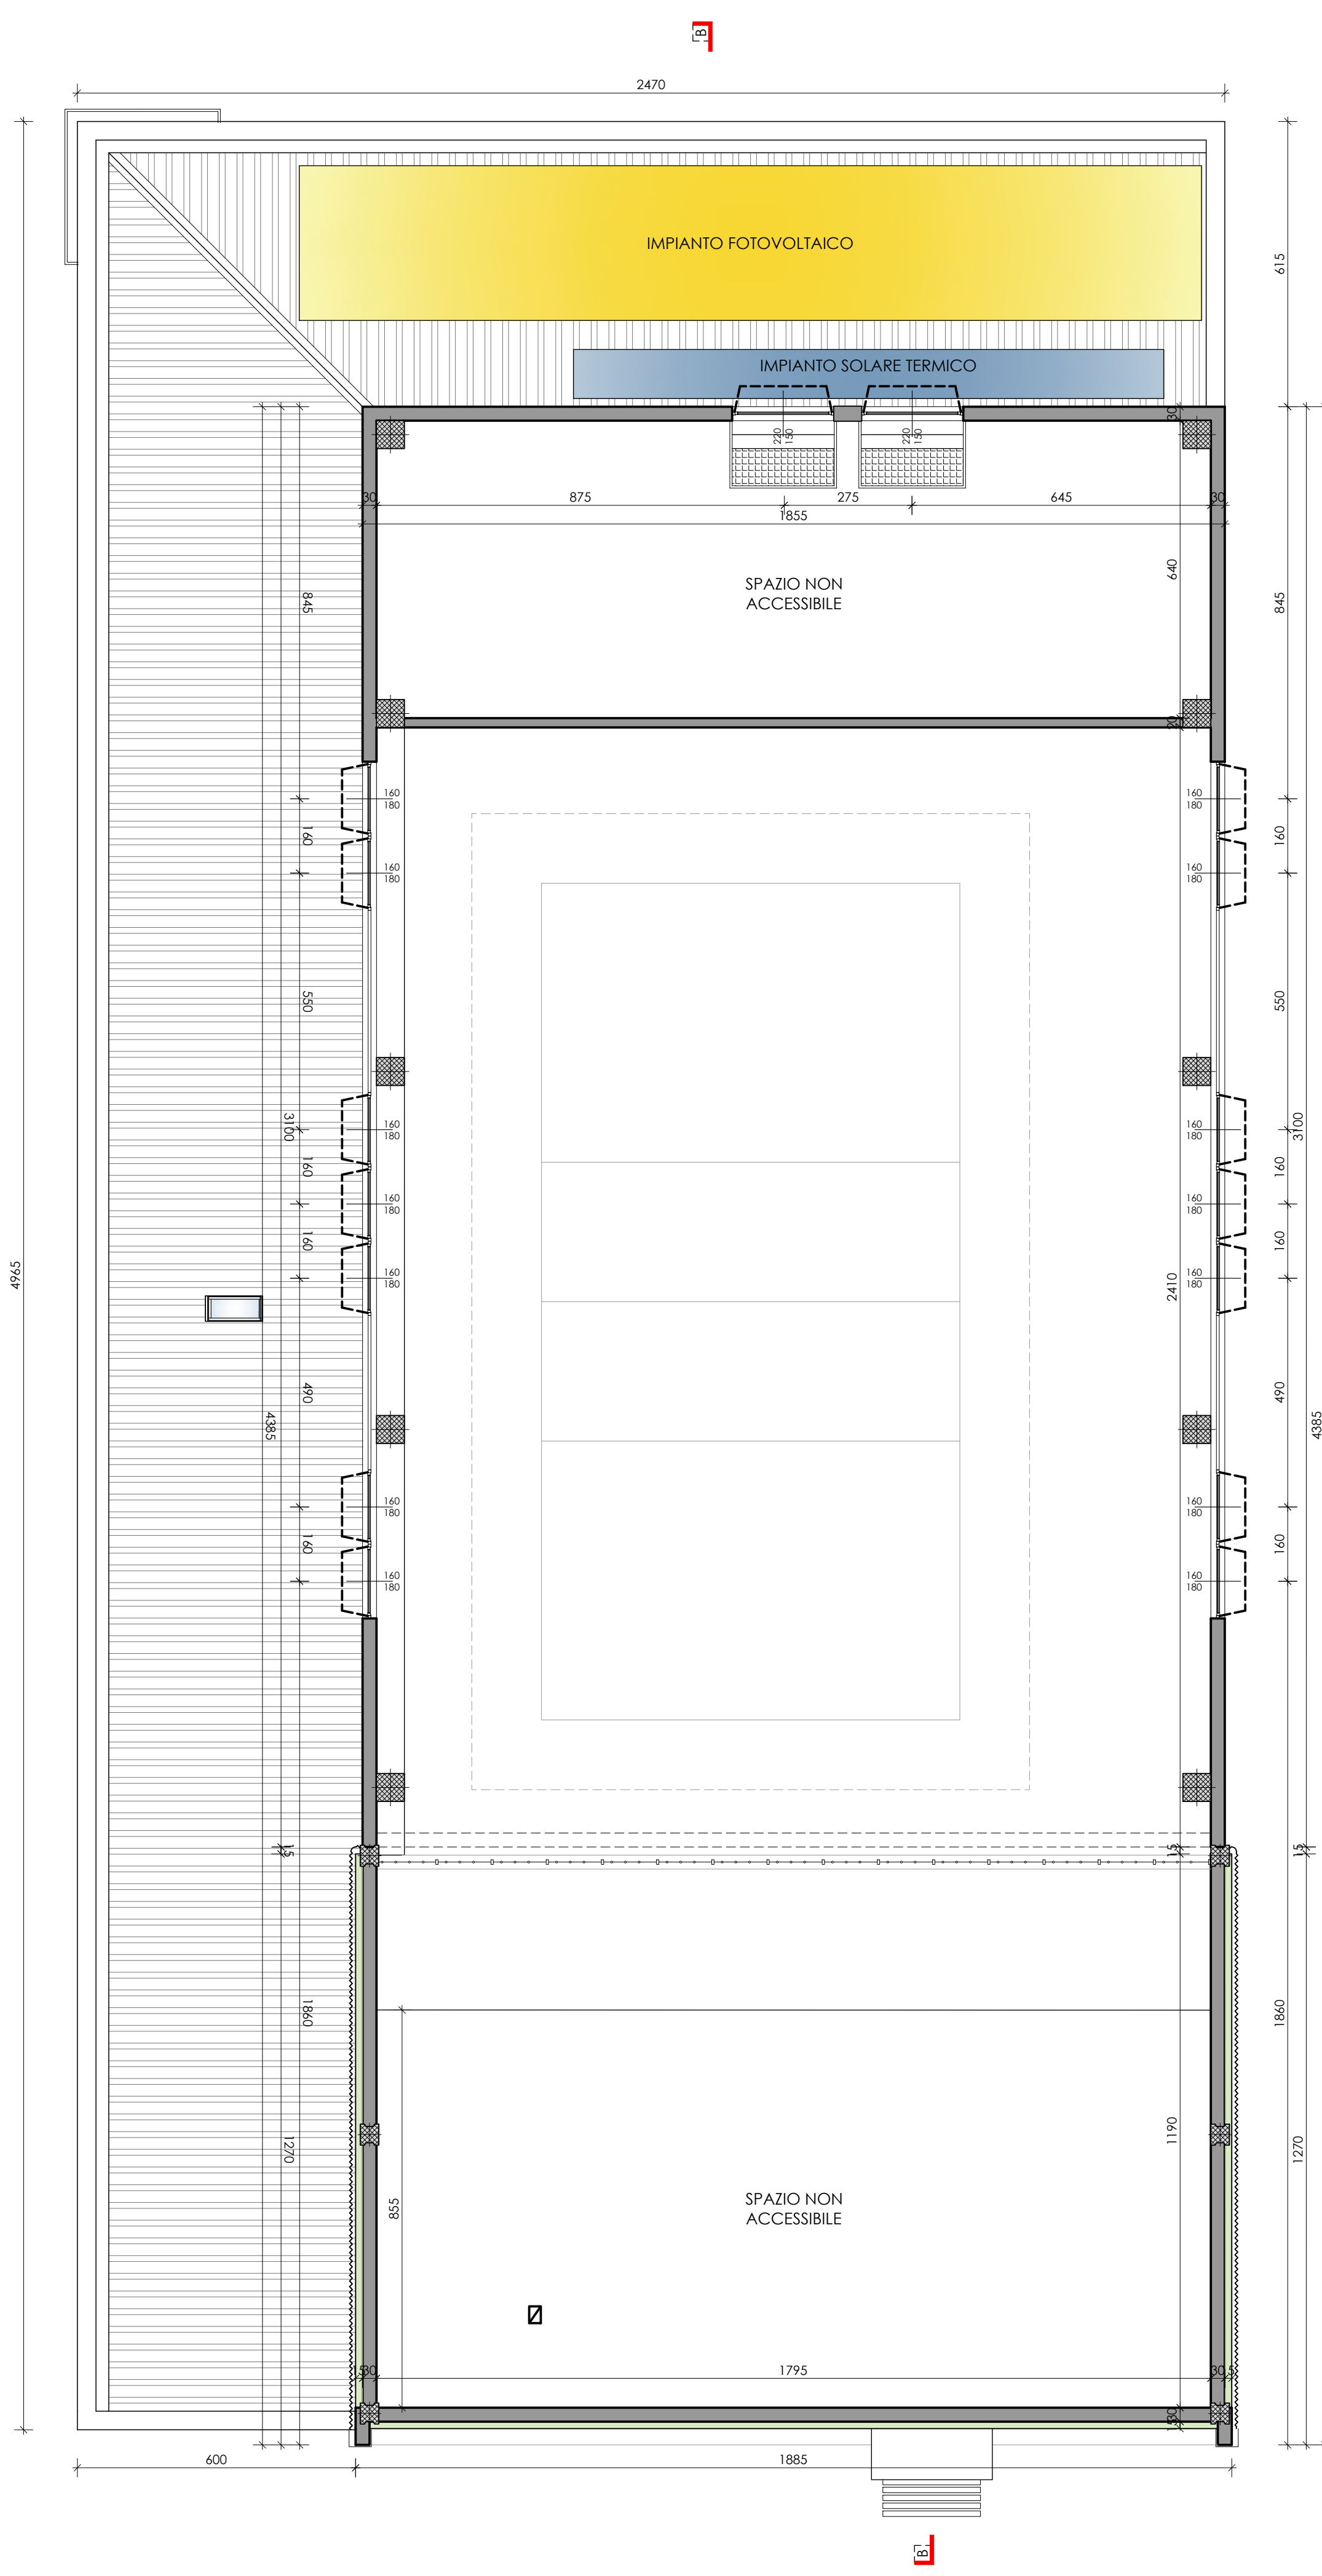

Pianta a QUOTA +5,00m



PROGETTO DI RIQUALIFICAZIONE DELL'EDIFICIO "EX BOCCIODROMO" COMUNALE

Completamento della riqualificazione degli impianti sportivi comunali, mediante ristrutturazione del bocciodromo comunale con trasformazione in palestra polifunzionale ed efficientamento energetico della struttura

PERIZIA DI VARIANTE E SUPPLETTIVA

Committente

Comune di Lagnasco
Piazza Umberto I n.2 - 12030 - Lagnasco (CN)

Indirizzo del cantiere

Lagnasco (CN)
Via Luigi Dalmazzo s.n.

Progettisti



Coordinamento Generale Progetto
Progetto Architettonico
Coordinamento Sicurezza (CSP e CSE)
Direzione Lavori
Arch. Alessandro MELLANO
Corso Nizza n.42 - 12100 - Cuneo



Progetto Impianti Meccanici
Ing. Massimo GHIBAUDO
EQ INGEGNERIA
Via Dronero n.13/a - 12022 - Busca (CN)



Progetto Impianti Elettrici e Speciali
P.I. Flavia Michele GIOLITTI
Via Europa n.7 - 12039 - Verzuolo (CN)



Progetto Strutturale
Ing. Roberto ACCASTELLI
Studio Tecnico Associato NOV.AC
Via Cuneo n.21 - 12033 - Moretta (CN)

Tavola n.


7b

Elaborato


Piante - PROGETTO APPROVATO
scala 1:100

Data

settembre 2024

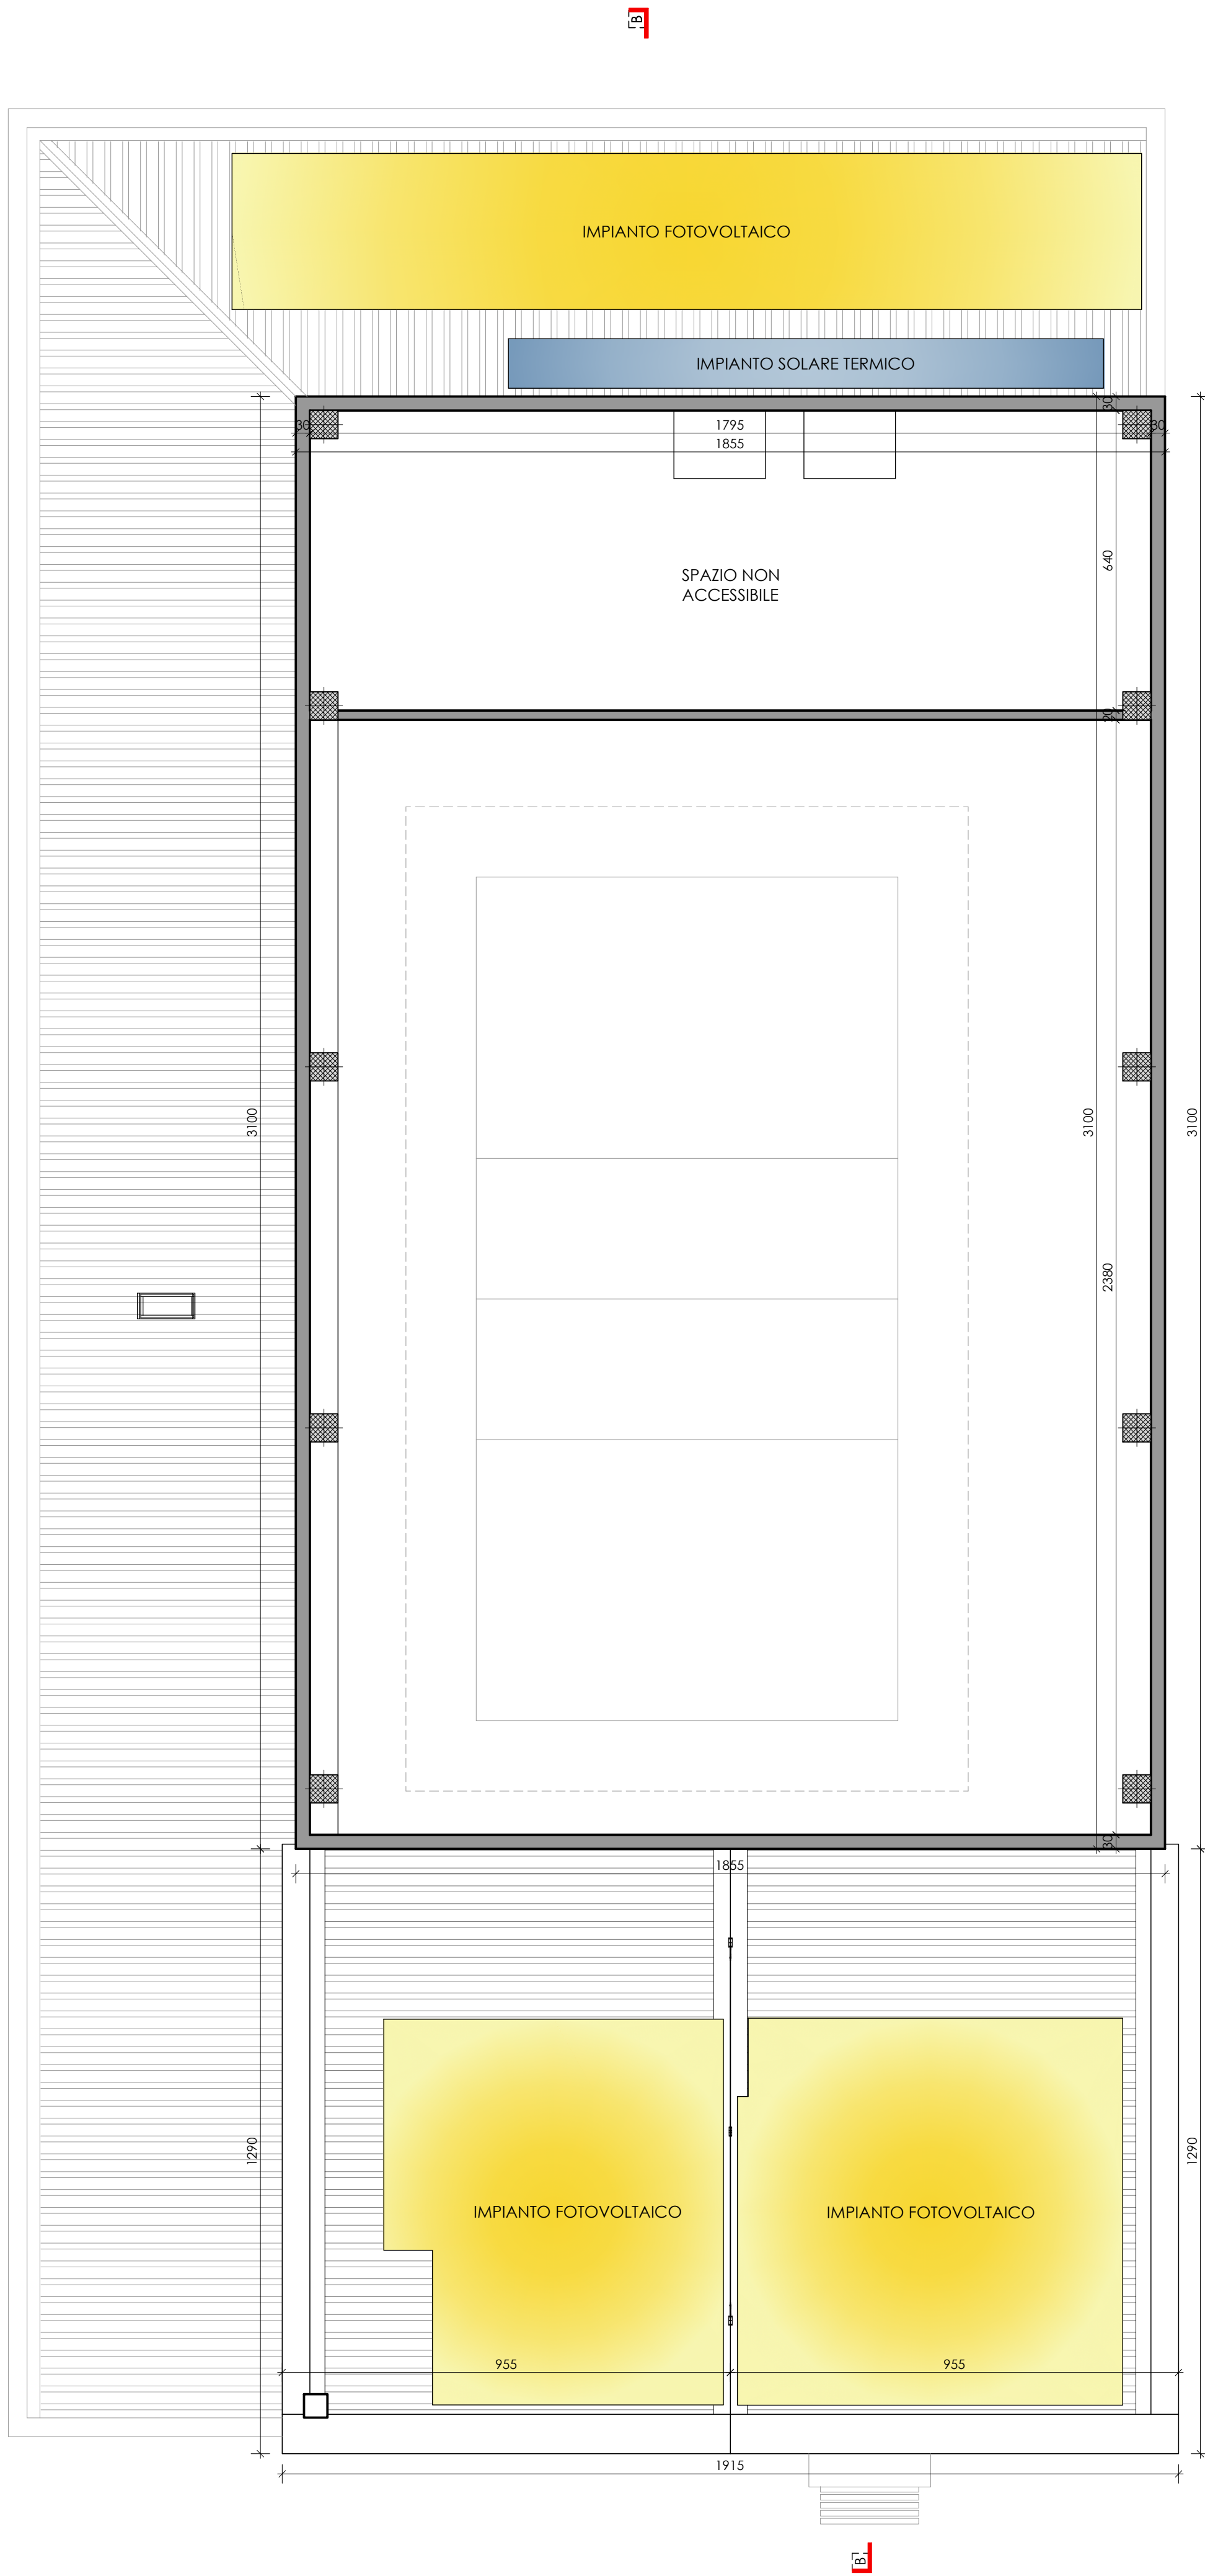

Pianta a QUOTA +7,00m

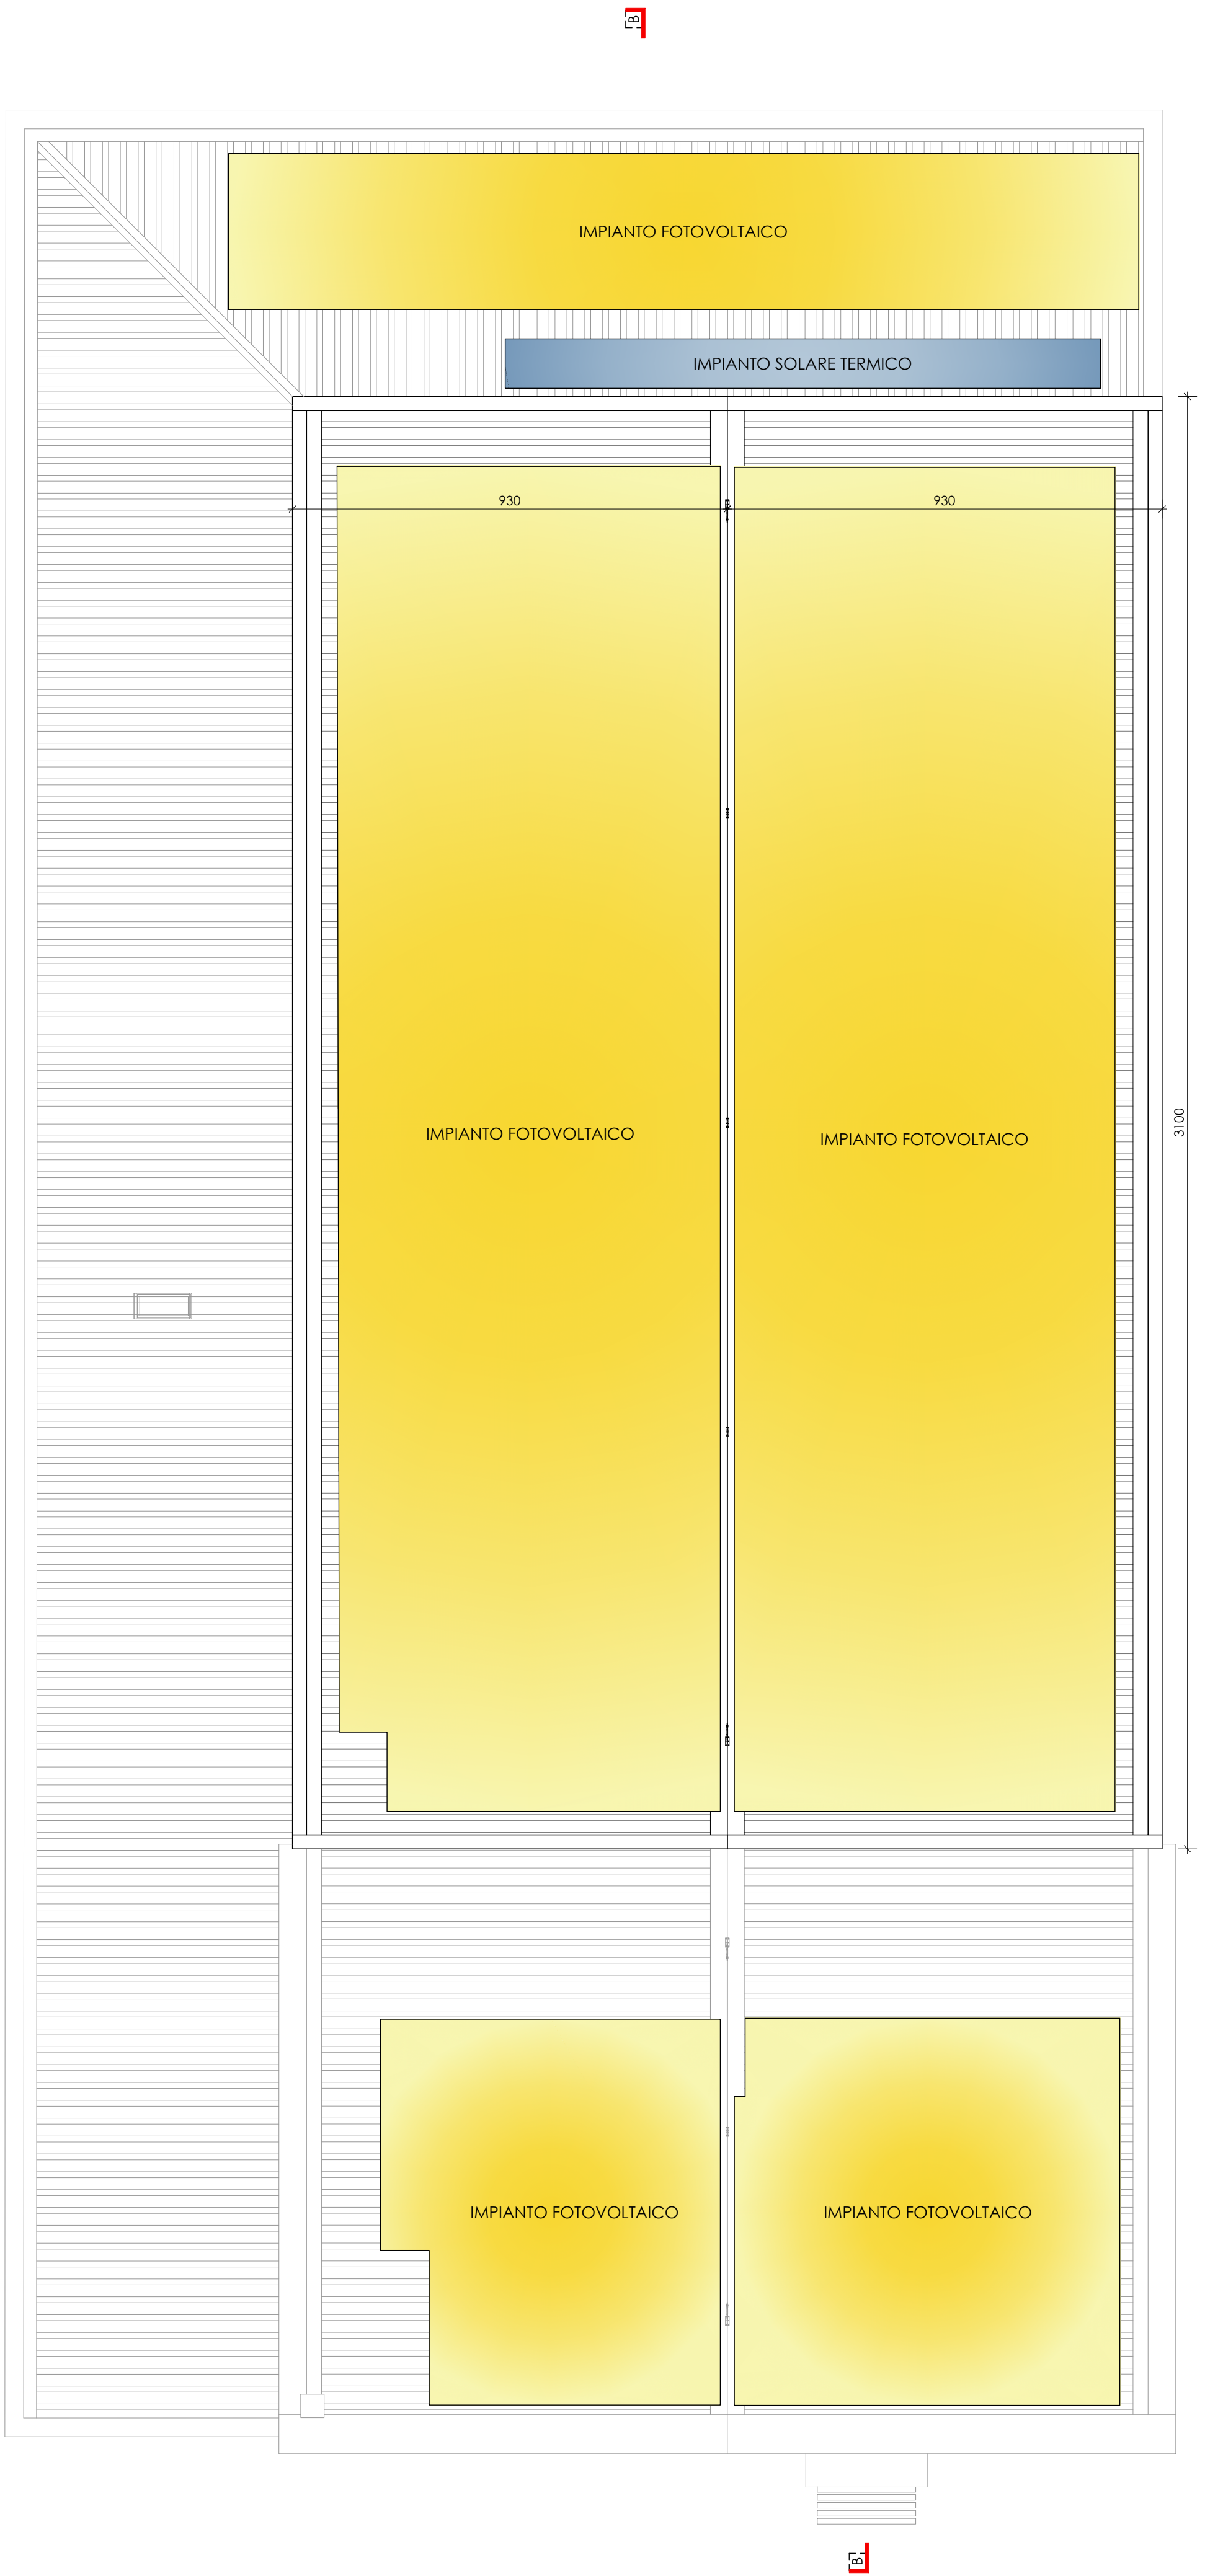

Pianta COPERTURA



PROGETTO DI RIQUALIFICAZIONE
DELL'EDIFICIO "EX BOCCIODROMO"
COMUNALE

*Completamento della riqualificazione degli
impianti sportivi comunali, mediante
ristrutturazione del bocciodromo comunale con
trasformazione in palestra polifunzionale ed
efficientamento energetico della struttura*

Committente

Comune di Lagnasco
Piazza Umberto I n.2 - 12030 - Lagnasco (CN)

Indirizzo del cantiere

Lagnasco (CN)
Via Luigi Dalmazzo s.n.

Progettisti



Coordinamento Generale Progetto
Progetto Architettonico
Coordinamento Sicurezza (CSP e CSE)
Direzione Lavori
Arch. Alessandro MELLANO
Corso Nizza n.42 - 12100 - Cuneo



Progetto Impianti Meccanici
Ing. Massimo GHIBAUDO
EQ INGEGNERIA
Via Dronero n.13/a - 12022 - Busca (CN)



Progetto Impianti Elettrici e Speciali
P.I. Flavia Michele GIOLITTI
Via Europa n.7 - 12039 - Verzuolo (CN)



Progetto Strutturale
Ing. Roberto ACCASTELLI
Studio Tecnico Associato NOV.AC
Via Cuneo n.21 - 12033 - Moretta (CN)

Tavola n.


7c

Elaborato


Prospetti- PROGETTO APPROVATO
scala 1:100

Data


settembre 2024

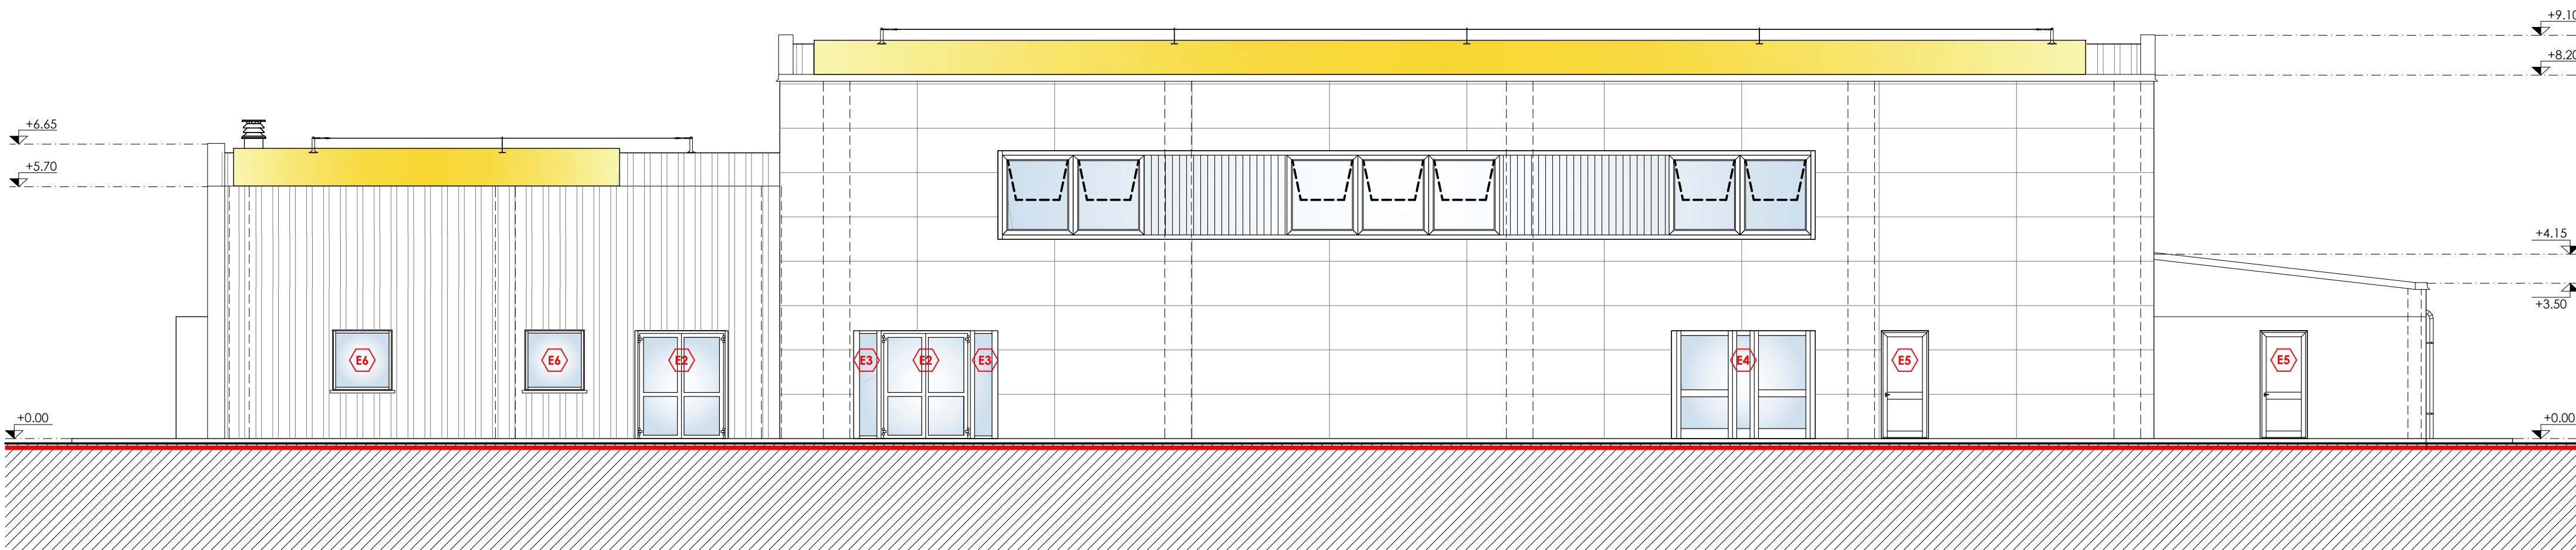


Prospetto OVEST

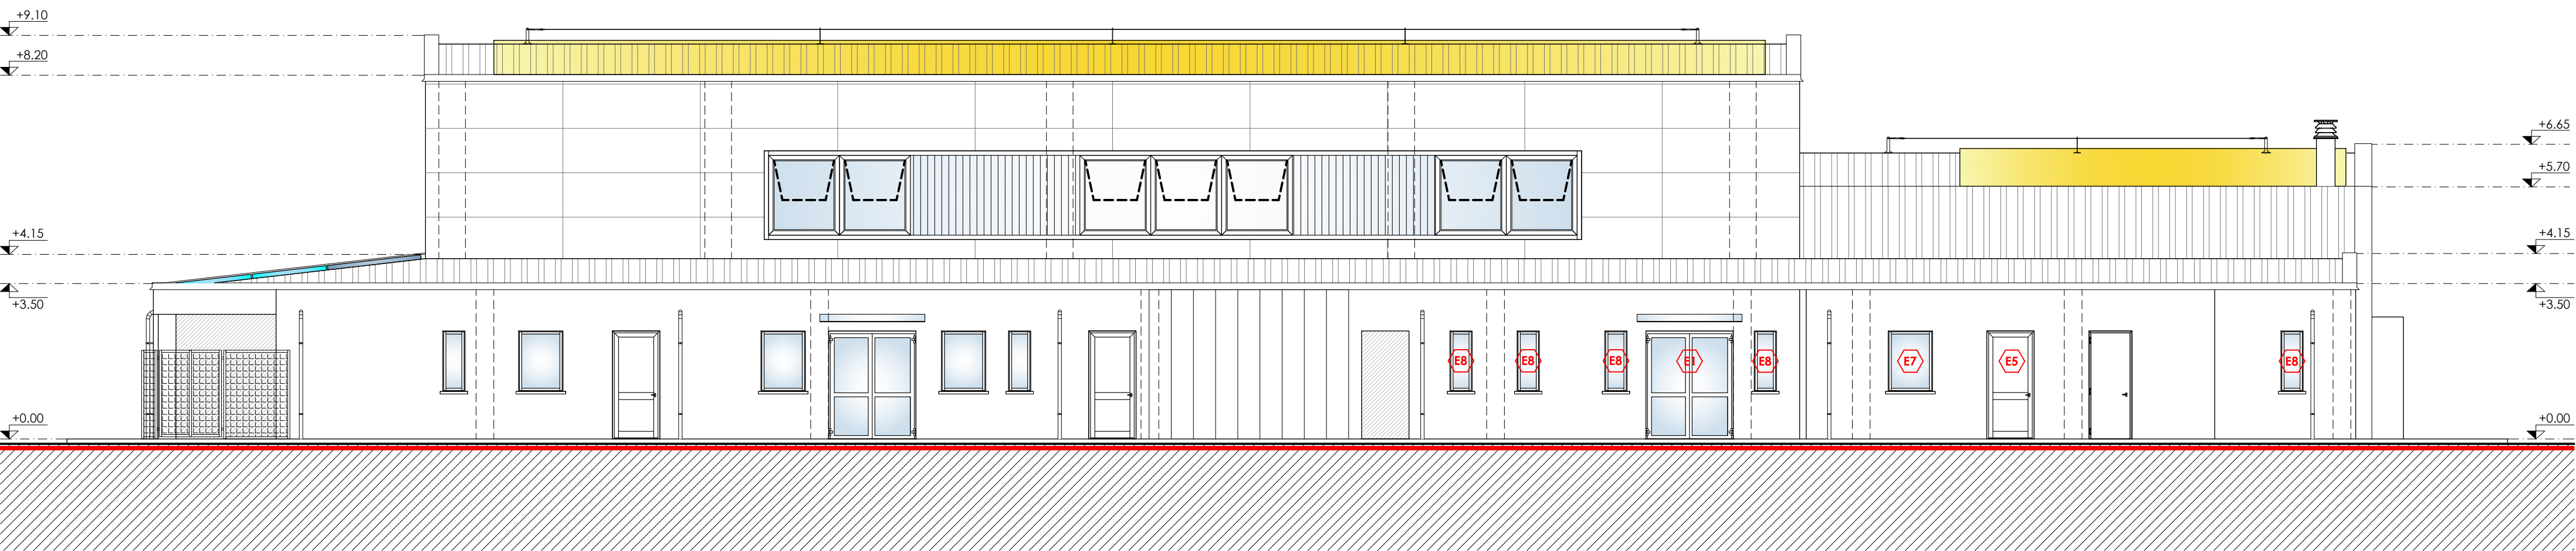


Prospetto EST

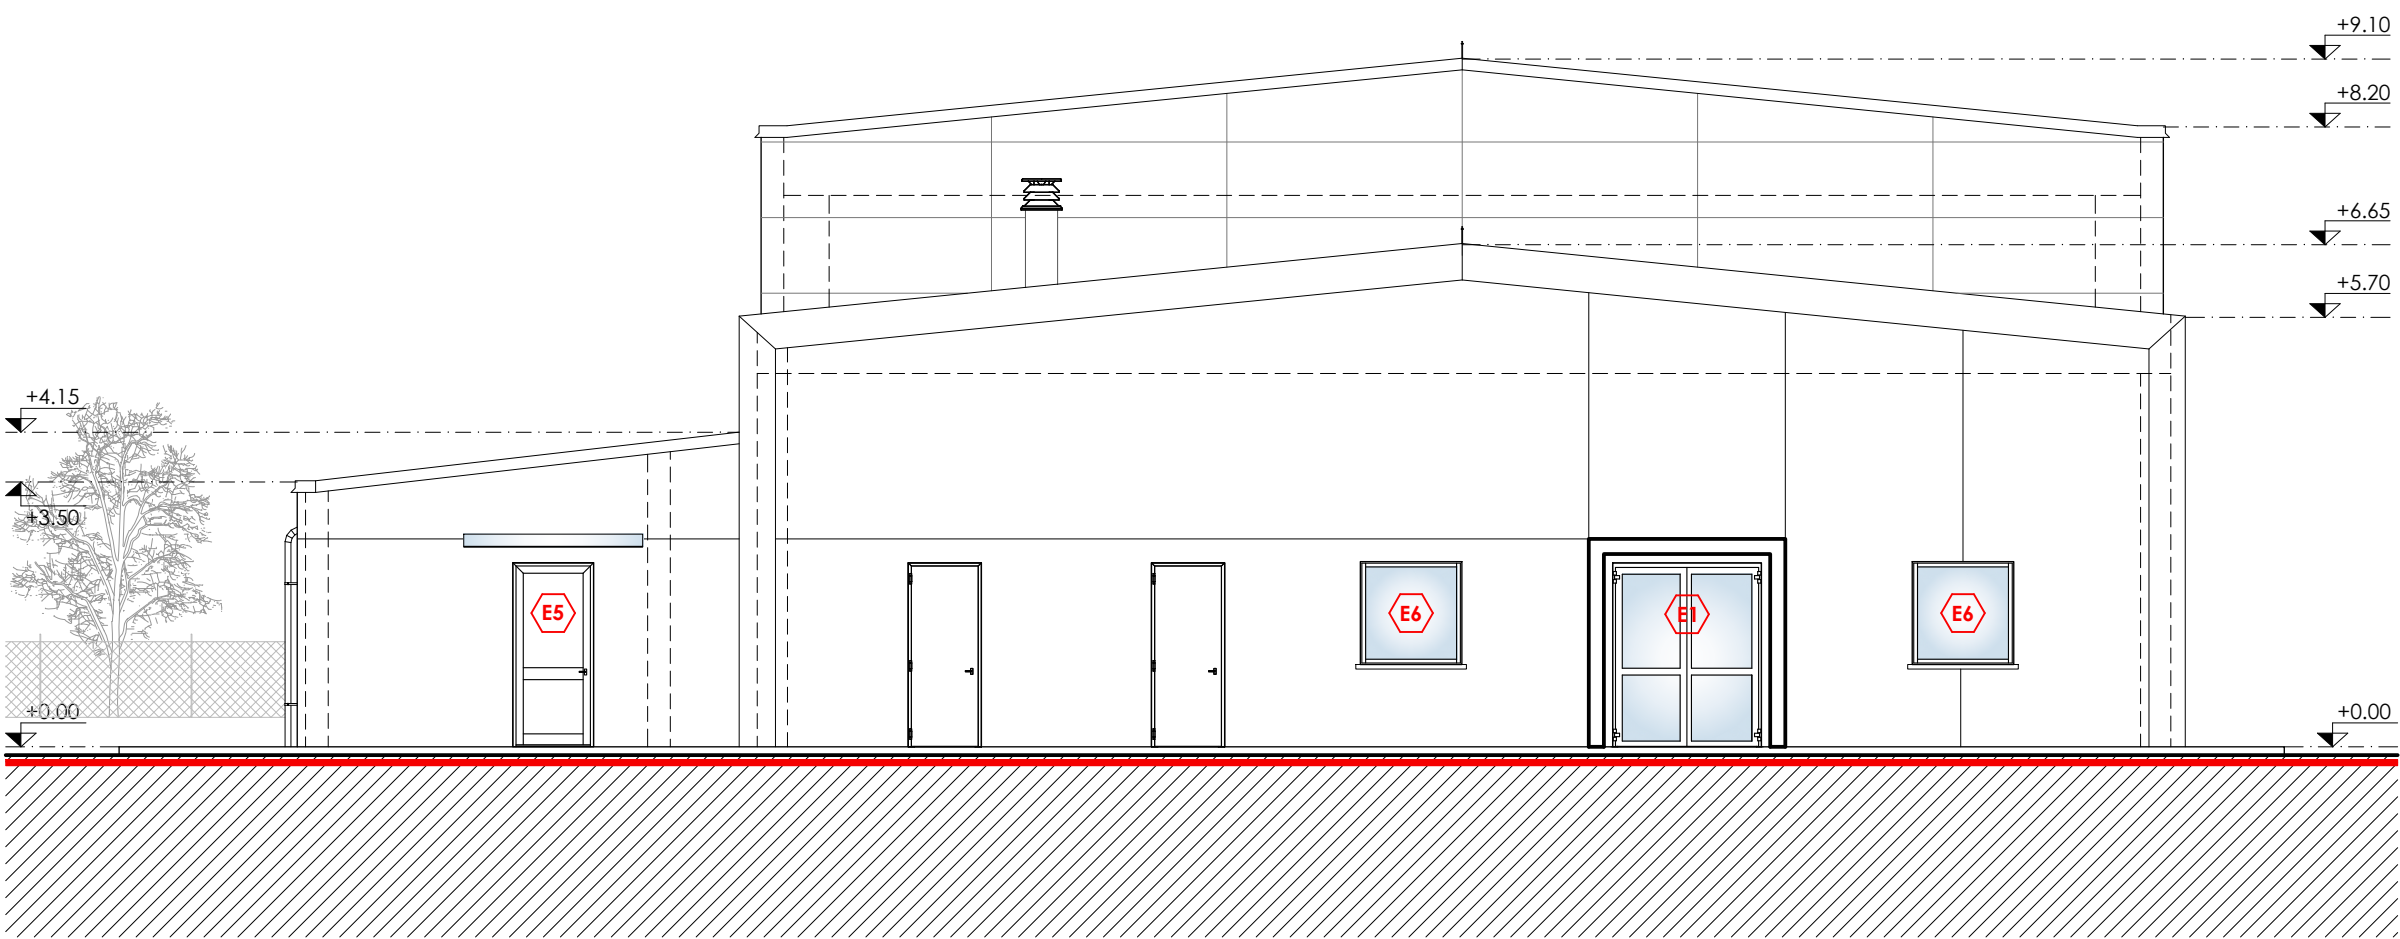

Prospetto NORD

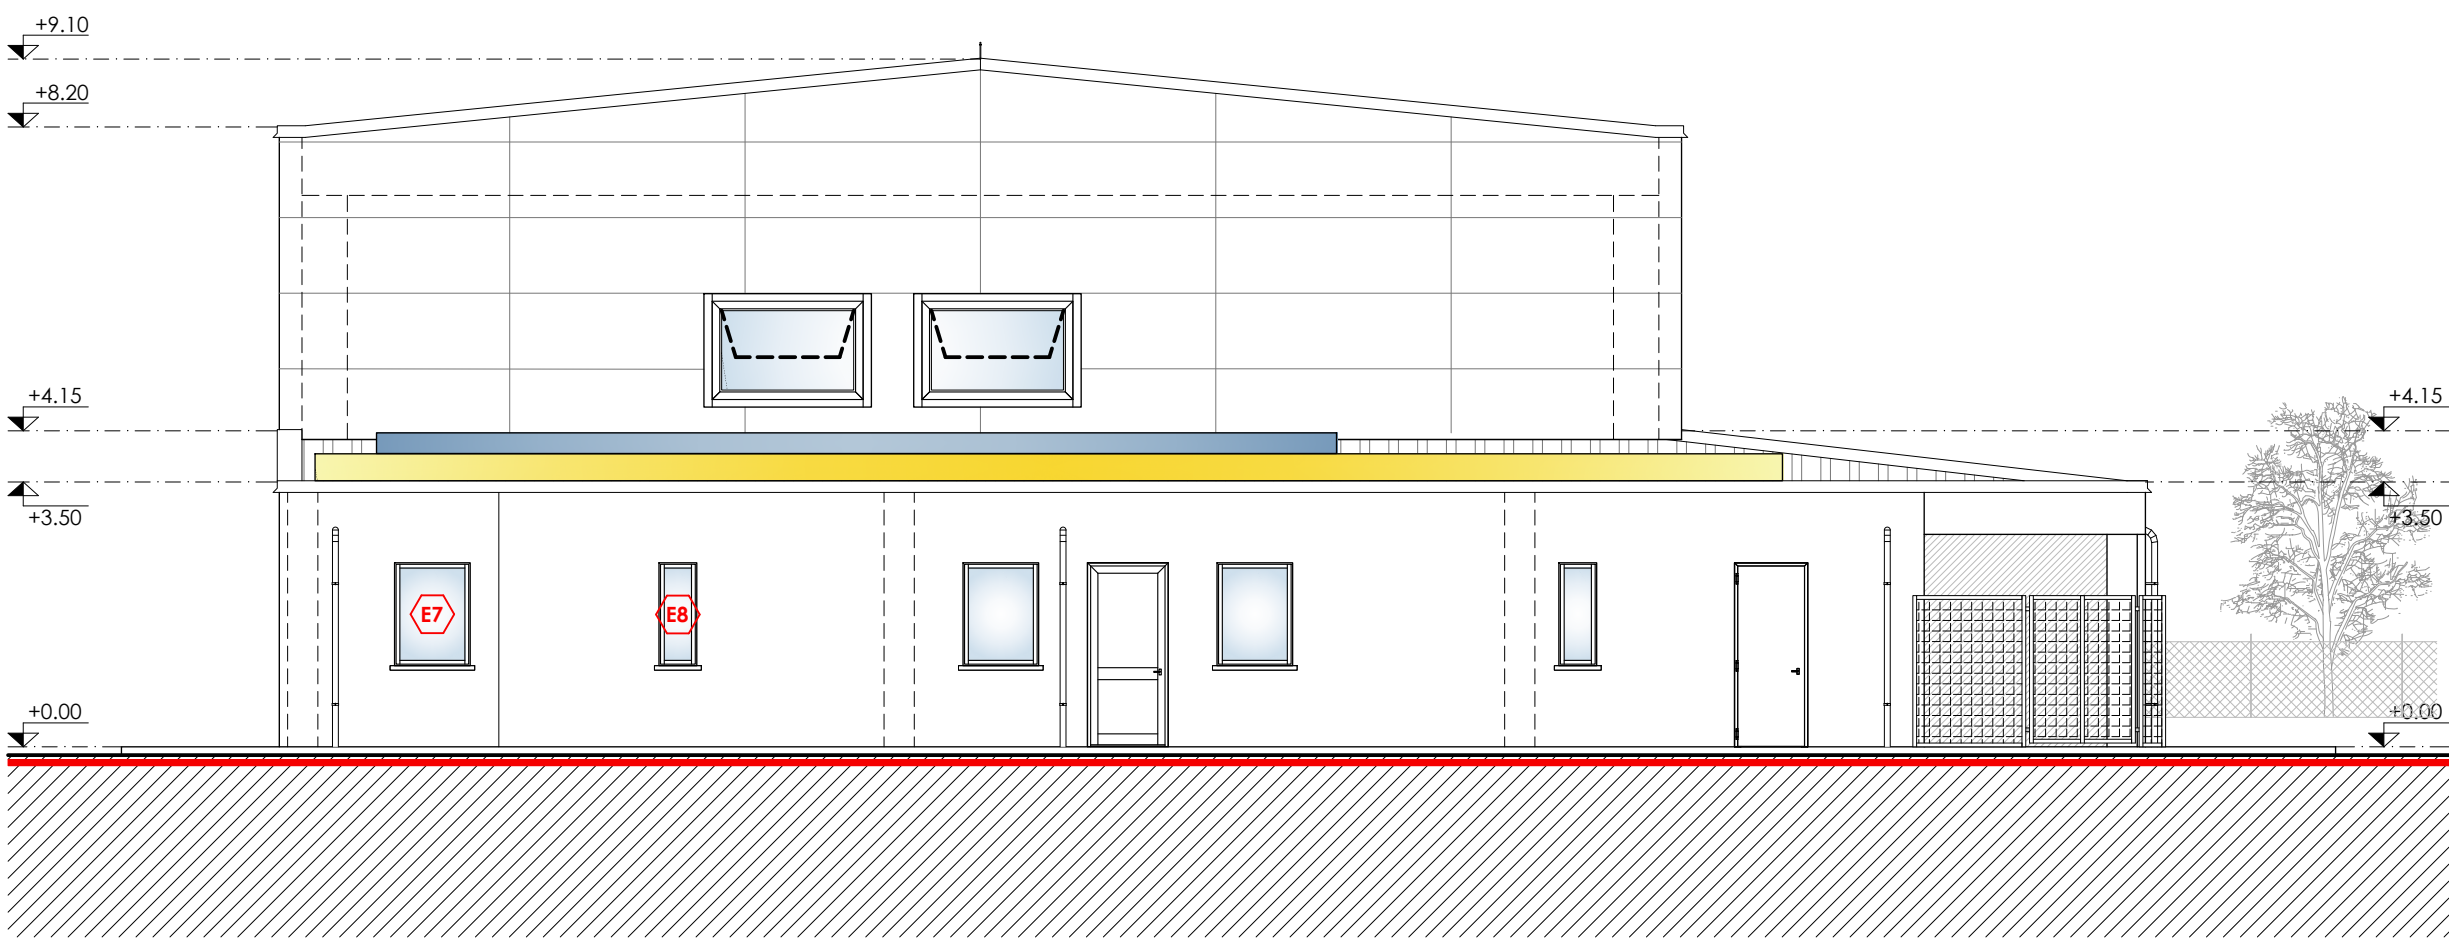

Prospetto SUD

 



PROGETTO DI RIQUALIFICAZIONE
DELL'EDIFICIO "EX BOCCIODROMO"
COMUNALE

*Completamento della riqualificazione degli
impianti sportivi comunali, mediante
ristrutturazione del bocciodromo comunale con
trasformazione in palestra polifunzionale ed
efficientamento energetico della struttura*

Committente

Comune di Lagnasco
Piazza Umberto I n.2 - 12030 - Lagnasco (CN)

Indirizzo del cantiere

Lagnasco (CN)
Via Luigi Dalmazzo s.n.

Progettisti



Coordinamento Generale Progetto
Progetto Architettonico
Coordinamento Sicurezza (CSP e CSE)
Direzione Lavori
Arch. Alessandro MELLANO
Corso Nizza n.42 - 12100 - Cuneo



Progetto Impianti Meccanici
Ing. Massimo GHIBAUDO
EQ INGEGNERIA
Via Dronero n.13/a - 12022 - Busca (CN)



Progetto Impianti Elettrici e Speciali
P.I. Flavia Michele GIOLITTI
Via Europa n.7 - 12039 - Verzuolo (CN)



Progetto Strutturale
Ing. Roberto ACCASTELLI
Studio Tecnico Associato NOV.AC
Via Cuneo n.21 - 12033 - Moretta (CN)

Tavola n.


7e

Elaborato


Piante - PROGETTO IN VARIANTE
scala 1:100

Data

settembre 2024

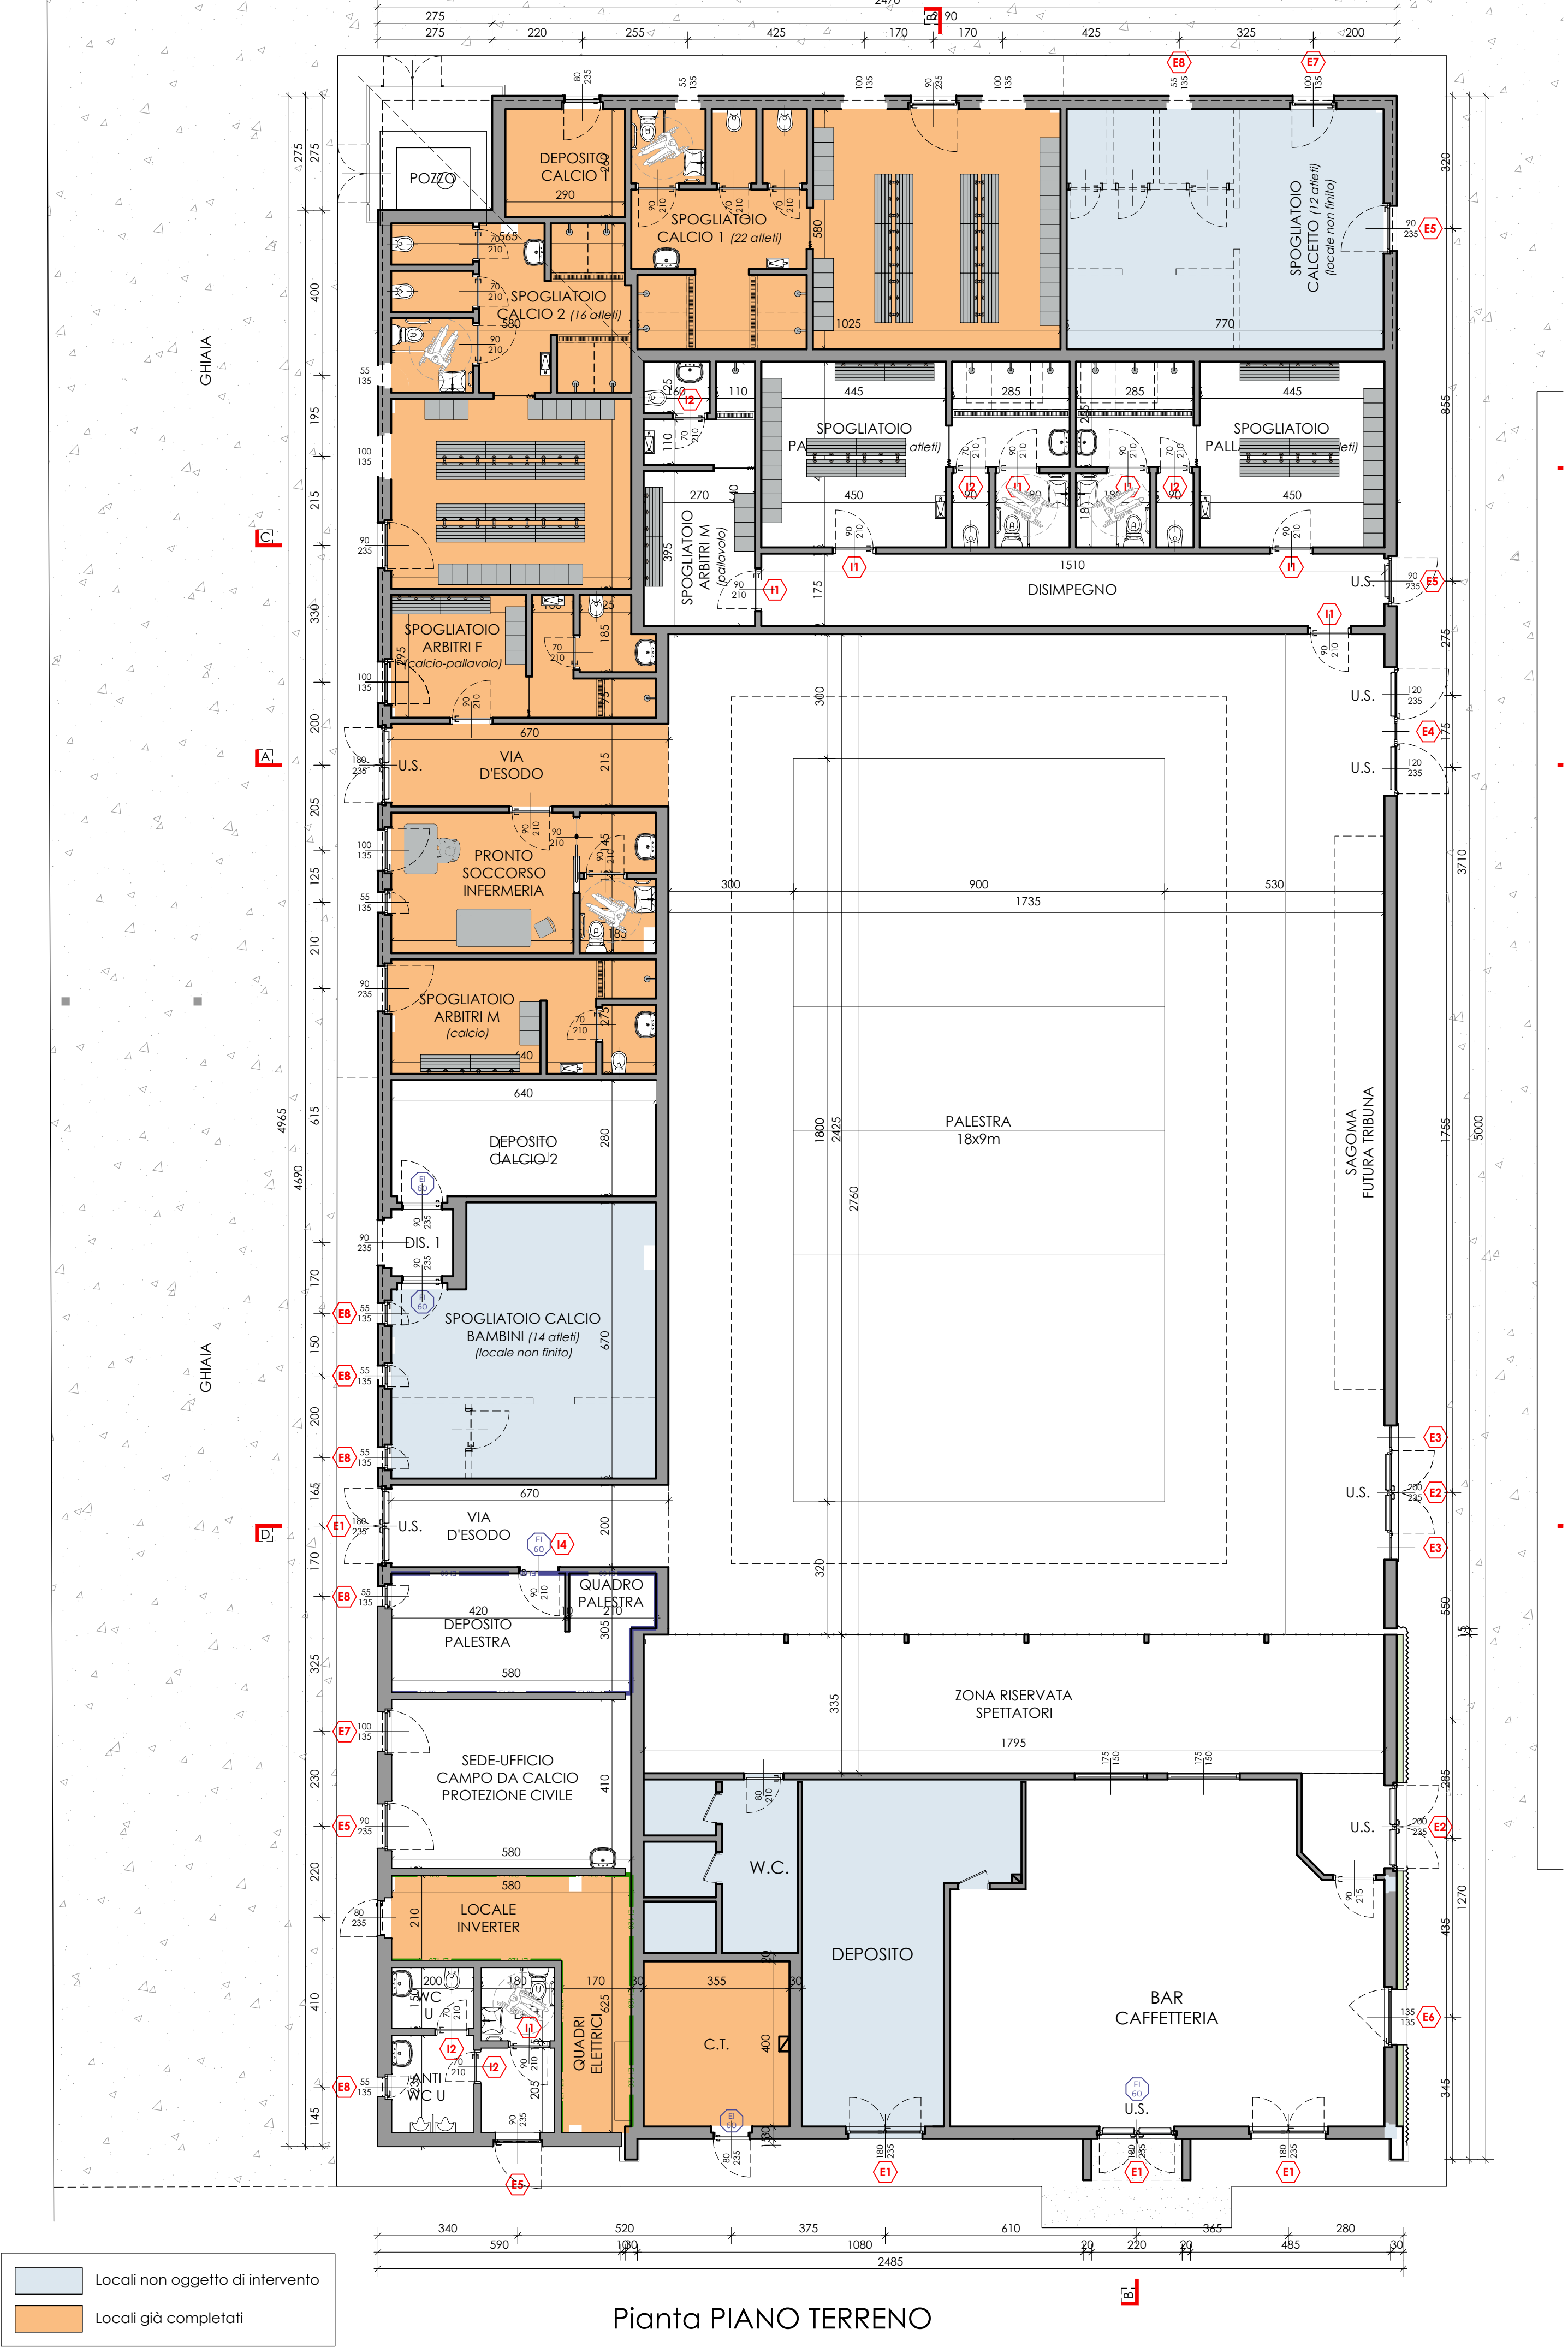

Pianta PIANO TERRENO

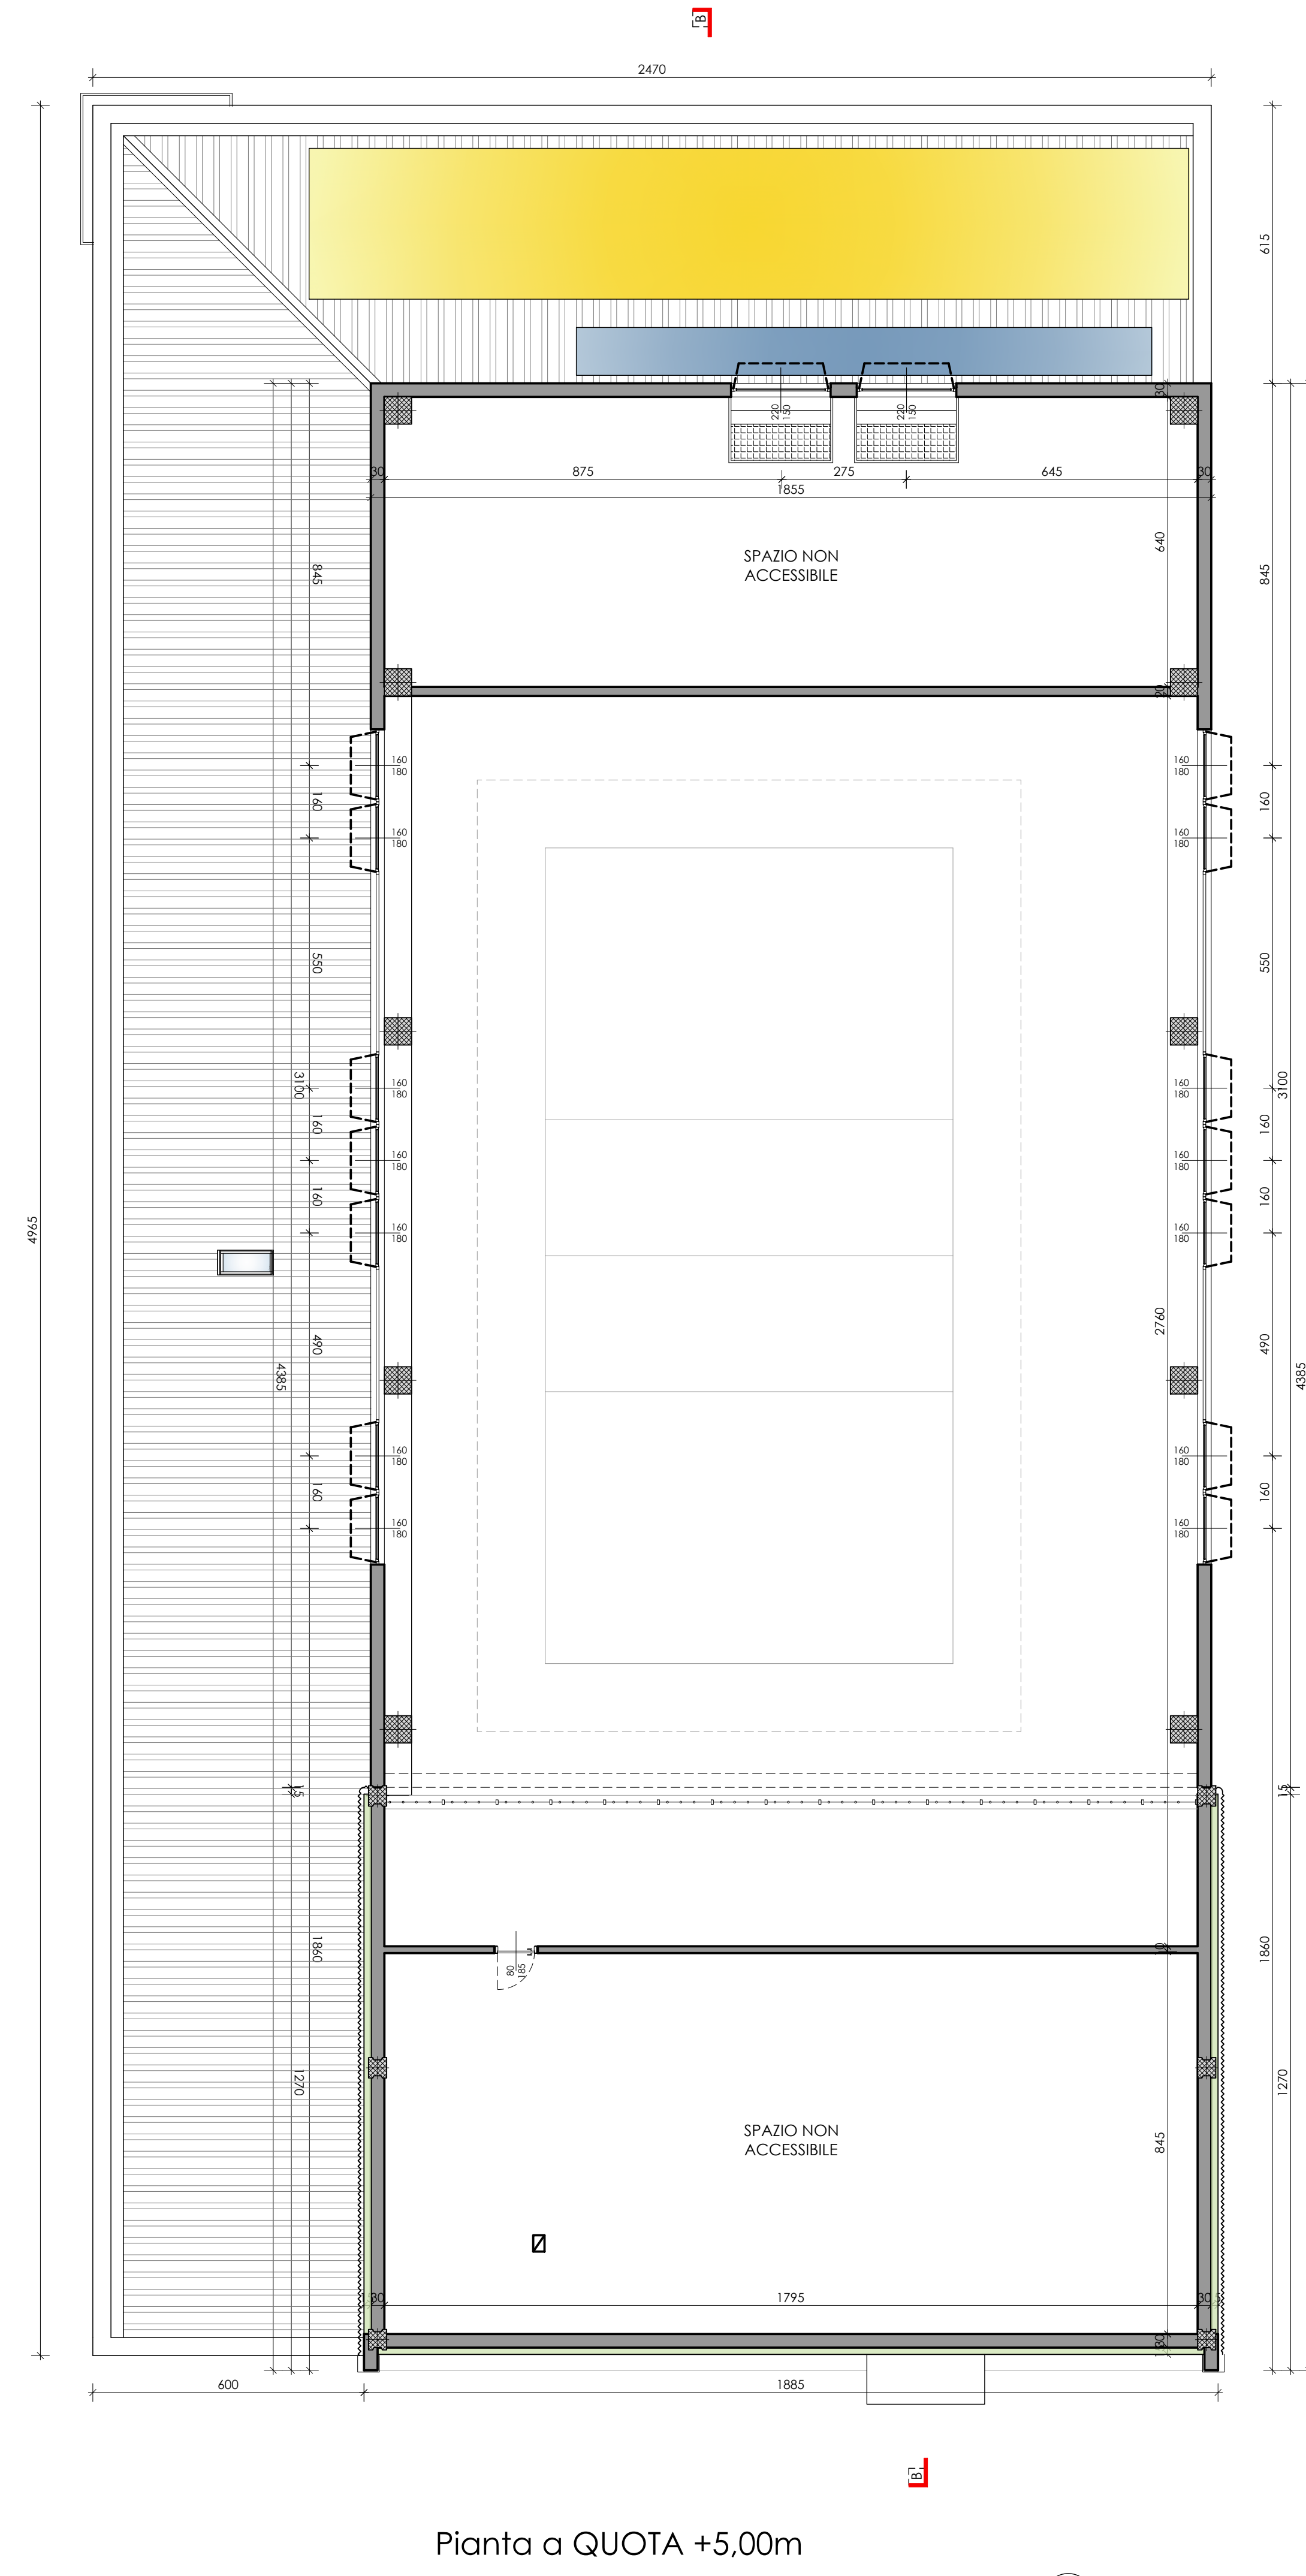

Pianta a QUOTA +5,00m



PROGETTO DI RIQUALIFICAZIONE
DELL'EDIFICIO "EX BOCCIODROMO"
COMUNALE

*Completamento della riqualificazione degli
impianti sportivi comunali, mediante
ristrutturazione del bocciodromo comunale con
trasformazione in palestra polifunzionale ed
efficientamento energetico della struttura*

PERIZIA DI VARIANTE E SUPPLETTIVA

Committente

Comune di Lagnasco
Piazza Umberto I n.2 - 12030 - Lagnasco (CN)

Indirizzo del cantiere

Lagnasco (CN)
Via Luigi Dalmazzo s.n.

Progettisti



Coordinamento Generale Progetto
Progetto Architettonico
Coordinamento Sicurezza (CSP e CSE)
Direzione Lavori
Arch. Alessandro MELLANO
Corso Nizza n.42 - 12100 - Cuneo



Progetto Impianti Meccanici
Ing. Massimo GHIBAUDO
EQ INGEGNERIA
Via Dronero n.13/a - 12022 - Busca (CN)



Progetto Impianti Elettrici e Speciali
P.I. Flavia Michele GIOLITTI
Via Europa n.7 - 12039 - Verzuolo (CN)



Progetto Strutturale
Ing. Roberto ACCASTELLI
Studio Tecnico Associato NOV.AC
Via Cuneo n.21 - 12033 - Moretta (CN)

Tavola n.


7f

Elaborato


Piante - PROGETTO IN VARIANTE
scala 1:100

Data

settembre 2024

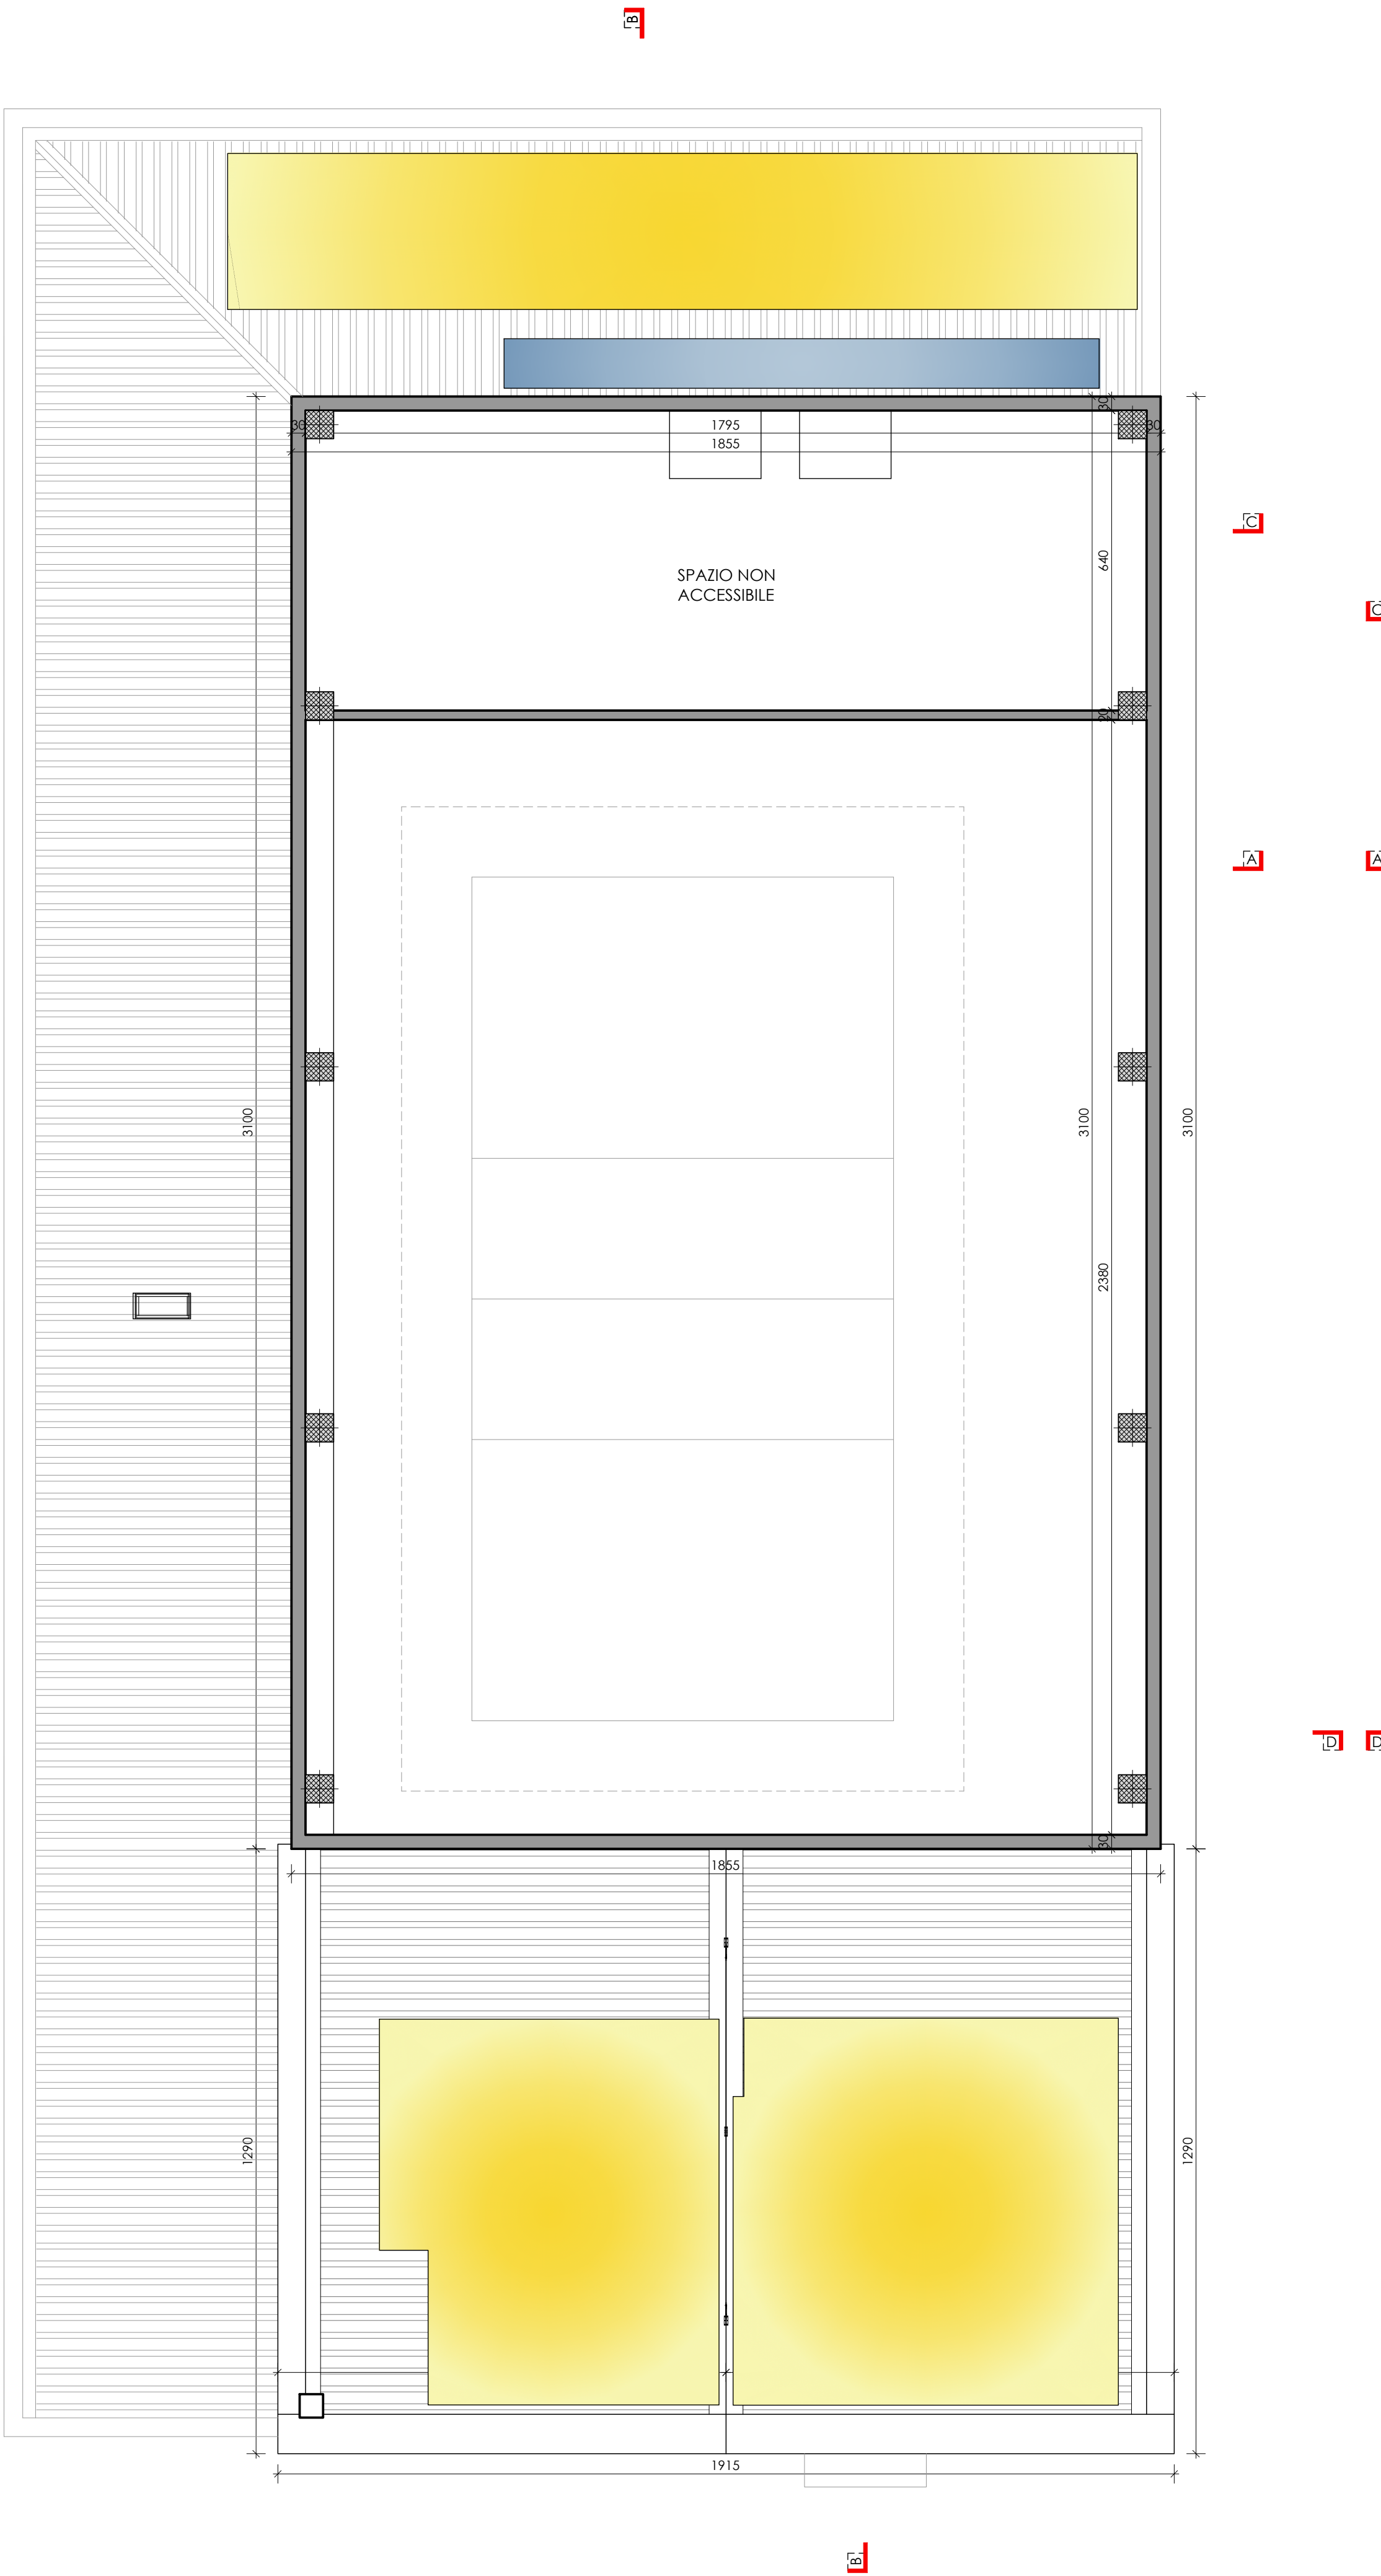

Pianta a QUOTA +7,00m

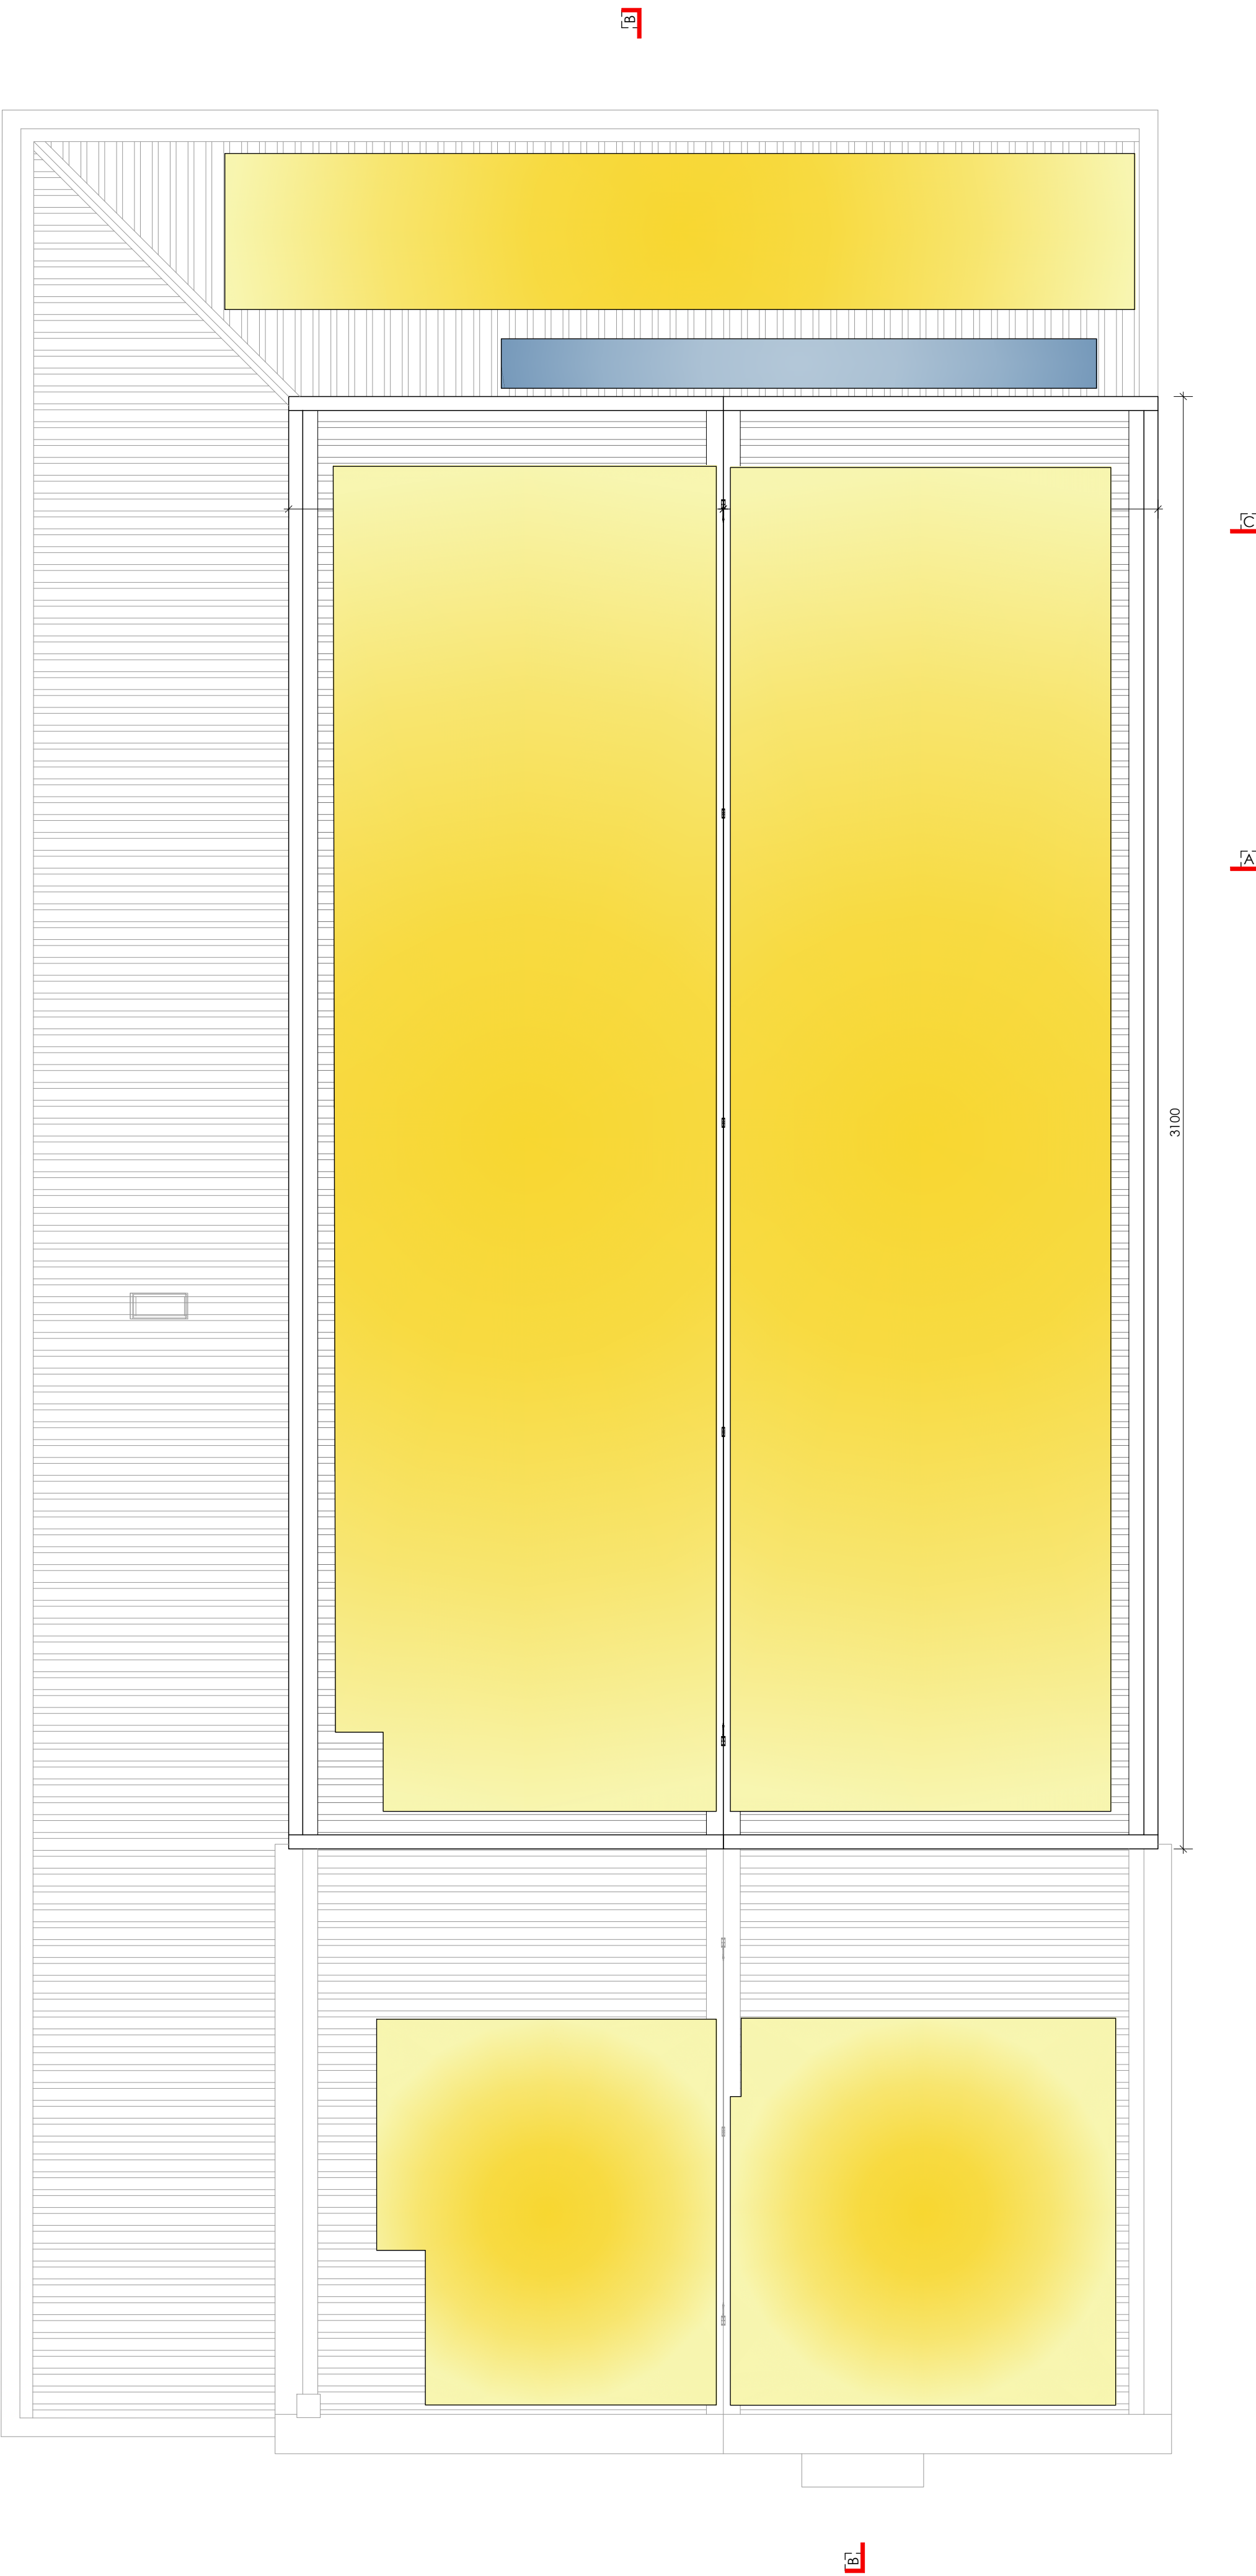

Pianta COPERTURA



PROGETTO DI RIQUALIFICAZIONE
DELL'EDIFICIO "EX BOCCIODROMO"
COMUNALE

*Completamento della riqualificazione degli
impianti sportivi comunali, mediante
ristrutturazione del bocciodromo comunale con
trasformazione in palestra polifunzionale ed
efficientamento energetico della struttura*

Committente

Indirizzo del cantiere

Progettisti

Tavola n.

Elaborato

Data

Comune di Lagnasco
Piazza Umberto I n.2 - 12030 - Lagnasco (CN)

Lagnasco (CN)
Via Luigi Dalmazzo s.n.



Coordinamento Generale Progetto
Progetto Architettonico
Coordinamento Sicurezza (CSP e CSE)
Direzione Lavori
Arch. Alessandro MELLANO
Corso Nizza n.42 - 12100 - Cuneo



Progetto Impianti Meccanici
Ing. Massimo GHIBAUDO
EQ INGEGNERIA
Via Dronero n.13/a - 12022 - Busca (CN)



Progetto Impianti Elettrici e Speciali
P.I. Flavia Michele GIOLITTI
Via Europa n.7 - 12039 - Verzuolo (CN)




Progetto Strutturale
Ing. Roberto ACCASTELLI
Studio Tecnico Associato NOV.AC
Via Cuneo n.21 - 12033 - Moretta (CN)


7g

Prospetti - PROGETTO IN VARIANTE
scala 1:100


settembre 2024

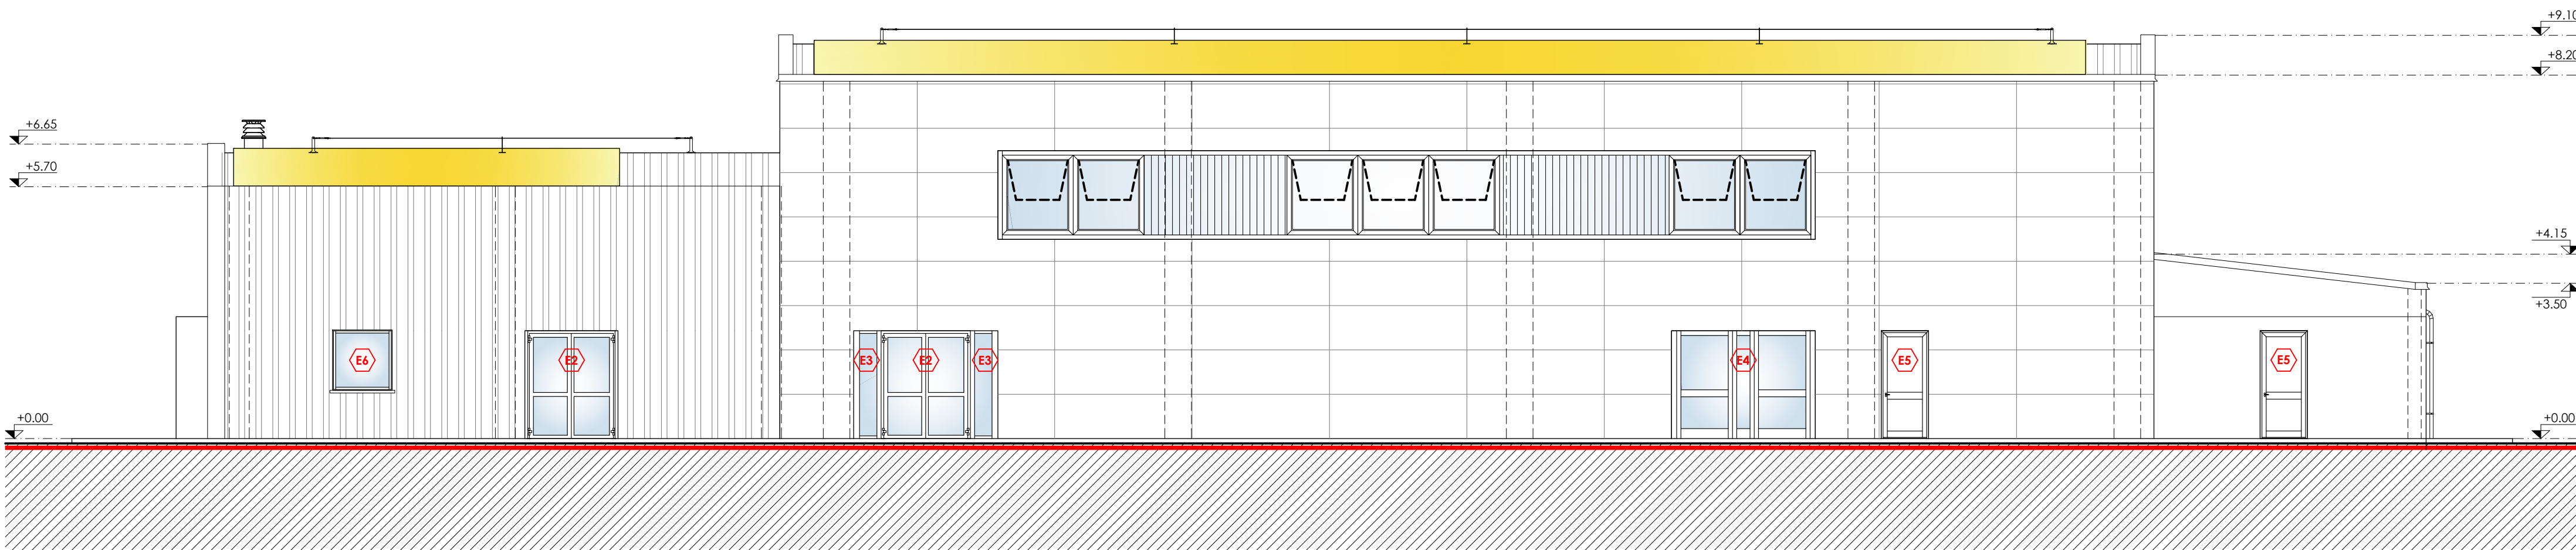


Prospetto OVEST

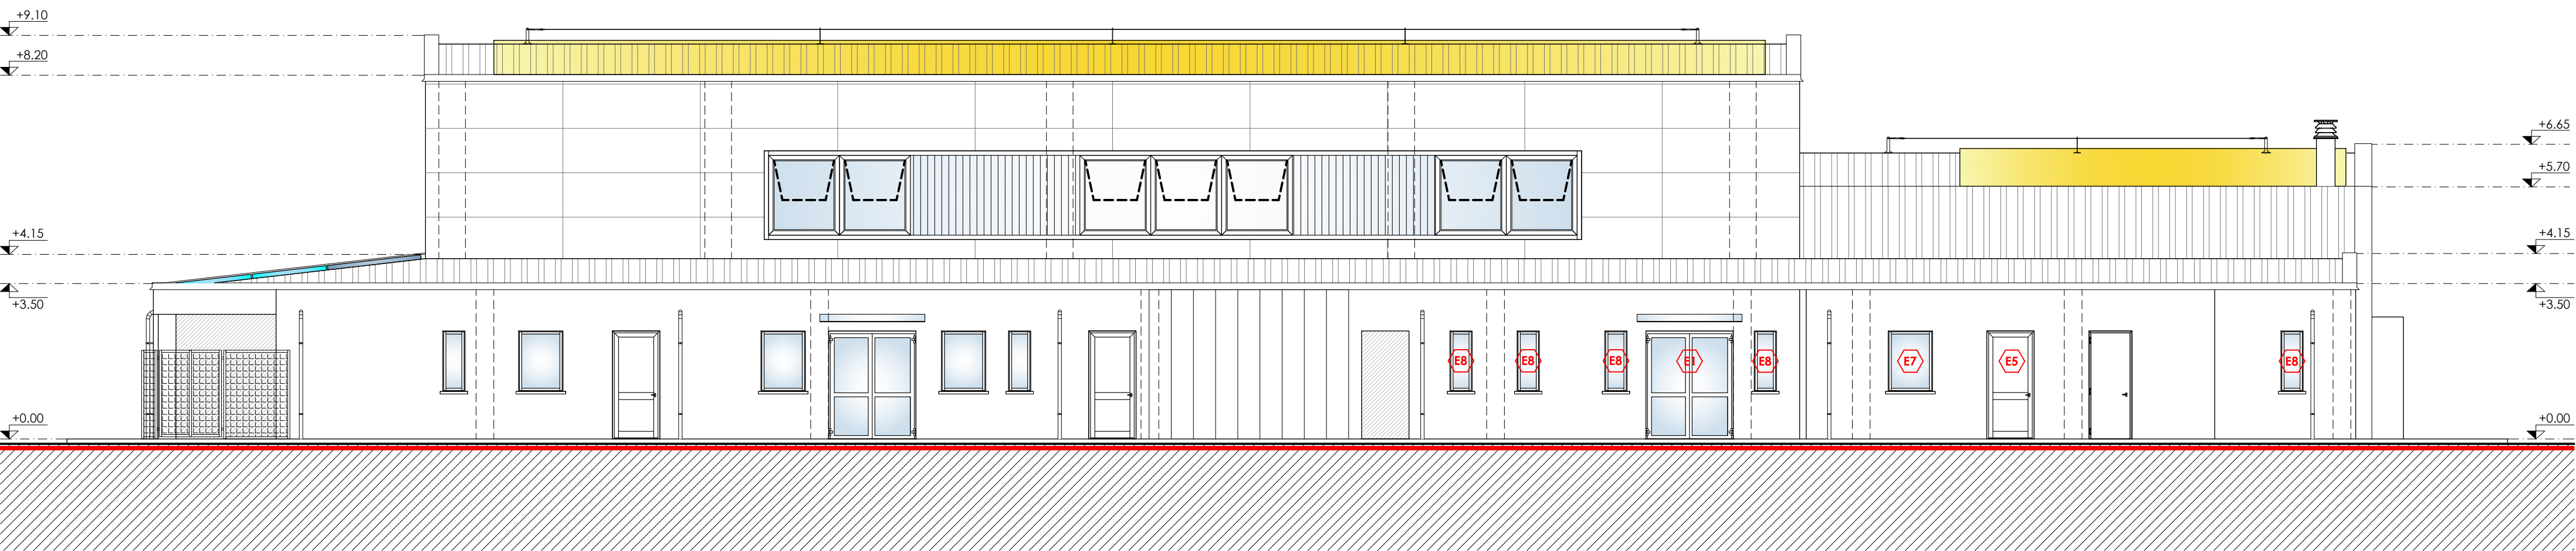

Prospetto EST

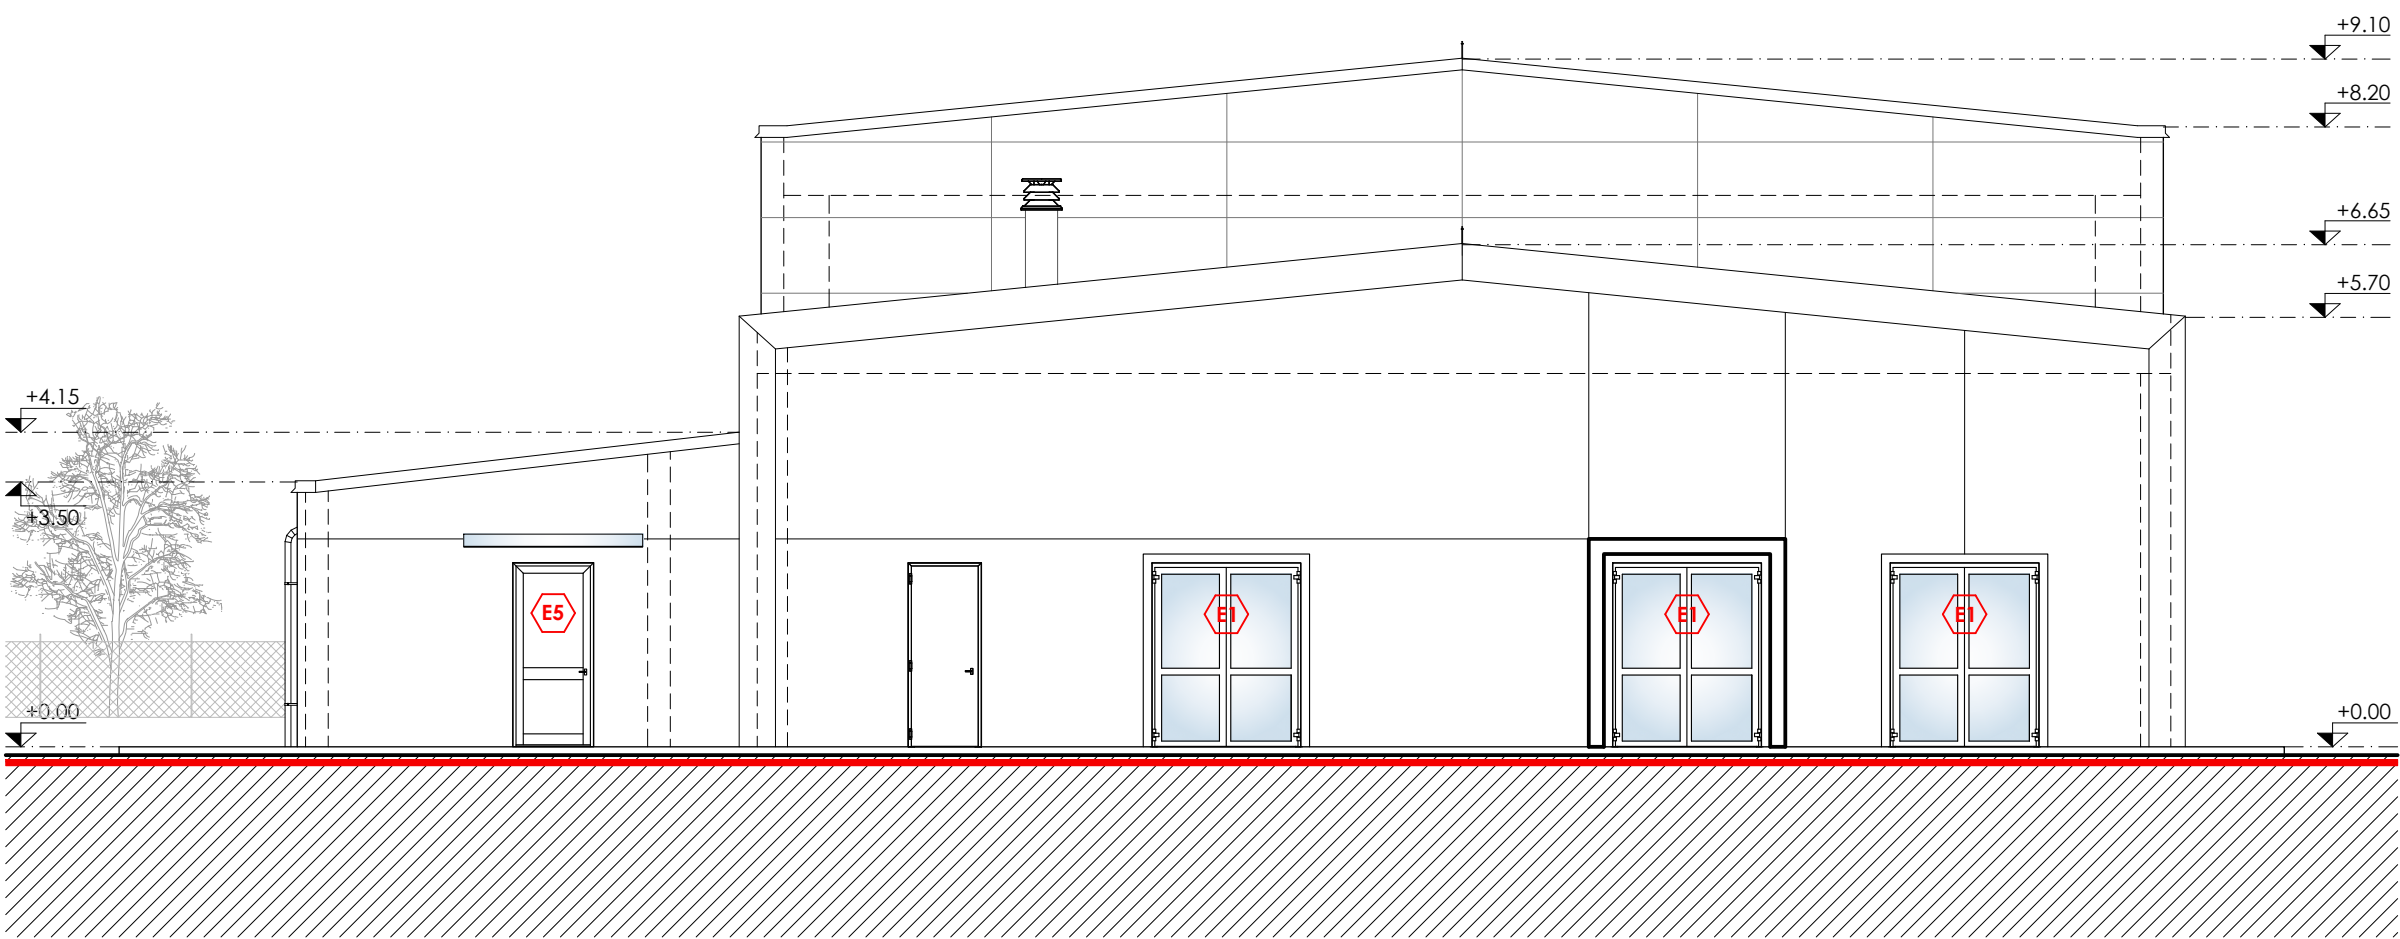

Prospetto NORD

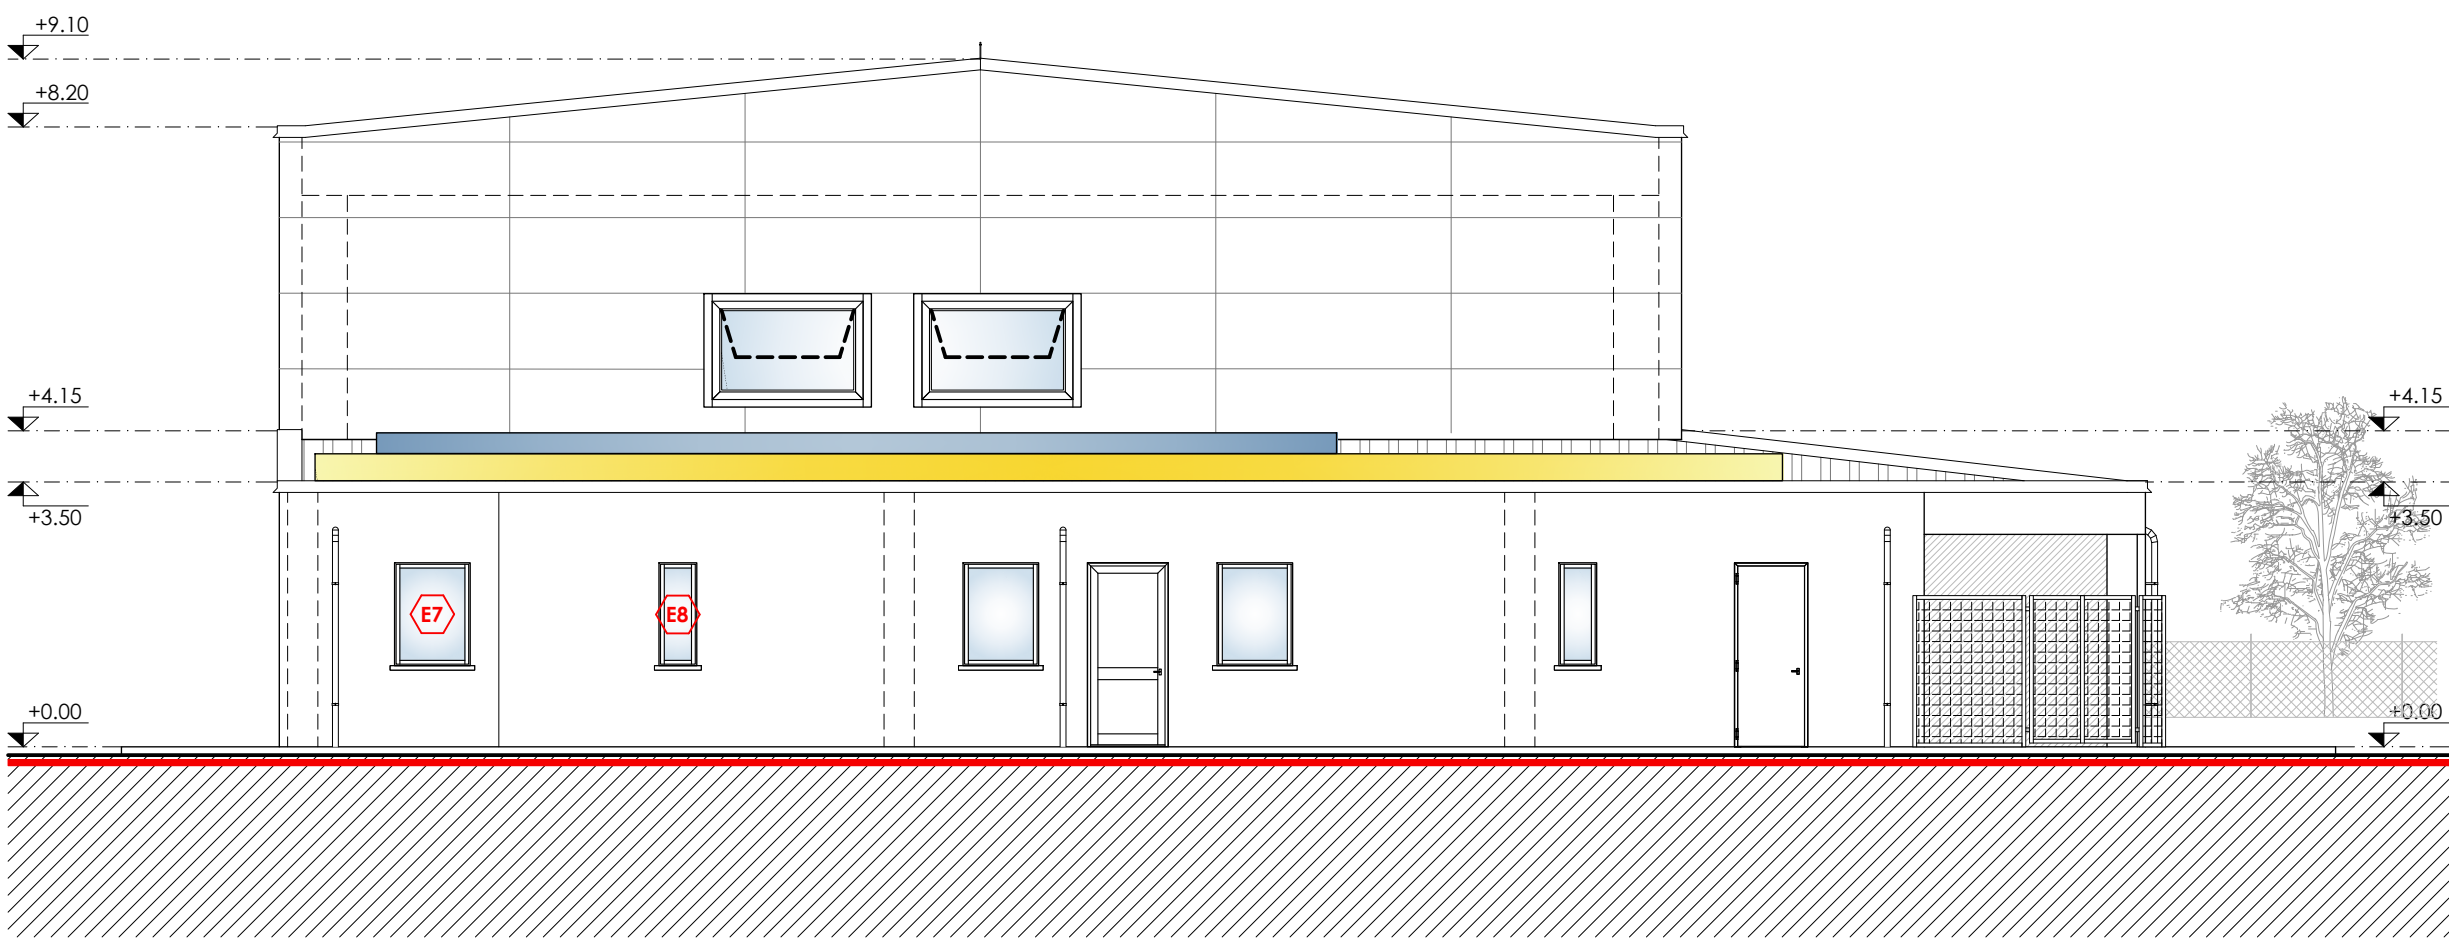

Prospetto SUD



PROGETTO DI RIQUALIFICAZIONE DELL'EDIFICIO "EX BOCCIODROMO" COMUNALE

Completamento della riqualificazione degli impianti sportivi comunali, mediante ristrutturazione del bocciodromo comunale con trasformazione in palestra polifunzionale ed efficientamento energetico della struttura

Committente

Comune di Lagnasco
Piazza Umberto I n.2 - 12030 - Lagnasco (CN)

Indirizzo del cantiere

Lagnasco (CN)
Via Luigi Dalmazzo s.n.

Progettisti



Coordinamento Generale Progetto
Progetto Architettonico
Coordinamento Sicurezza (CSP e CSE)
Direzione Lavori
Arch. Alessandro MELLANO
Corso Nizza n.42 - 12100 - Cuneo



Progetto Impianti Meccanici
Ing. Massimo GHIBAUDO
EQ INGEGNERIA
Via Dronero n.13/a - 12022 - Busca (CN)



Progetto Impianti Elettrici e Speciali
P.I. Flavio Michele GIOLITTI
Via Europa n.7 - 12039 - Verzuolo (CN)



Progetto Strutturale
Ing. Roberto ACCASTELLI
Studio Tecnico Associato NOV.AC
Via Cuneo n.21 - 12033 - Moretta (CN)

Tavola n.


7h

Elaborato


Sezioni - PROGETTO IN VARIANTE
scala 1:100

Data


settembre 2024

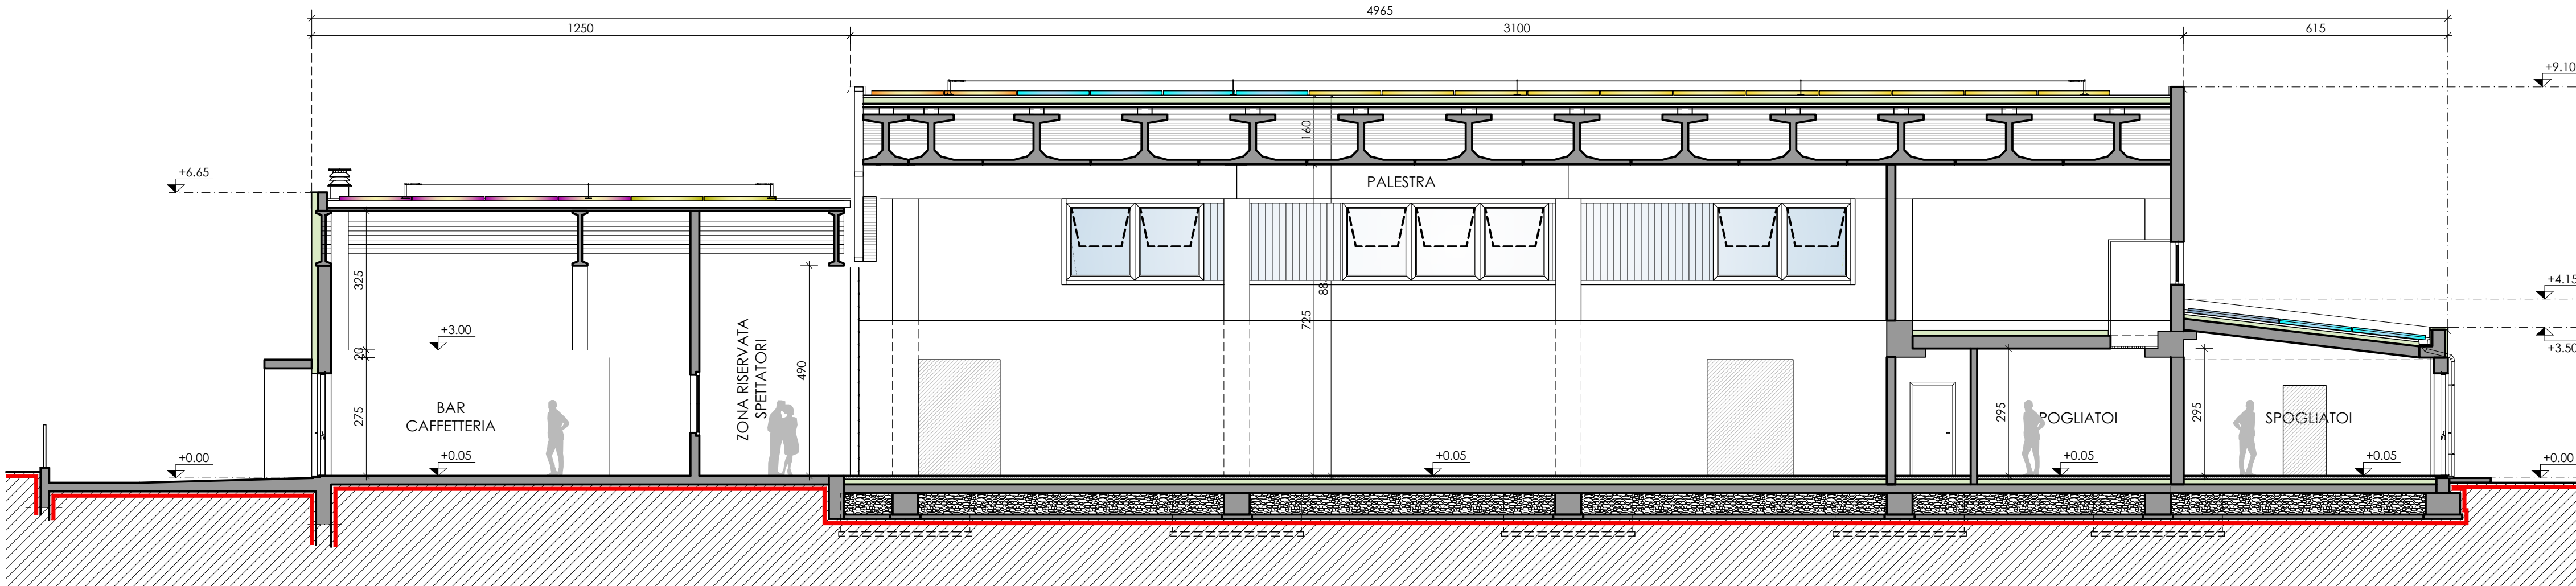


Sezione LONGITUDINALE B/B

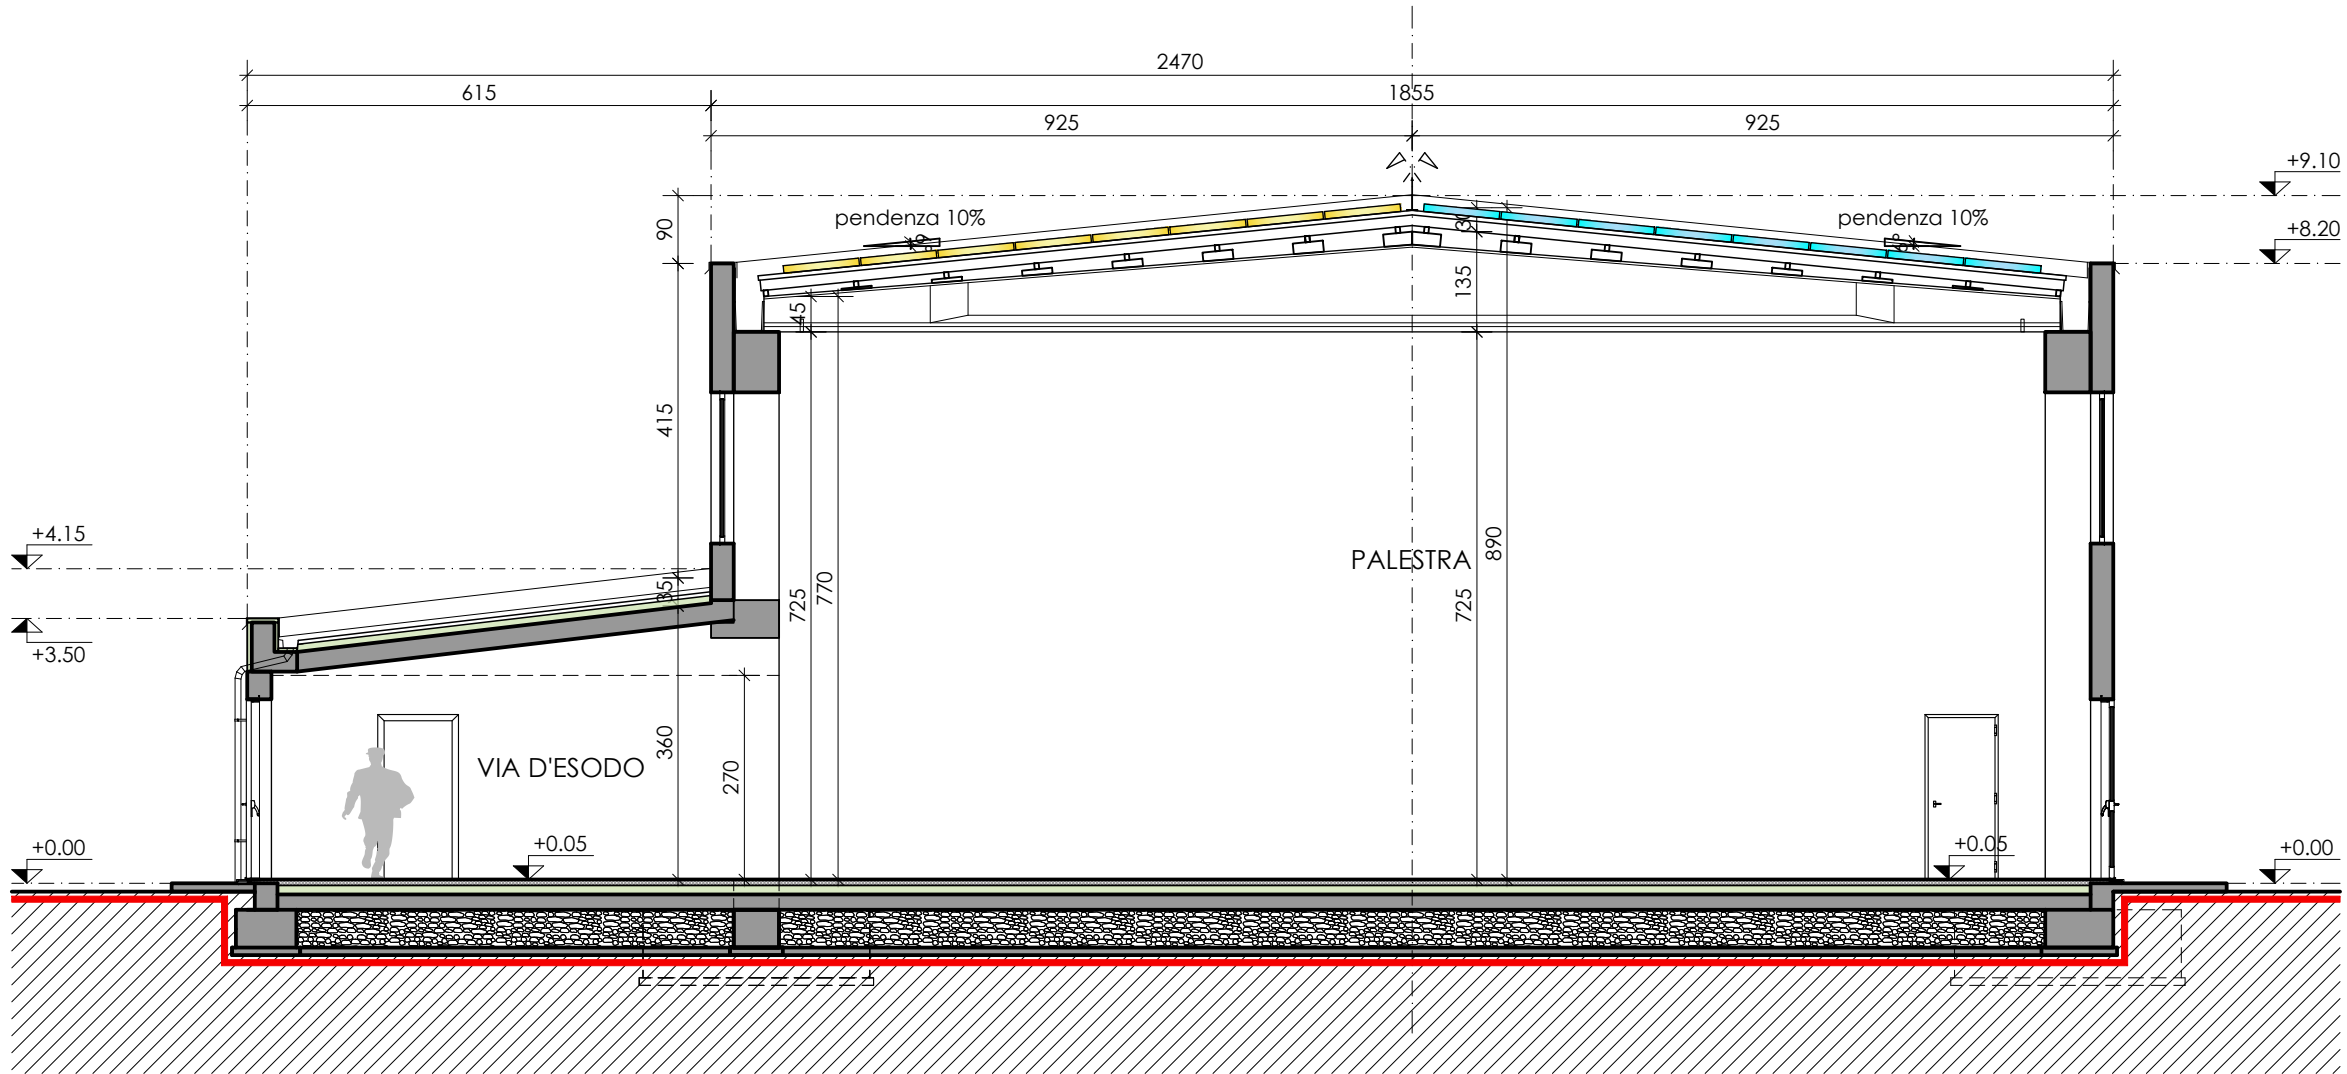

Sezione TRASVERSALE A/A

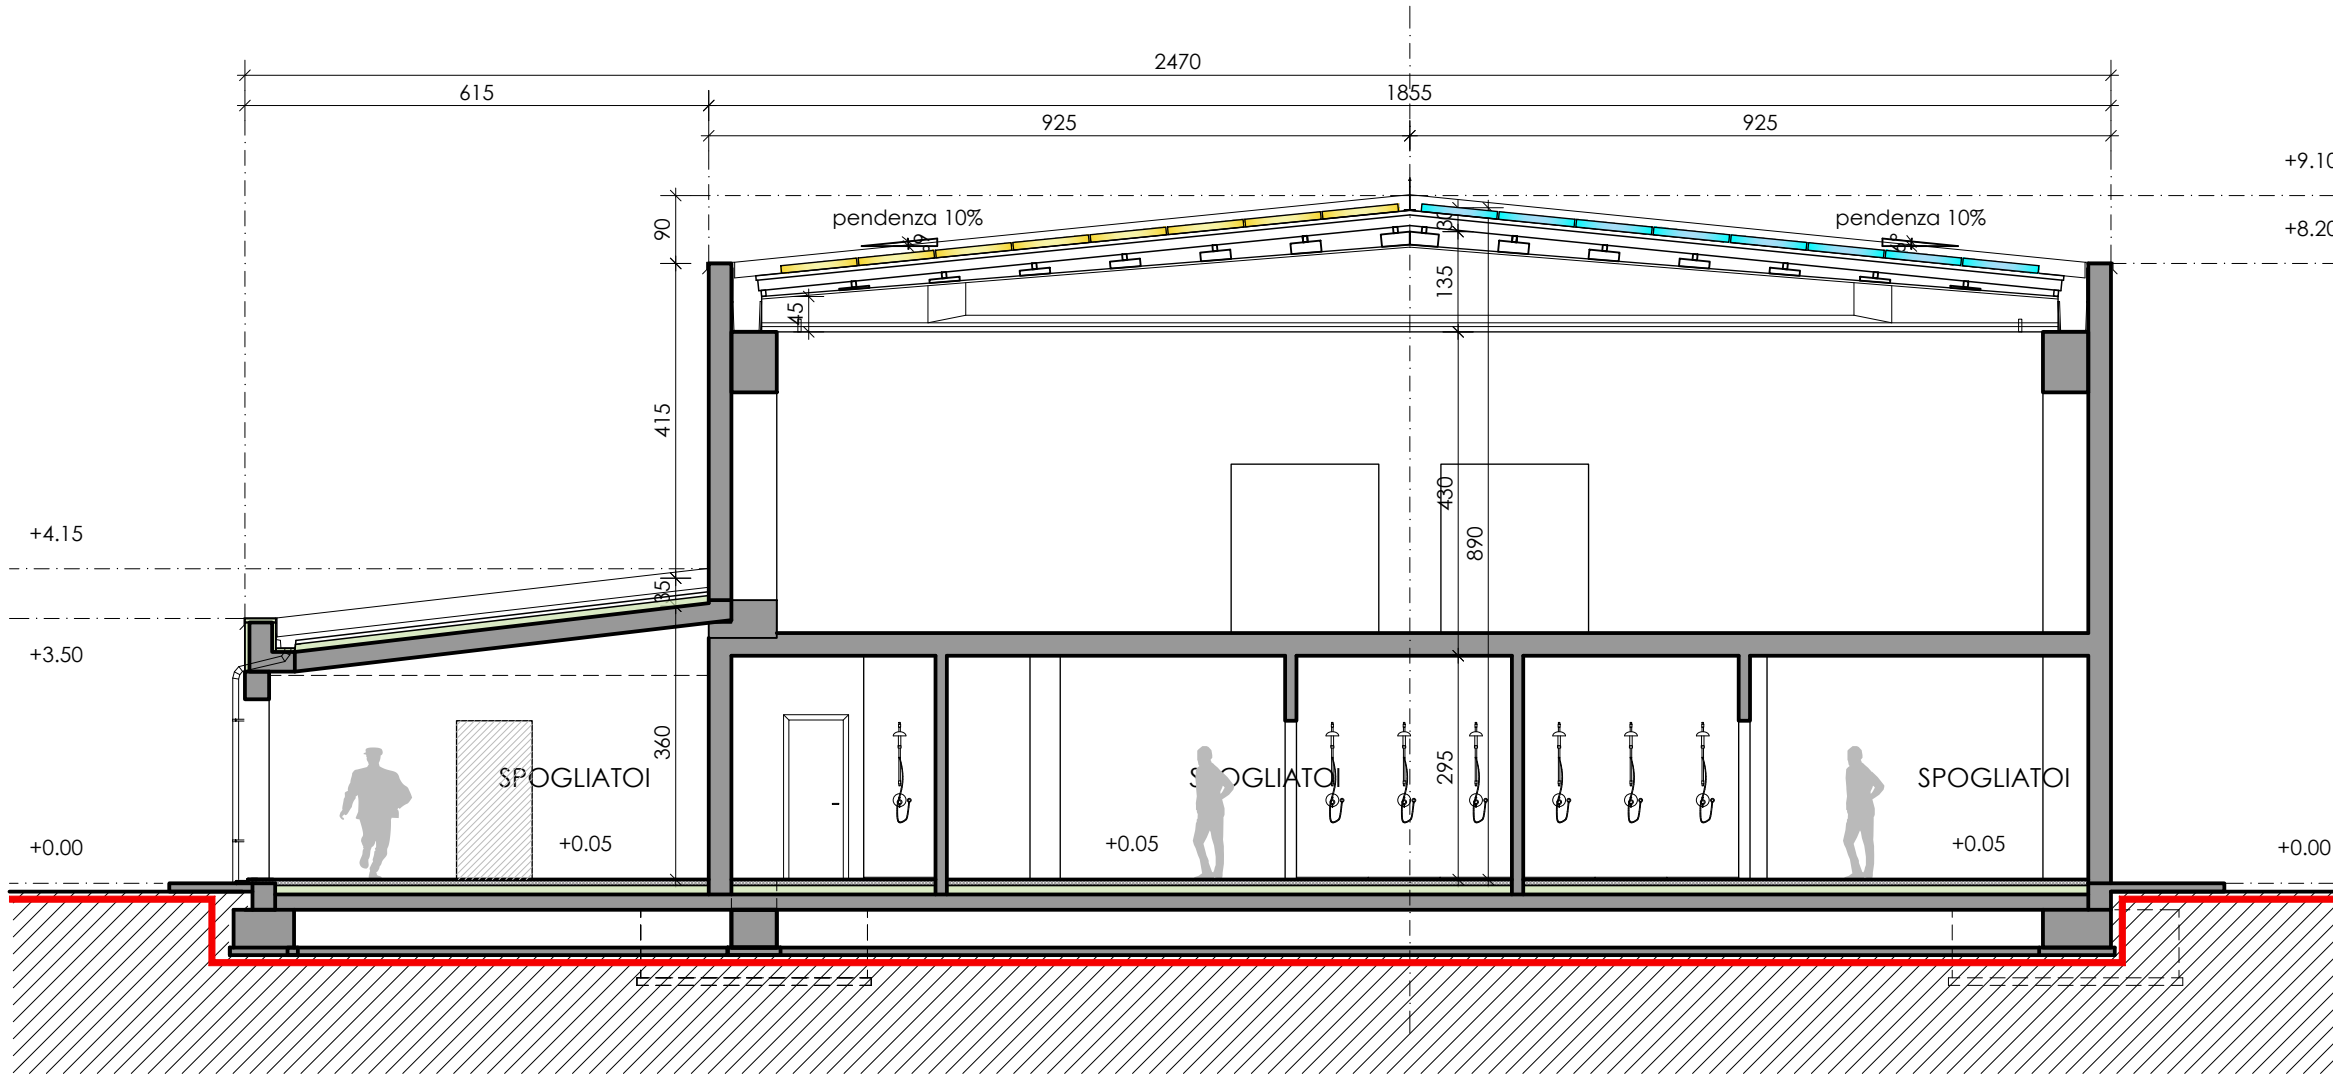

Sezione TRASVERSALE C/C

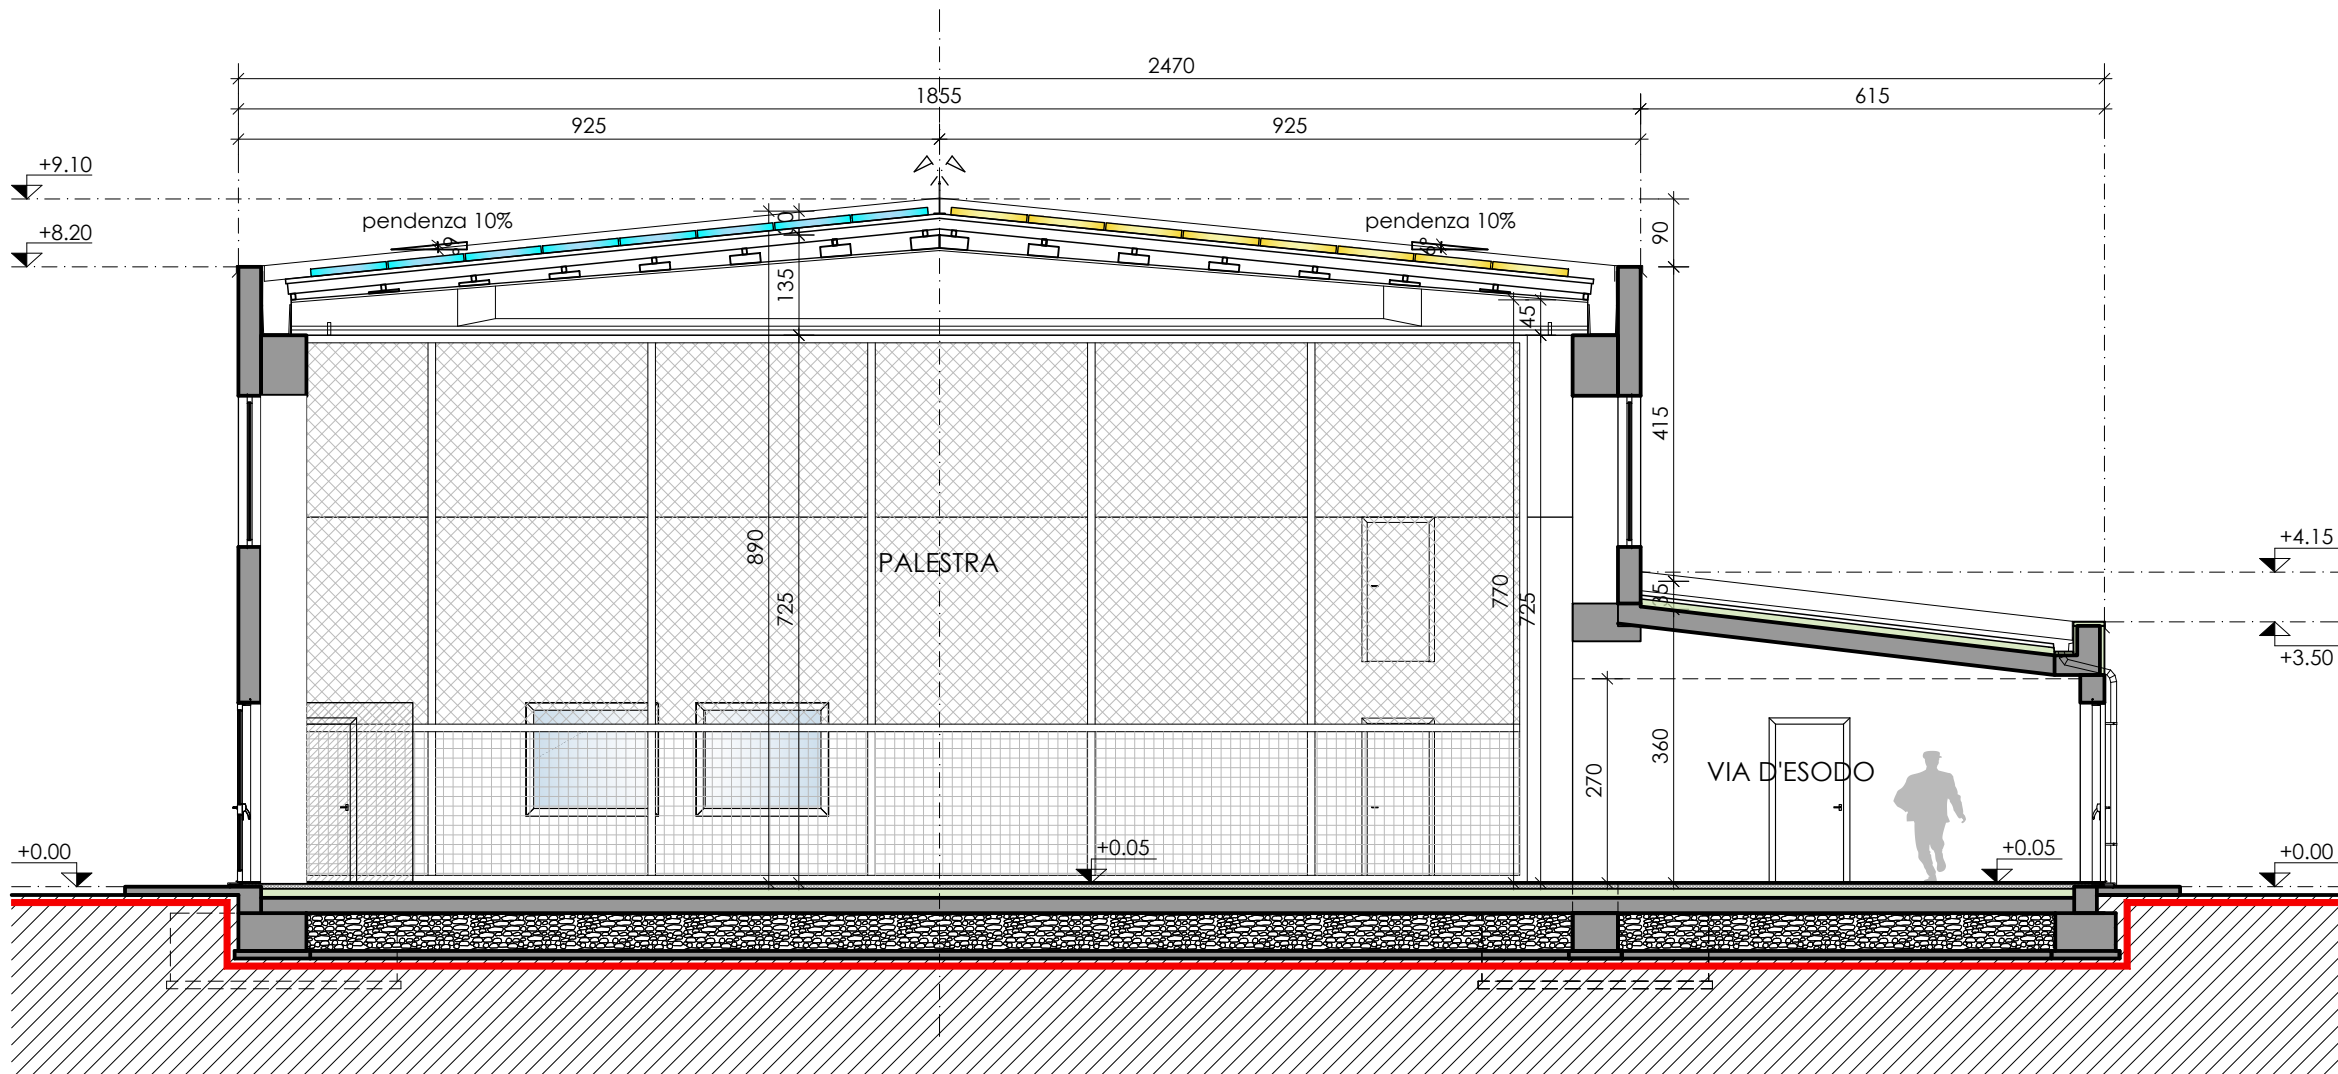

Sezione TRASVERSALE D/D



PROGETTO DI RIQUALIFICAZIONE
DELL'EDIFICIO "EX BOCCIODROMO"
COMUNALE

*Completamento della riqualificazione degli
impianti sportivi comunali, mediante
ristrutturazione del bocciodromo comunale con
trasformazione in palestra polifunzionale ed
efficientamento energetico della struttura*

PERIZIA DI VARIANTE E SUPPLETTIVA

Committente

Comune di Lagnasco
Piazza Umberto I n.2 - 12030 - Lagnasco (CN)

Indirizzo del cantiere

Lagnasco (CN)
Via Luigi Dalmazzo s.n.

Progettisti



Coordinamento Generale Progetto
Progetto Architettonico
Coordinamento Sicurezza (CSP e CSE)
Direzione Lavori
Arch. Alessandro MELLANO
Corso Nizza n.42 - 12100 - Cuneo



Progetto Impianti Meccanici
Ing. Massimo GHIBAUDO
EQ INGEGNERIA
Via Dronero n.13/a - 12022 - Busca (CN)



Progetto Impianti Elettrici e Speciali
P.I. Flavia Michele GIOLITTI
Via Europa n.7 - 12039 - Verzuolo (CN)



Progetto Strutturale
Ing. Roberto ACCASTELLI
Studio Tecnico Associato NOV.AC
Via Cuneo n.21 - 12033 - Moretta (CN)

Tavola n.

7i


Elaborato

Piante - COMPARAZIONE
scala 1:100


Data

settembre 2024

 
LEGENDA

DEMOLIZIONI E SCAVI

NUOVE COSTRUZIONI E RINTERRI

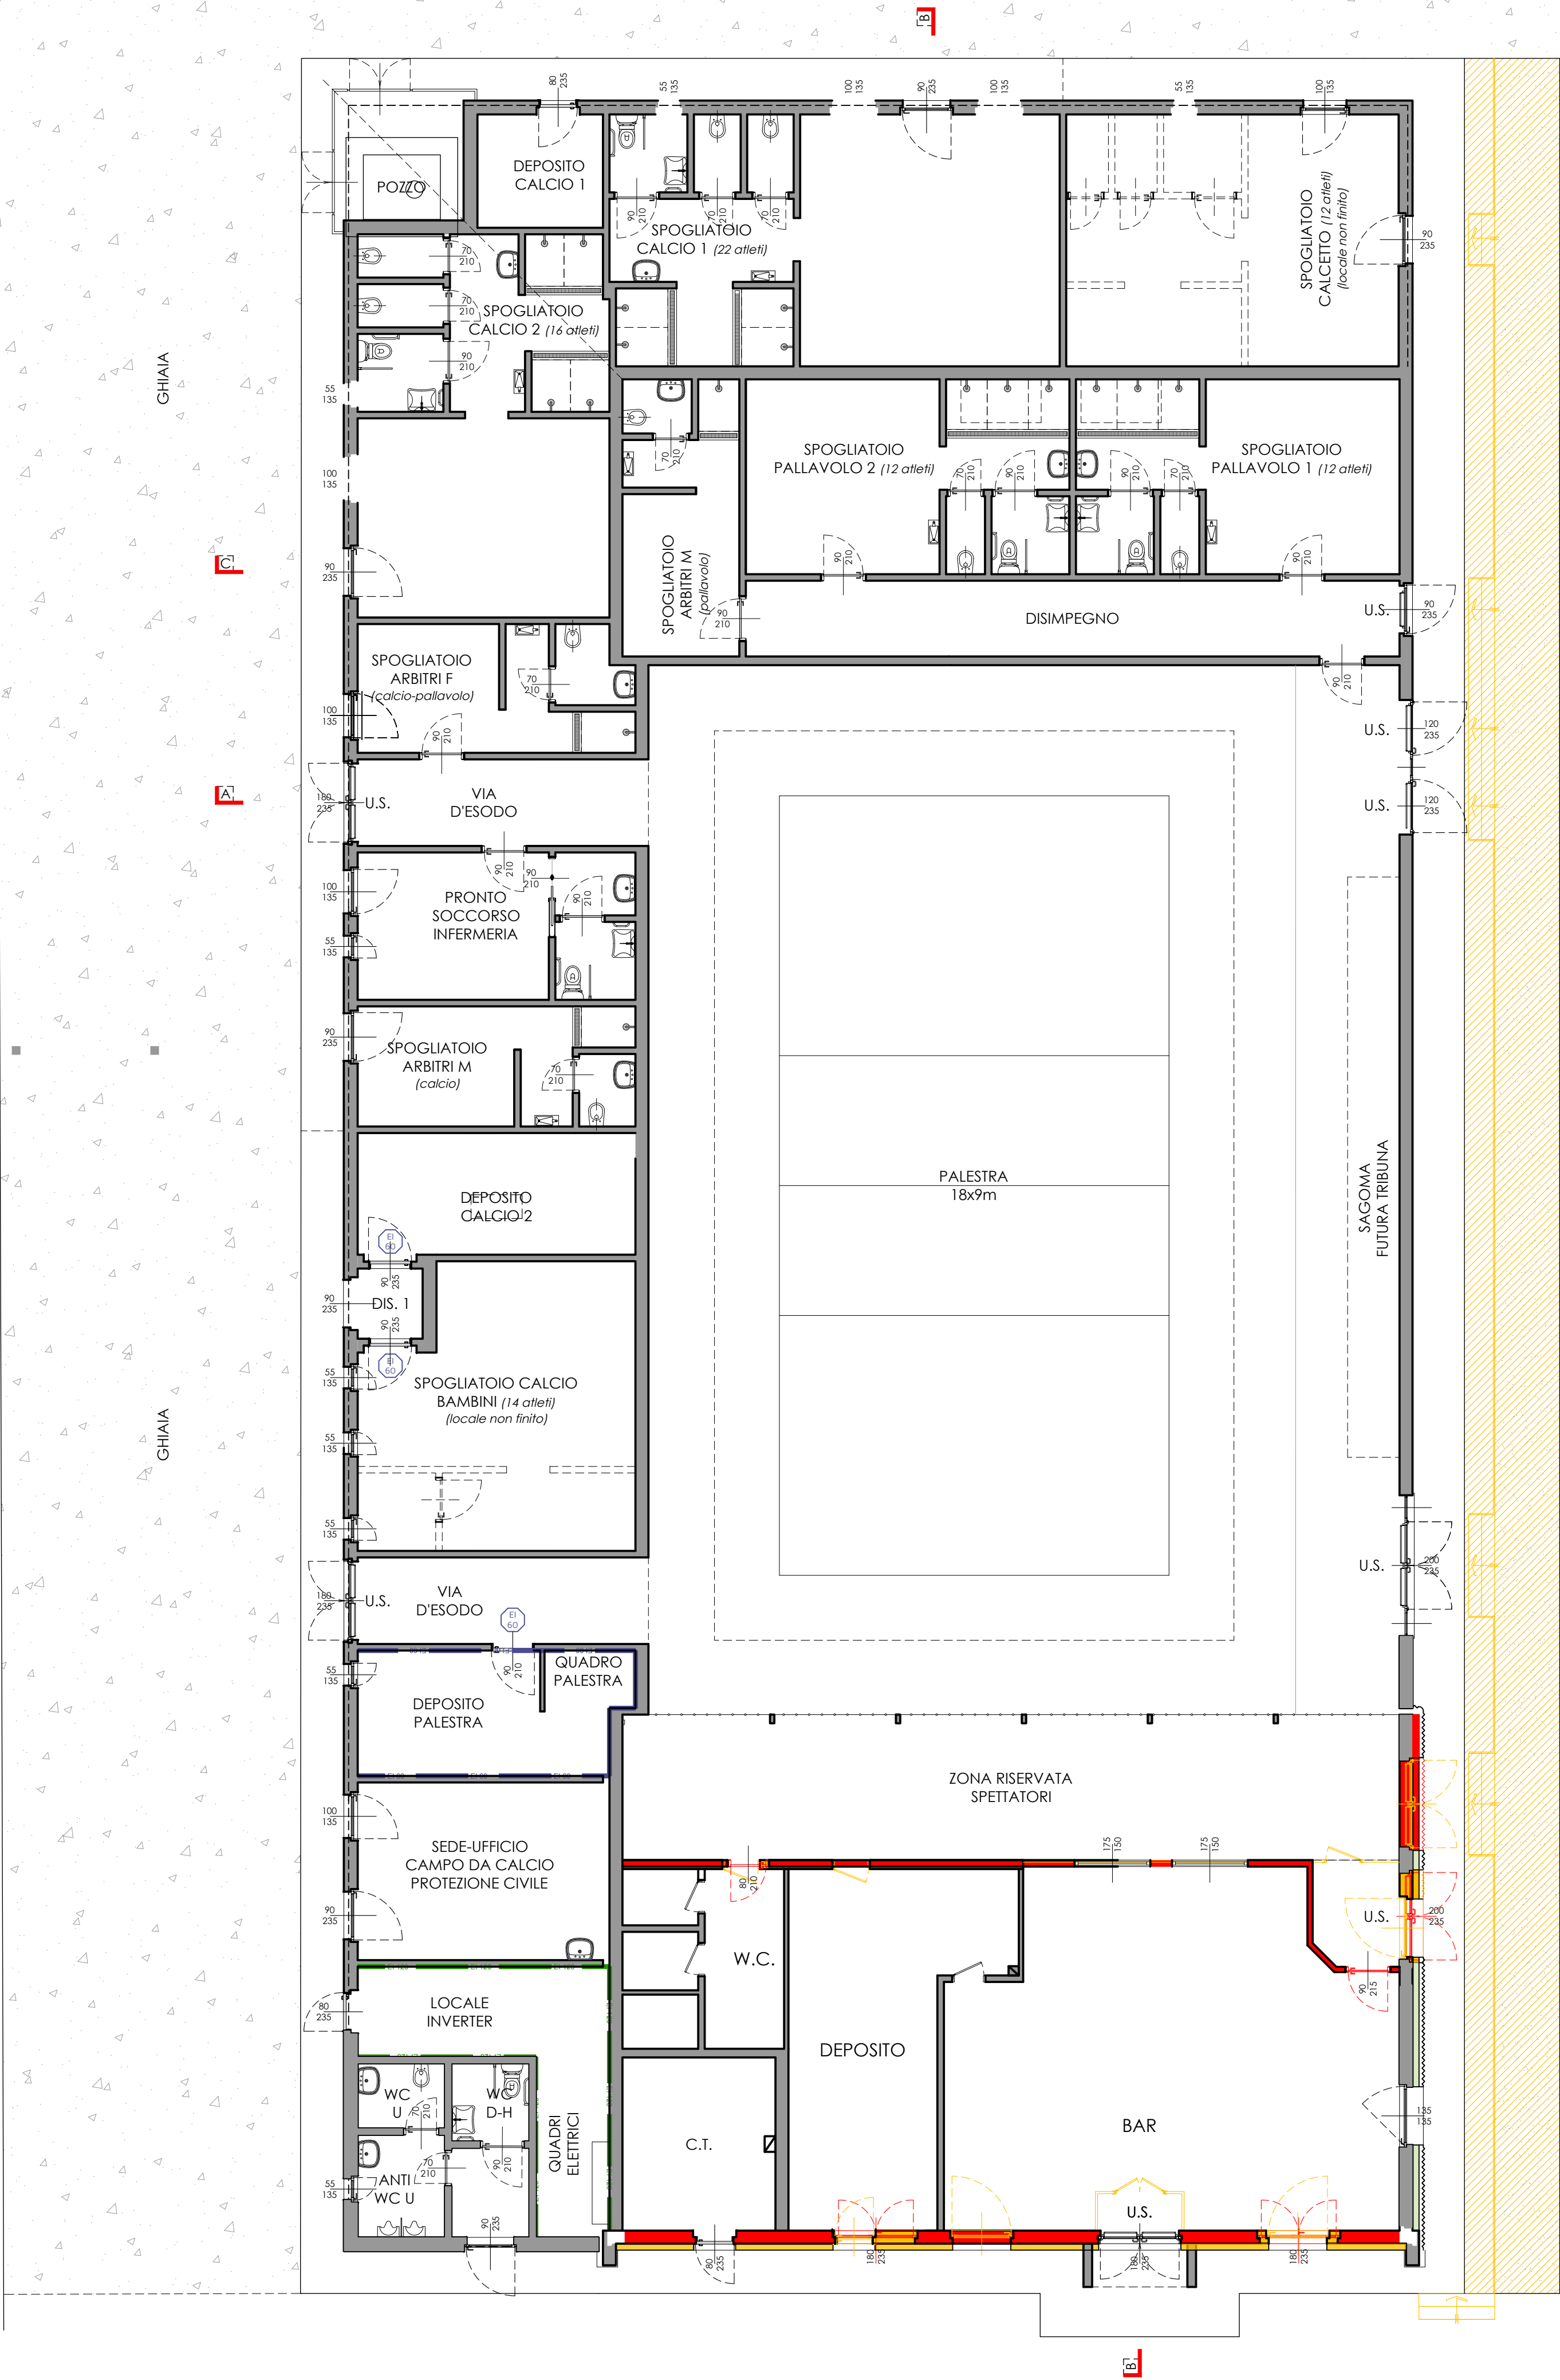

Pianta PIANO TERRENO

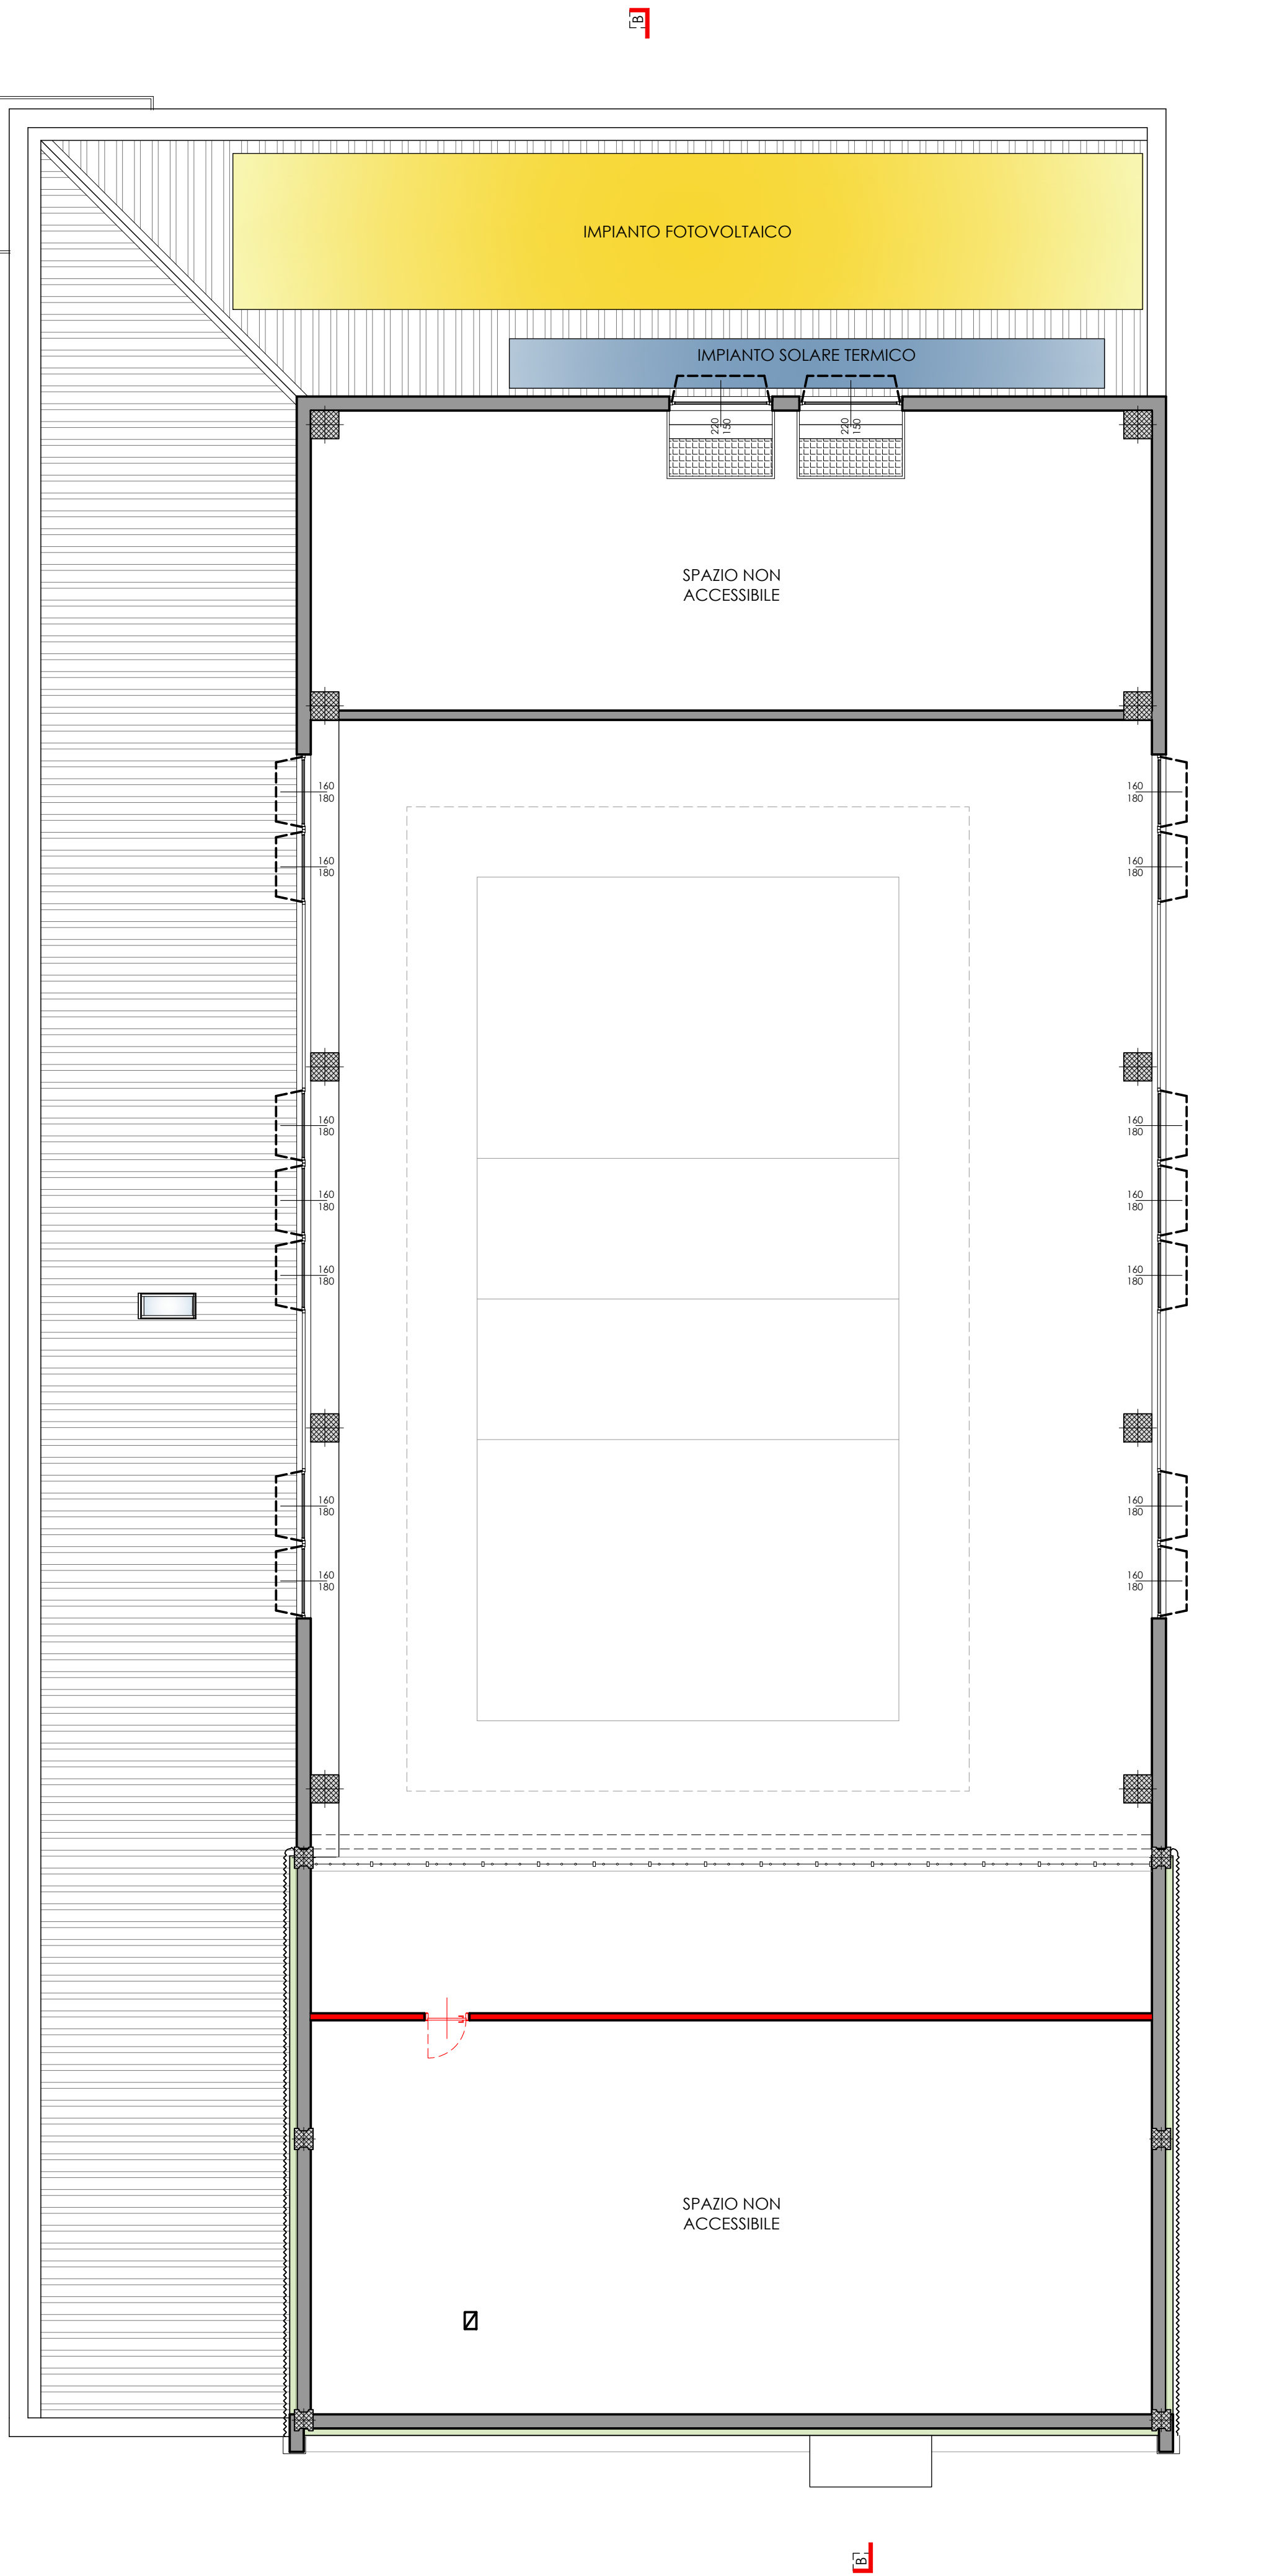

Pianta a QUOTA +5,00m



PROGETTO DI RIQUALIFICAZIONE DELL'EDIFICIO "EX BOCCIODROMO" COMUNALE

Completamento della riqualificazione degli impianti sportivi comunali, mediante ristrutturazione del bocciodromo comunale con trasformazione in palestra polifunzionale ed efficientamento energetico della struttura

PERIZIA DI VARIANTE E SUPPLETTIVA

Committente

Comune di Lagnasco
Piazza Umberto I n.2 - 12030 - Lagnasco (CN)

Indirizzo del cantiere

Lagnasco (CN)
Via Luigi Dalmazzo s.n.

Progettisti



Coordinamento Generale Progetto
Progetto Architettonico
Coordinamento Sicurezza (CSP e CSE)
Direzione Lavori
Arch. Alessandro MELLANO
Corso Nizza n.42 - 12100 - Cuneo



Progetto Impianti Meccanici
Ing. Massimo GHIBAUDO
EQ INGEGNERIA
Via Dronero n.13/a - 12022 - Busca (CN)



Progetto Impianti Elettrici e Speciali
P.I. Flavia Michele GIOLITTI
Via Europa n.7 - 12039 - Verzuolo (CN)



Progetto Strutturale
Ing. Roberto ACCASTELLI
Studio Tecnico Associato NOV.AC
Via Cuneo n.21 - 12033 - Moretta (CN)

Tavola n.

71

Elaborato

Piante - COMPARAZIONE
scala 1:100

Data

settembre 2024

LEGENDA

 DEMOLIZIONI E SCAVI

 NUOVE COSTRUZIONI E RINTERRI

Pianta a QUOTA +7,00m

Pianta COPERTURA



0 2 4
scala 1:100 metri



PROGETTO DI RIQUALIFICAZIONE
DELL'EDIFICIO "EX BOCCIODROMO"
COMUNALE

*Completamento della riqualificazione degli
impianti sportivi comunali, mediante
ristrutturazione del bocciodromo comunale con
trasformazione in palestra polifunzionale ed
efficientamento energetico della struttura*

Committente

Comune di Lagnasco
Piazza Umberto I n.2 - 12030 - Lagnasco (CN)

Indirizzo del cantiere

Lagnasco (CN)
Via Luigi Dalmazzo s.n.

Progettisti



Coordinamento Generale Progetto
Progetto Architettonico
Coordinamento Sicurezza (CSP e CSE)
Direzione Lavori
Arch. Alessandro MELLANO
Corso Nizza n.42 - 12100 - Cuneo



Progetto Impianti Meccanici
Ing. Massimo GHIBAUDO
EQ INGEGNERIA
Via Dronero n.13/a - 12022 - Busca (CN)



Progetto Impianti Elettrici e Speciali
P.I. Flavia Michele GIOLITTI
Via Europa n.7 - 12039 - Verzuolo (CN)



Progetto Strutturale
Ing. Roberto ACCASTELLI
Studio Tecnico Associato NOV.AC
Via Cuneo n.21 - 12033 - Moretta (CN)

Tavola n.

7m


Elaborato

Prospetti- COMPARAZIONE
scala 1:100


Data

settembre 2024


LEGENDA

DEMOLIZIONI E SCAVI


NUOVE COSTRUZIONI E RINTERRI

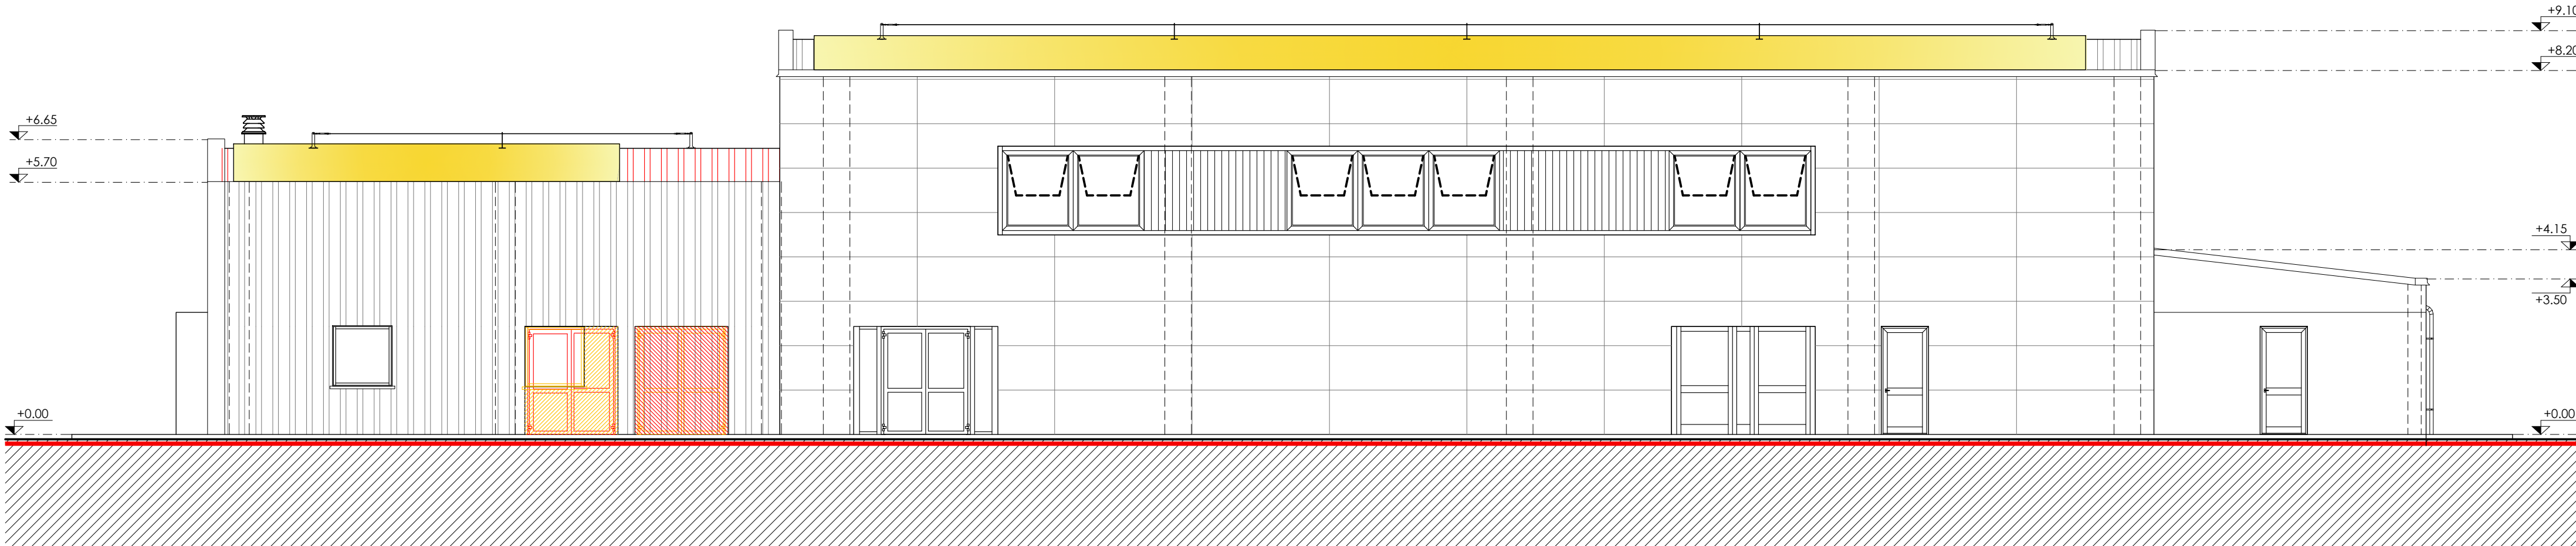


Prospetto OVEST

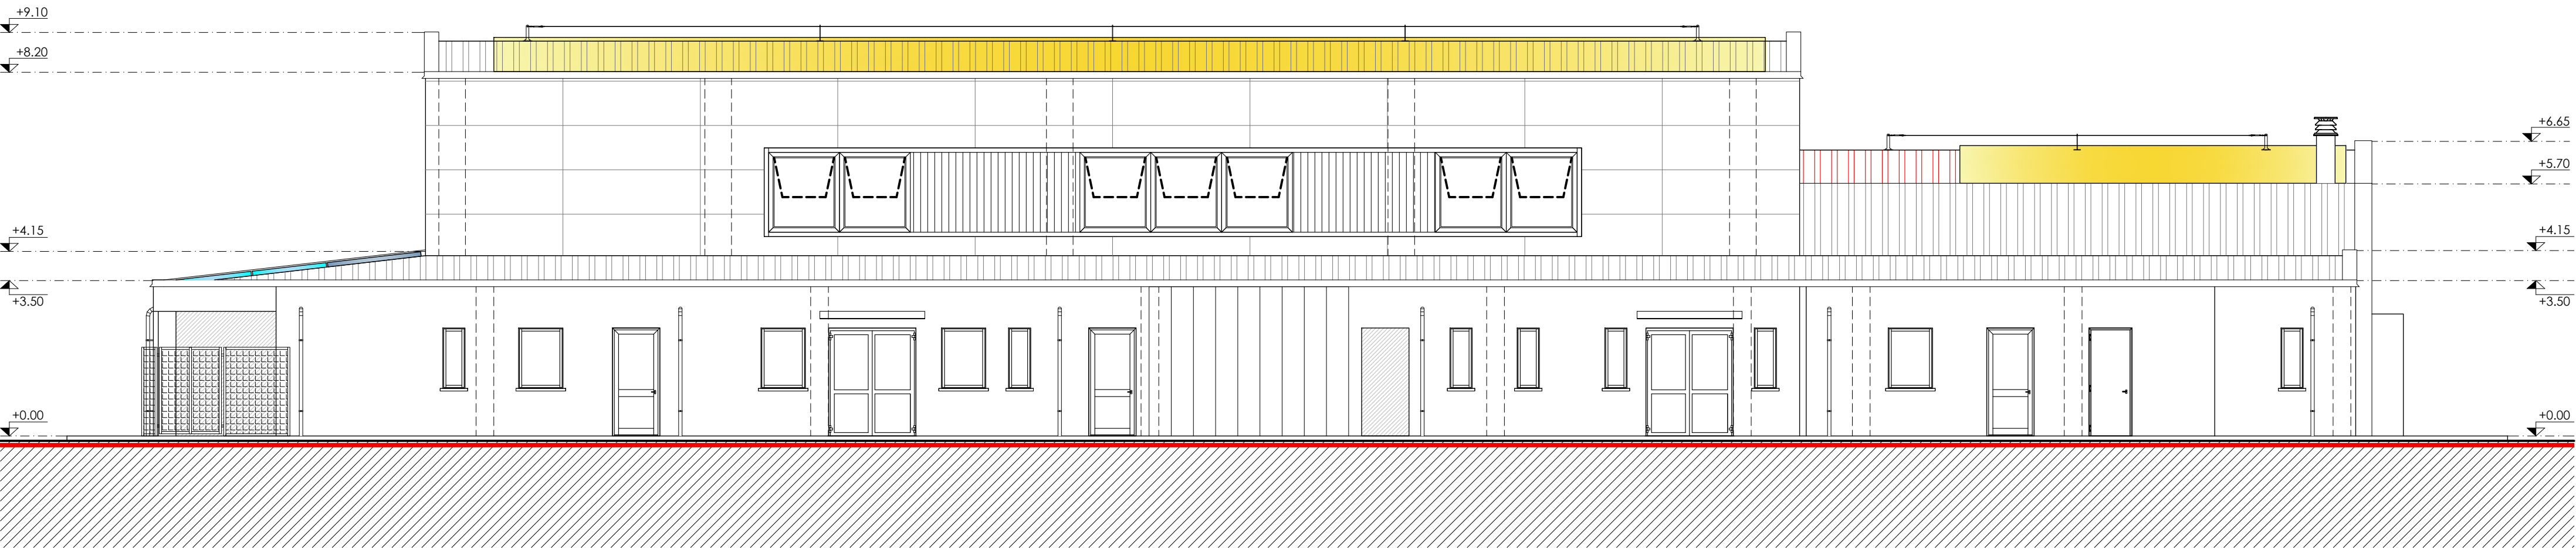

Prospetto EST

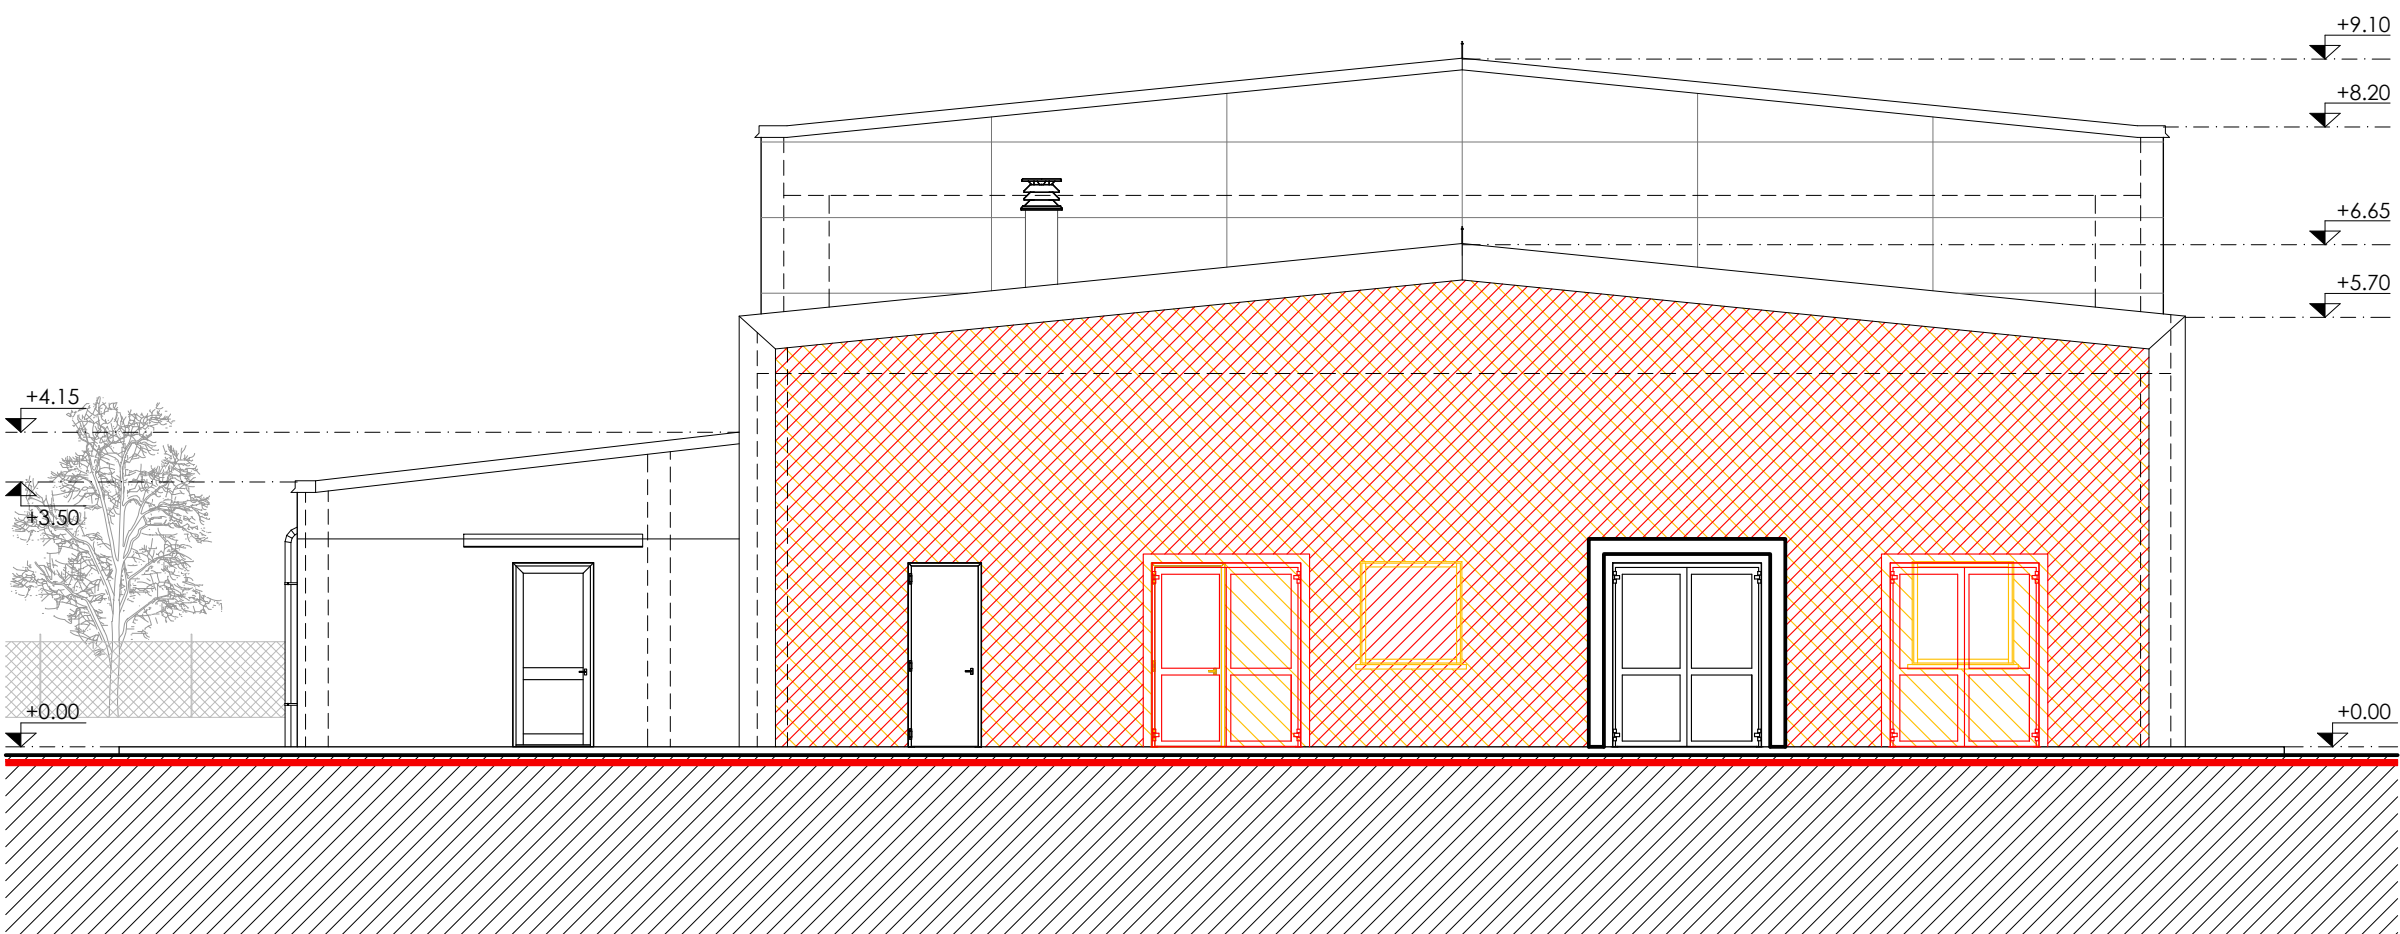

Prospetto NORD

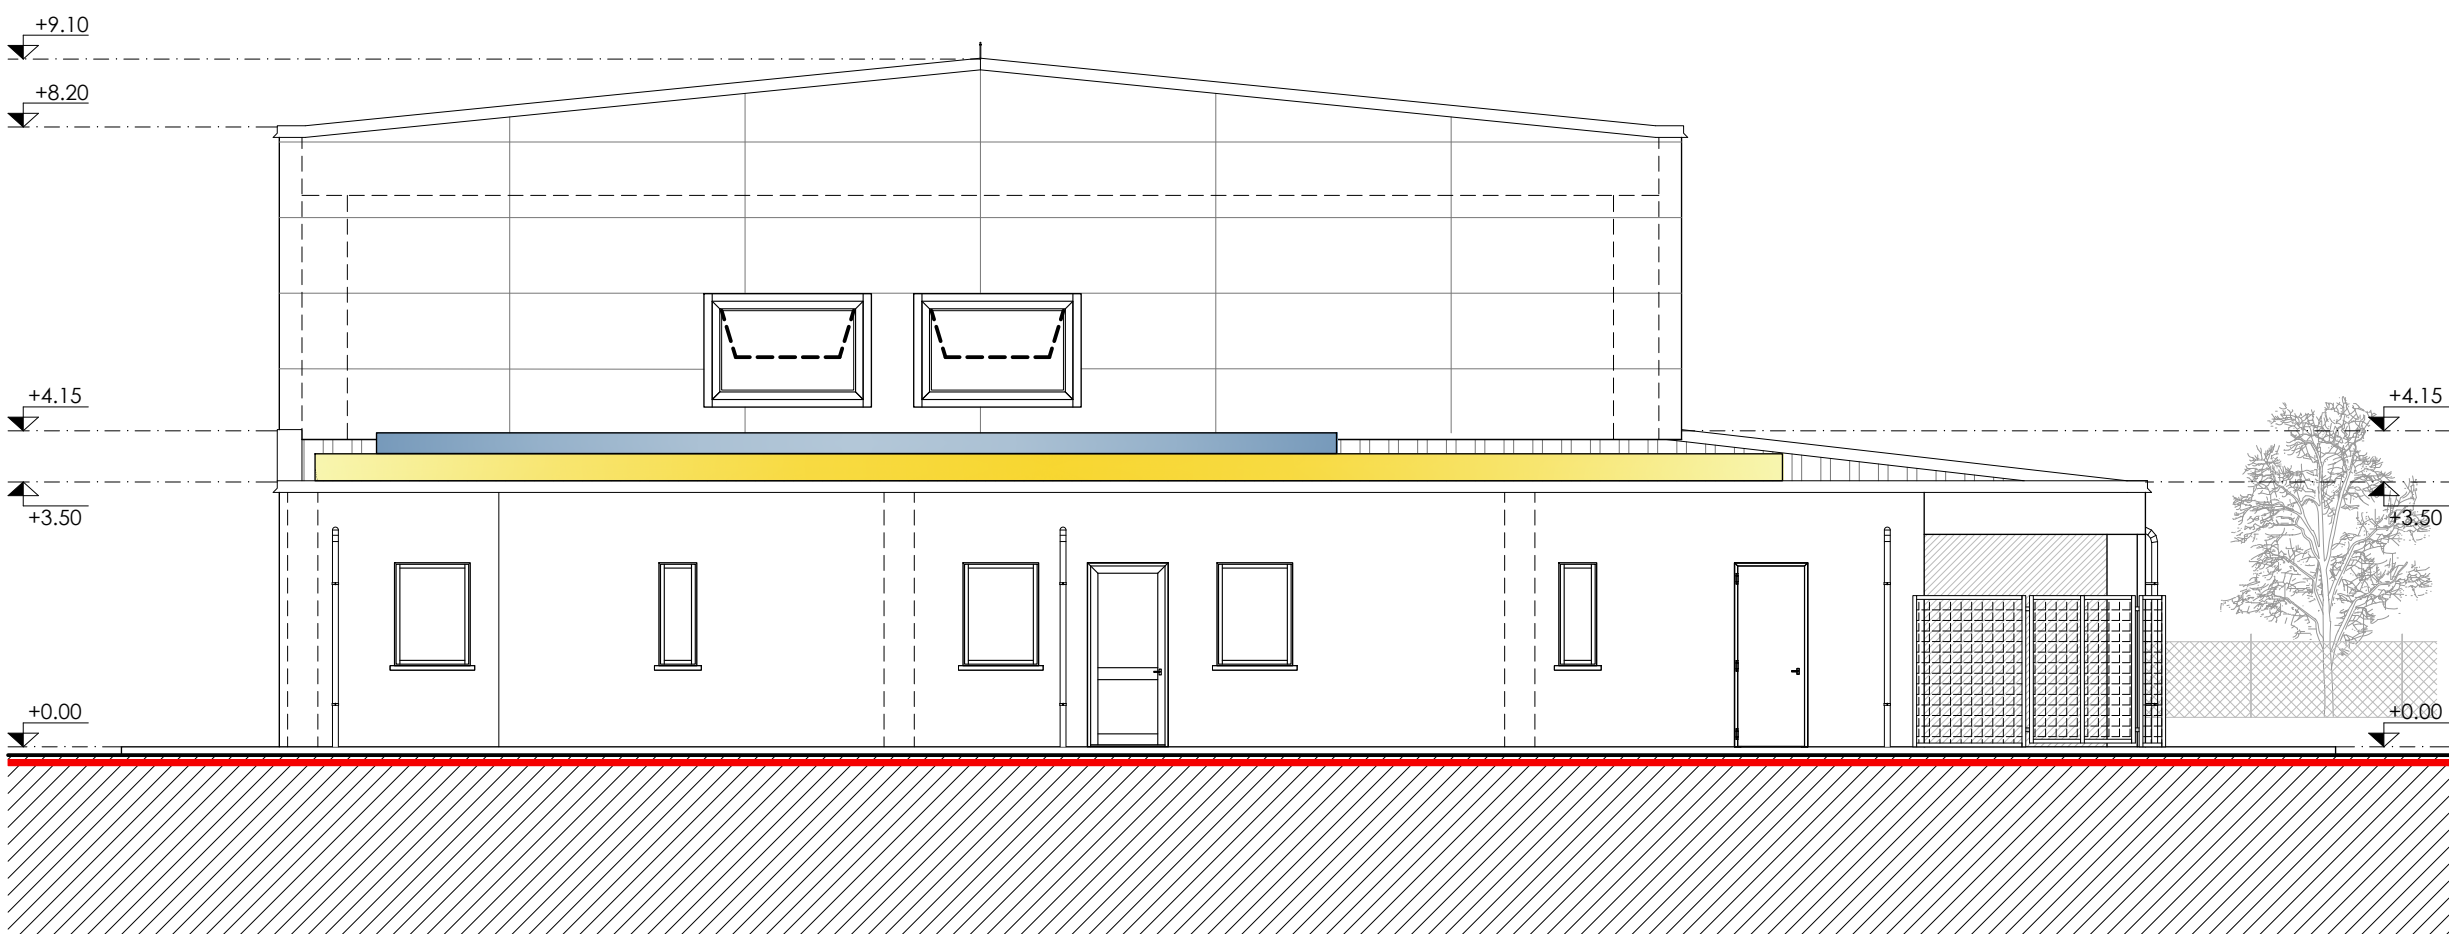

Prospetto SUD



PROGETTO DI RIQUALIFICAZIONE
DELL'EDIFICIO "EX BOCCIODROMO"
COMUNALE

*Completamento della riqualificazione degli
impianti sportivi comunali, mediante
ristrutturazione del bocciodromo comunale con
trasformazione in palestra polifunzionale ed
efficientamento energetico della struttura*

Committente

Indirizzo del cantiere

Progettisti

Tavola n.

Elaborato

Data

Comune di Lagnasco
Piazza Umberto I n.2 - 12030 - Lagnasco (CN)

Lagnasco (CN)
Via Luigi Dalmazzo s.n.



Coordinamento Generale Progetto
Progetto Architettonico
Coordinamento Sicurezza (CSP e CSE)
Direzione Lavori
Arch. Alessandro MELLANO
Corso Nizza n.42 - 12100 - Cuneo



Progetto Impianti Meccanici
Ing. Massimo GHIBAUDO
EQ INGEGNERIA
Via Dronero n.13/a - 12022 - Busca (CN)



Progetto Impianti Elettrici e Speciali
P.I. Flavio Michele GIOLITTI
Via Europa n.7 - 12039 - Verzuolo (CN)




Progetto Strutturale
Ing. Roberto ACCASTELLI
Studio Tecnico Associato NOV.AC
Via Cuneo n.21 - 12033 - Moretta (CN)

7n


Sezioni - COMPARAZIONE
scala 1:100

settembre 2024


LEGENDA



 
DEMOLIZIONI E SCAVI




NUOVE COSTRUZIONI E RINTERRI

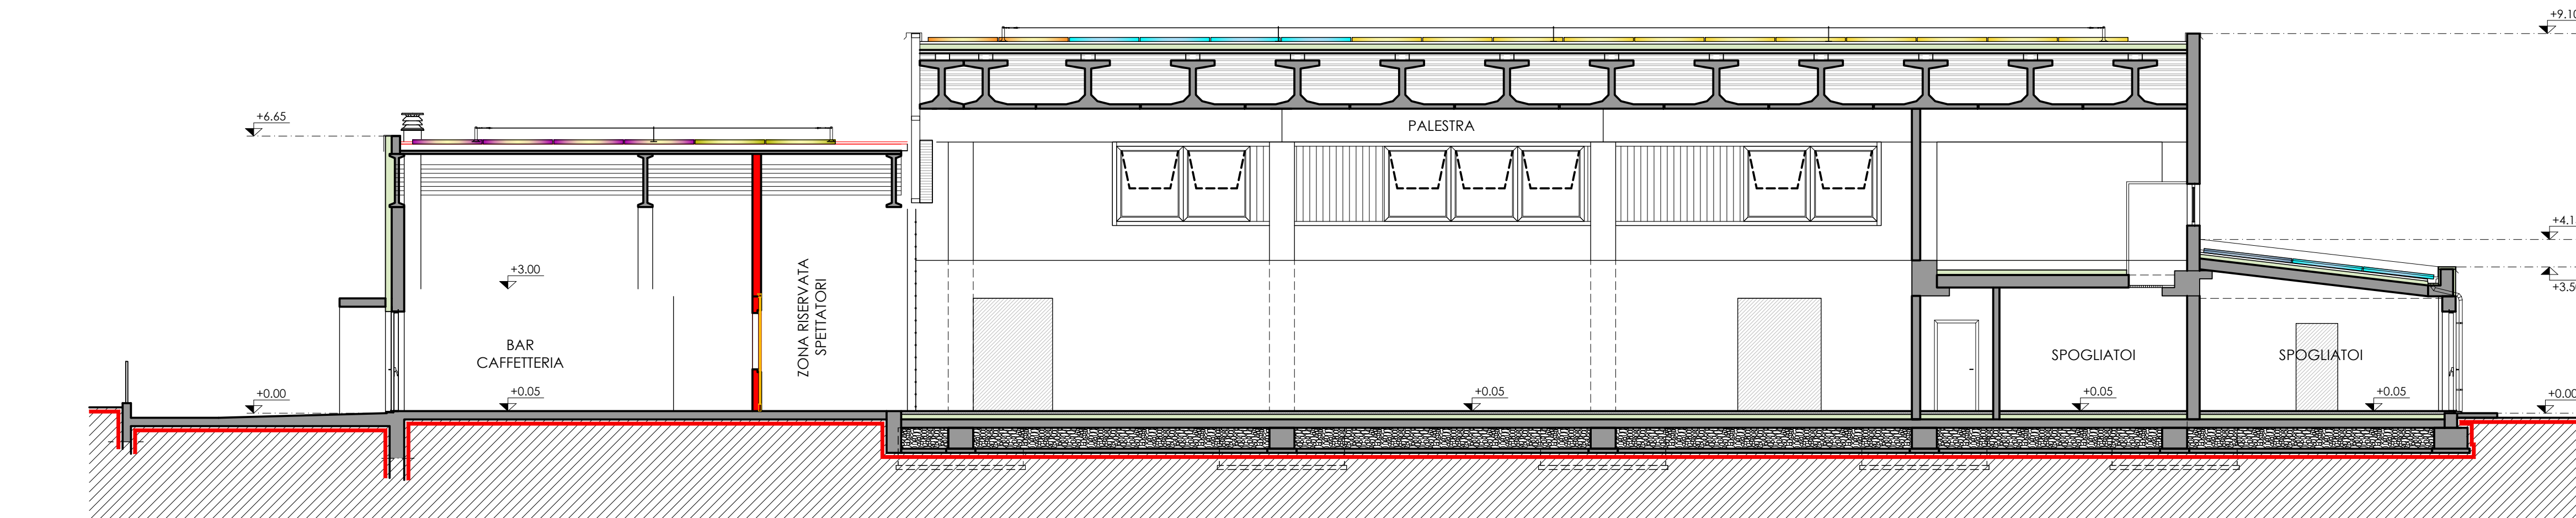


Sezione LONGITUDINALE B/B

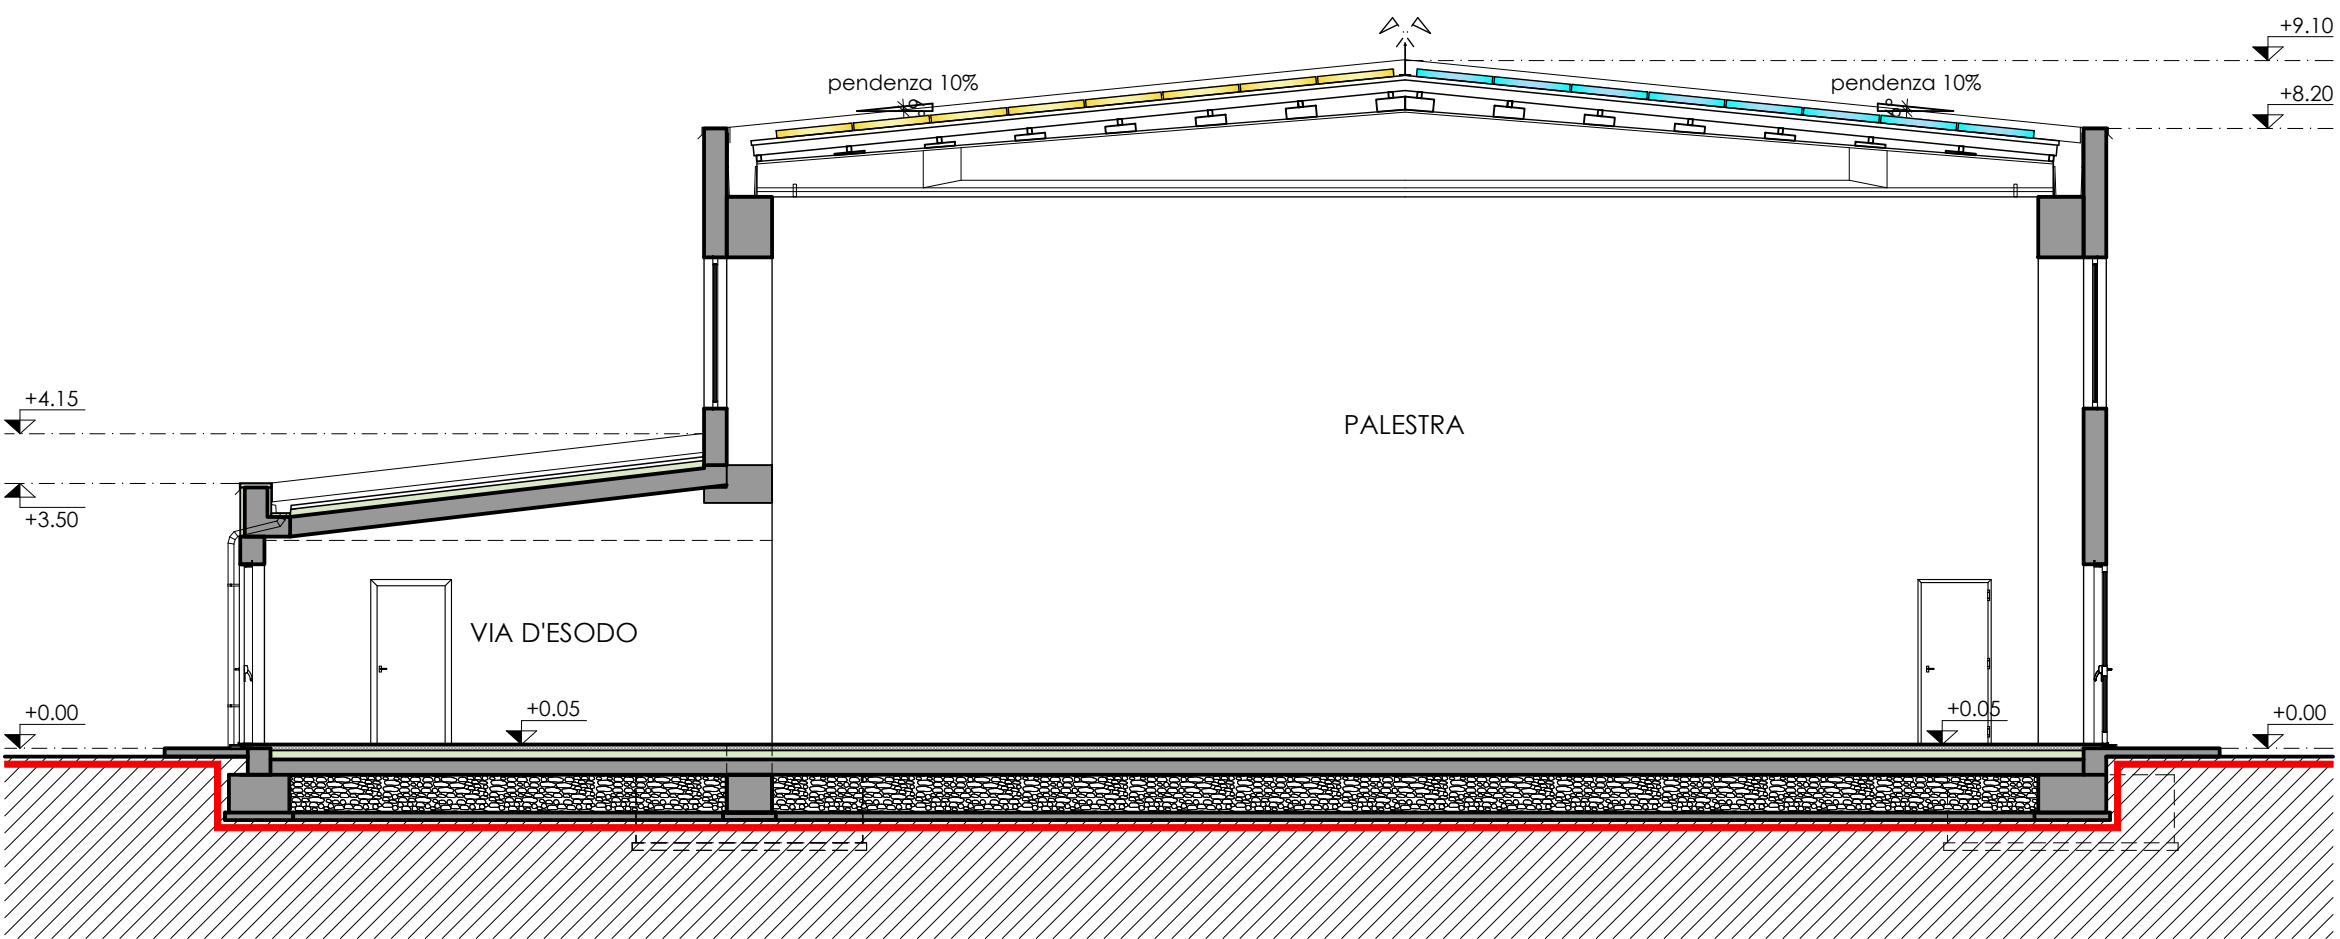

Sezione TRASVERSALE A/A

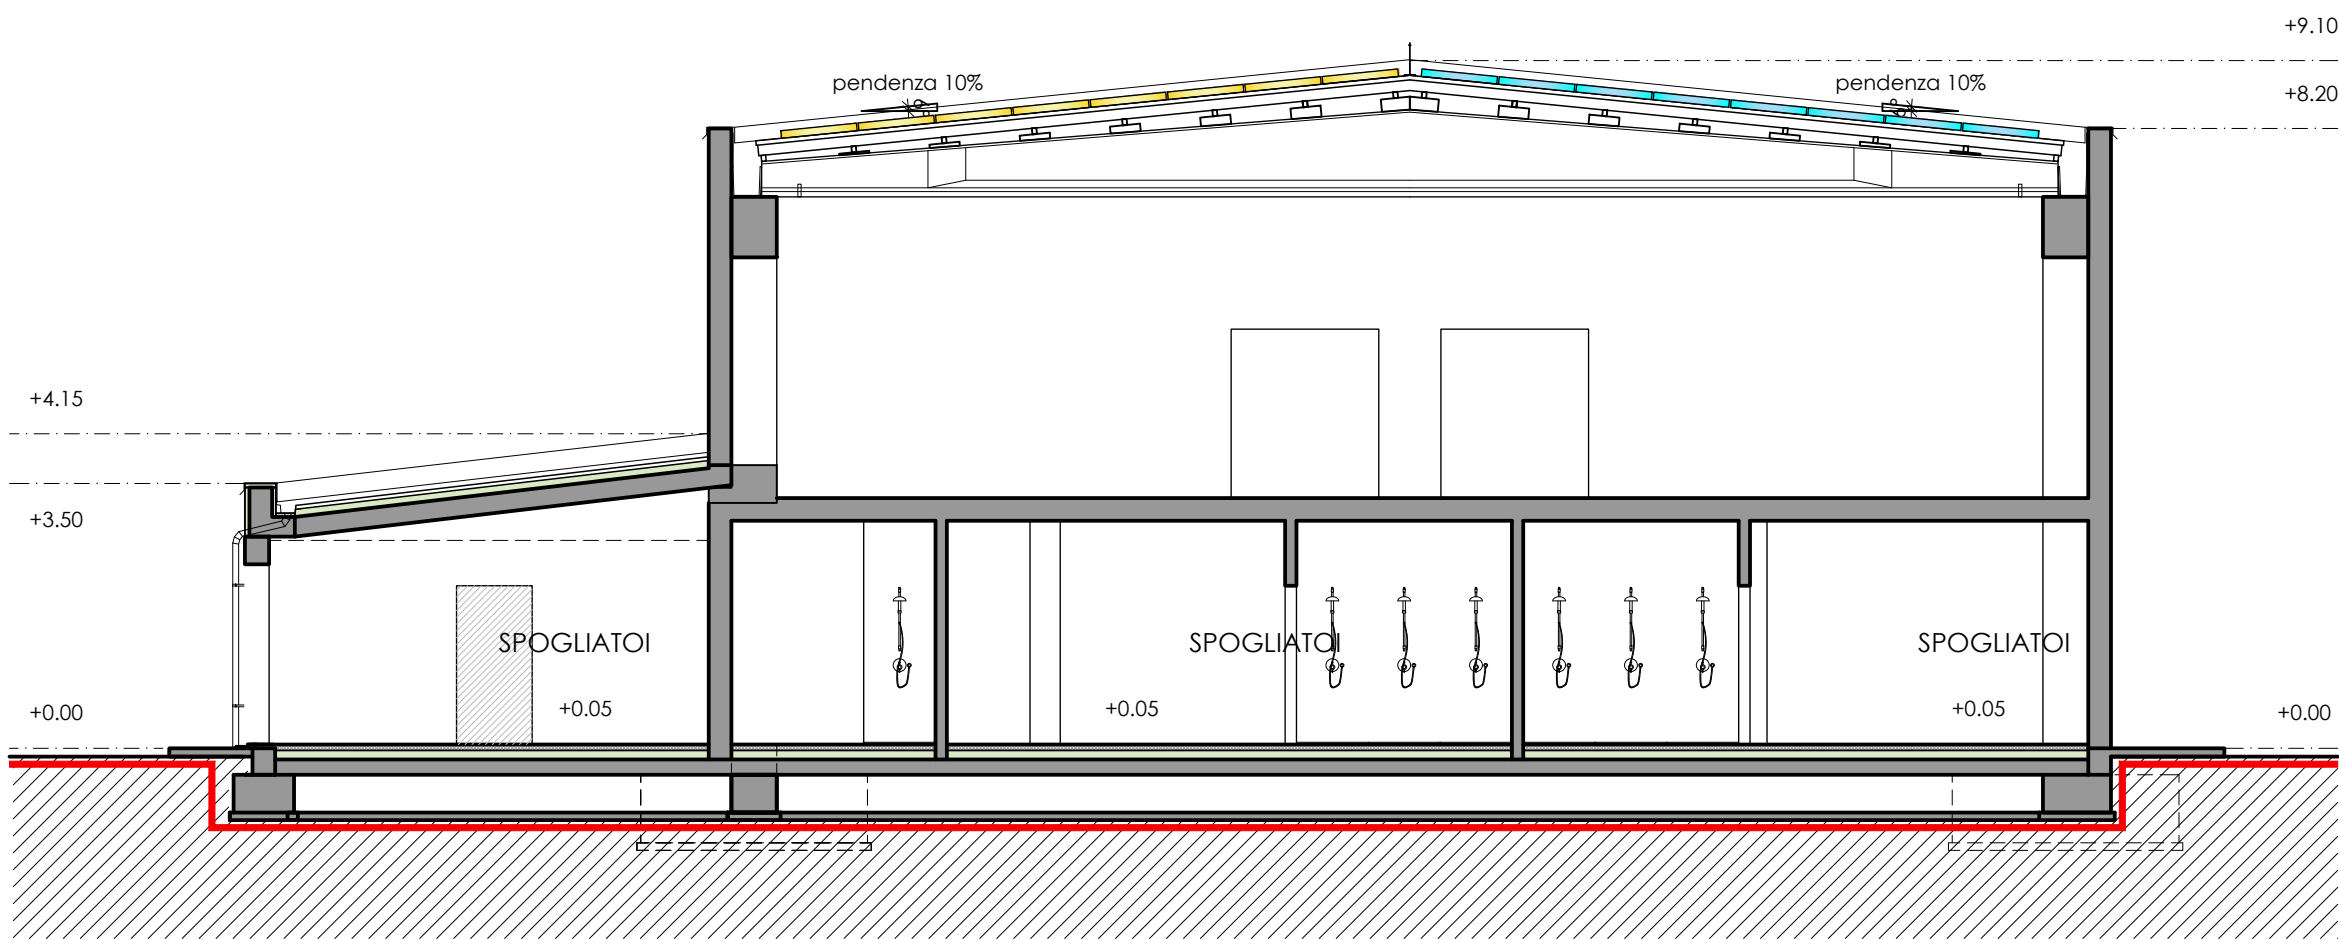

Sezione TRASVERSALE C/C

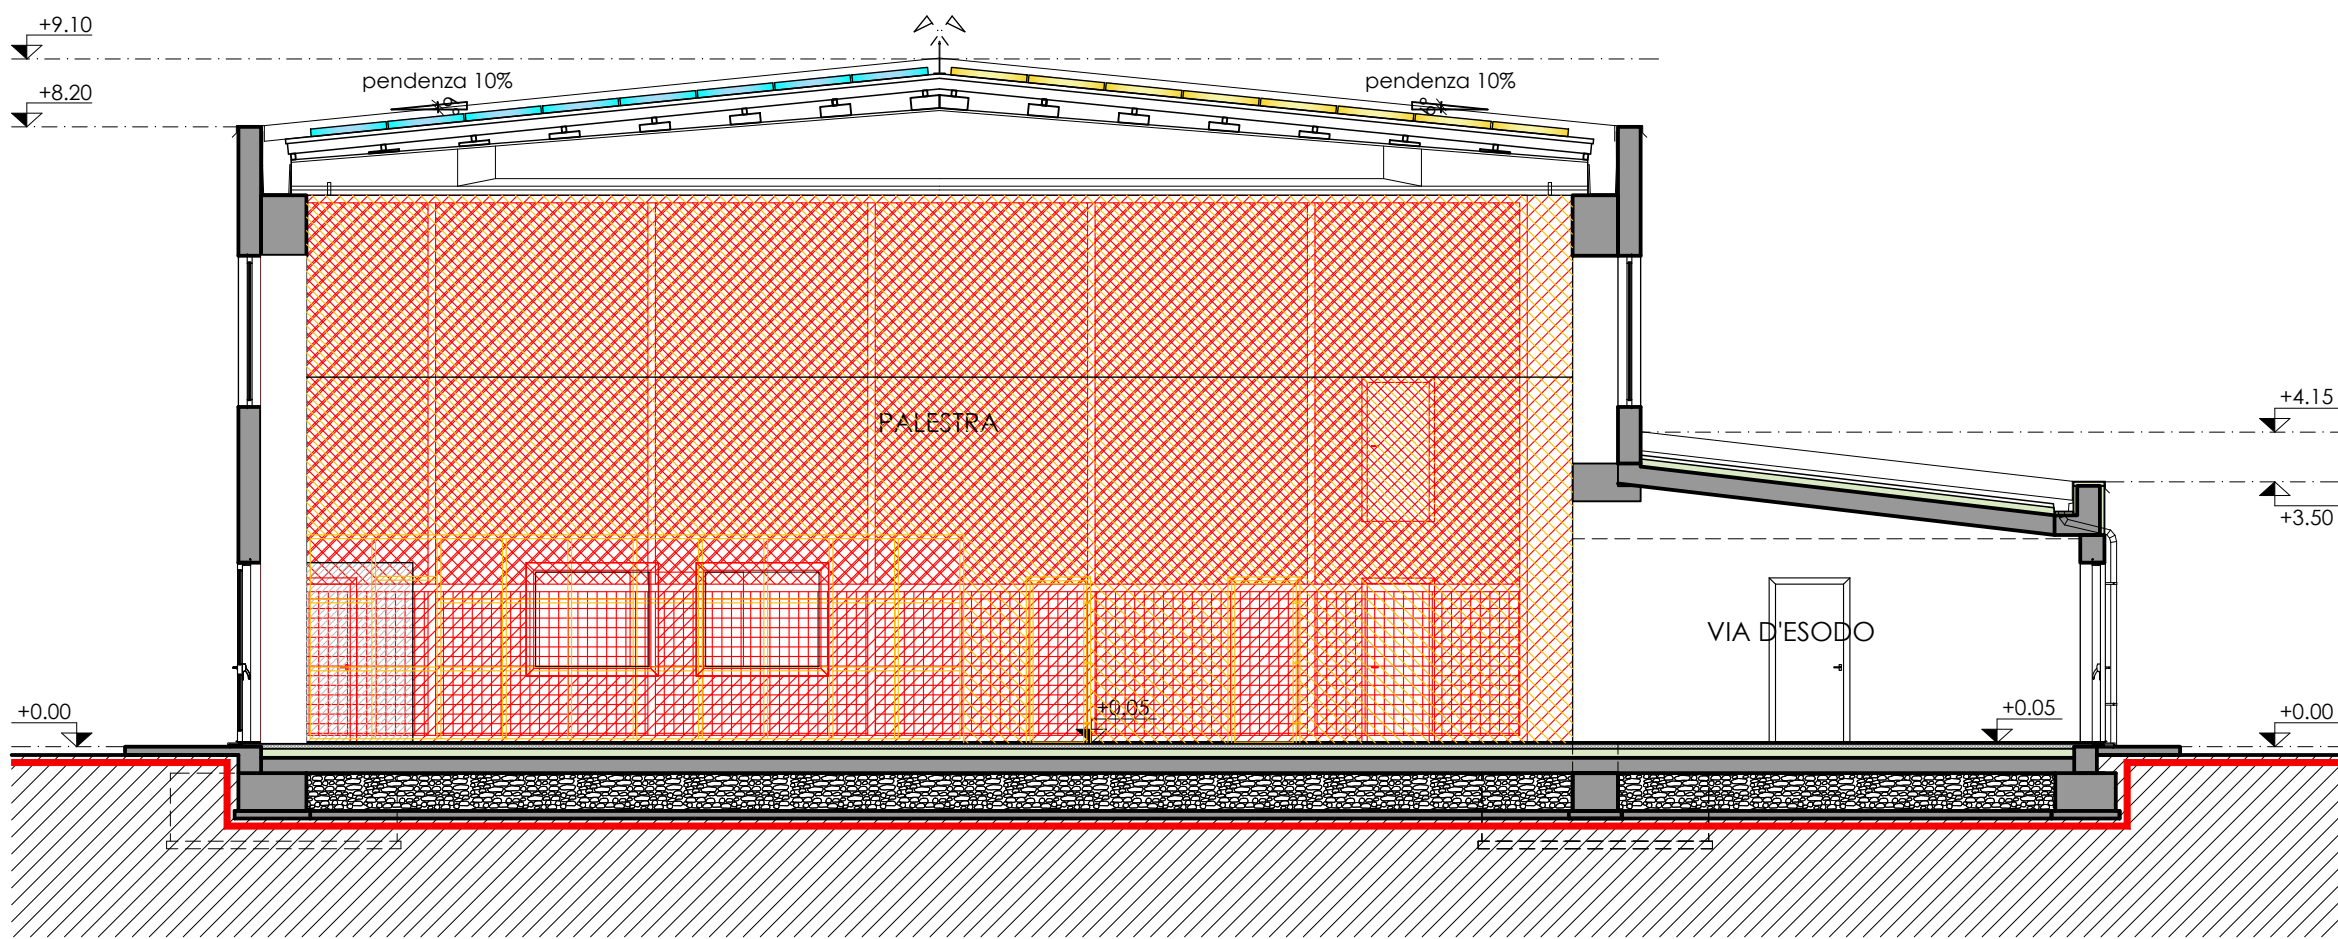

Sezione TRASVERSALE D/D